


西川原配水制御所上部平面図 S=1/50

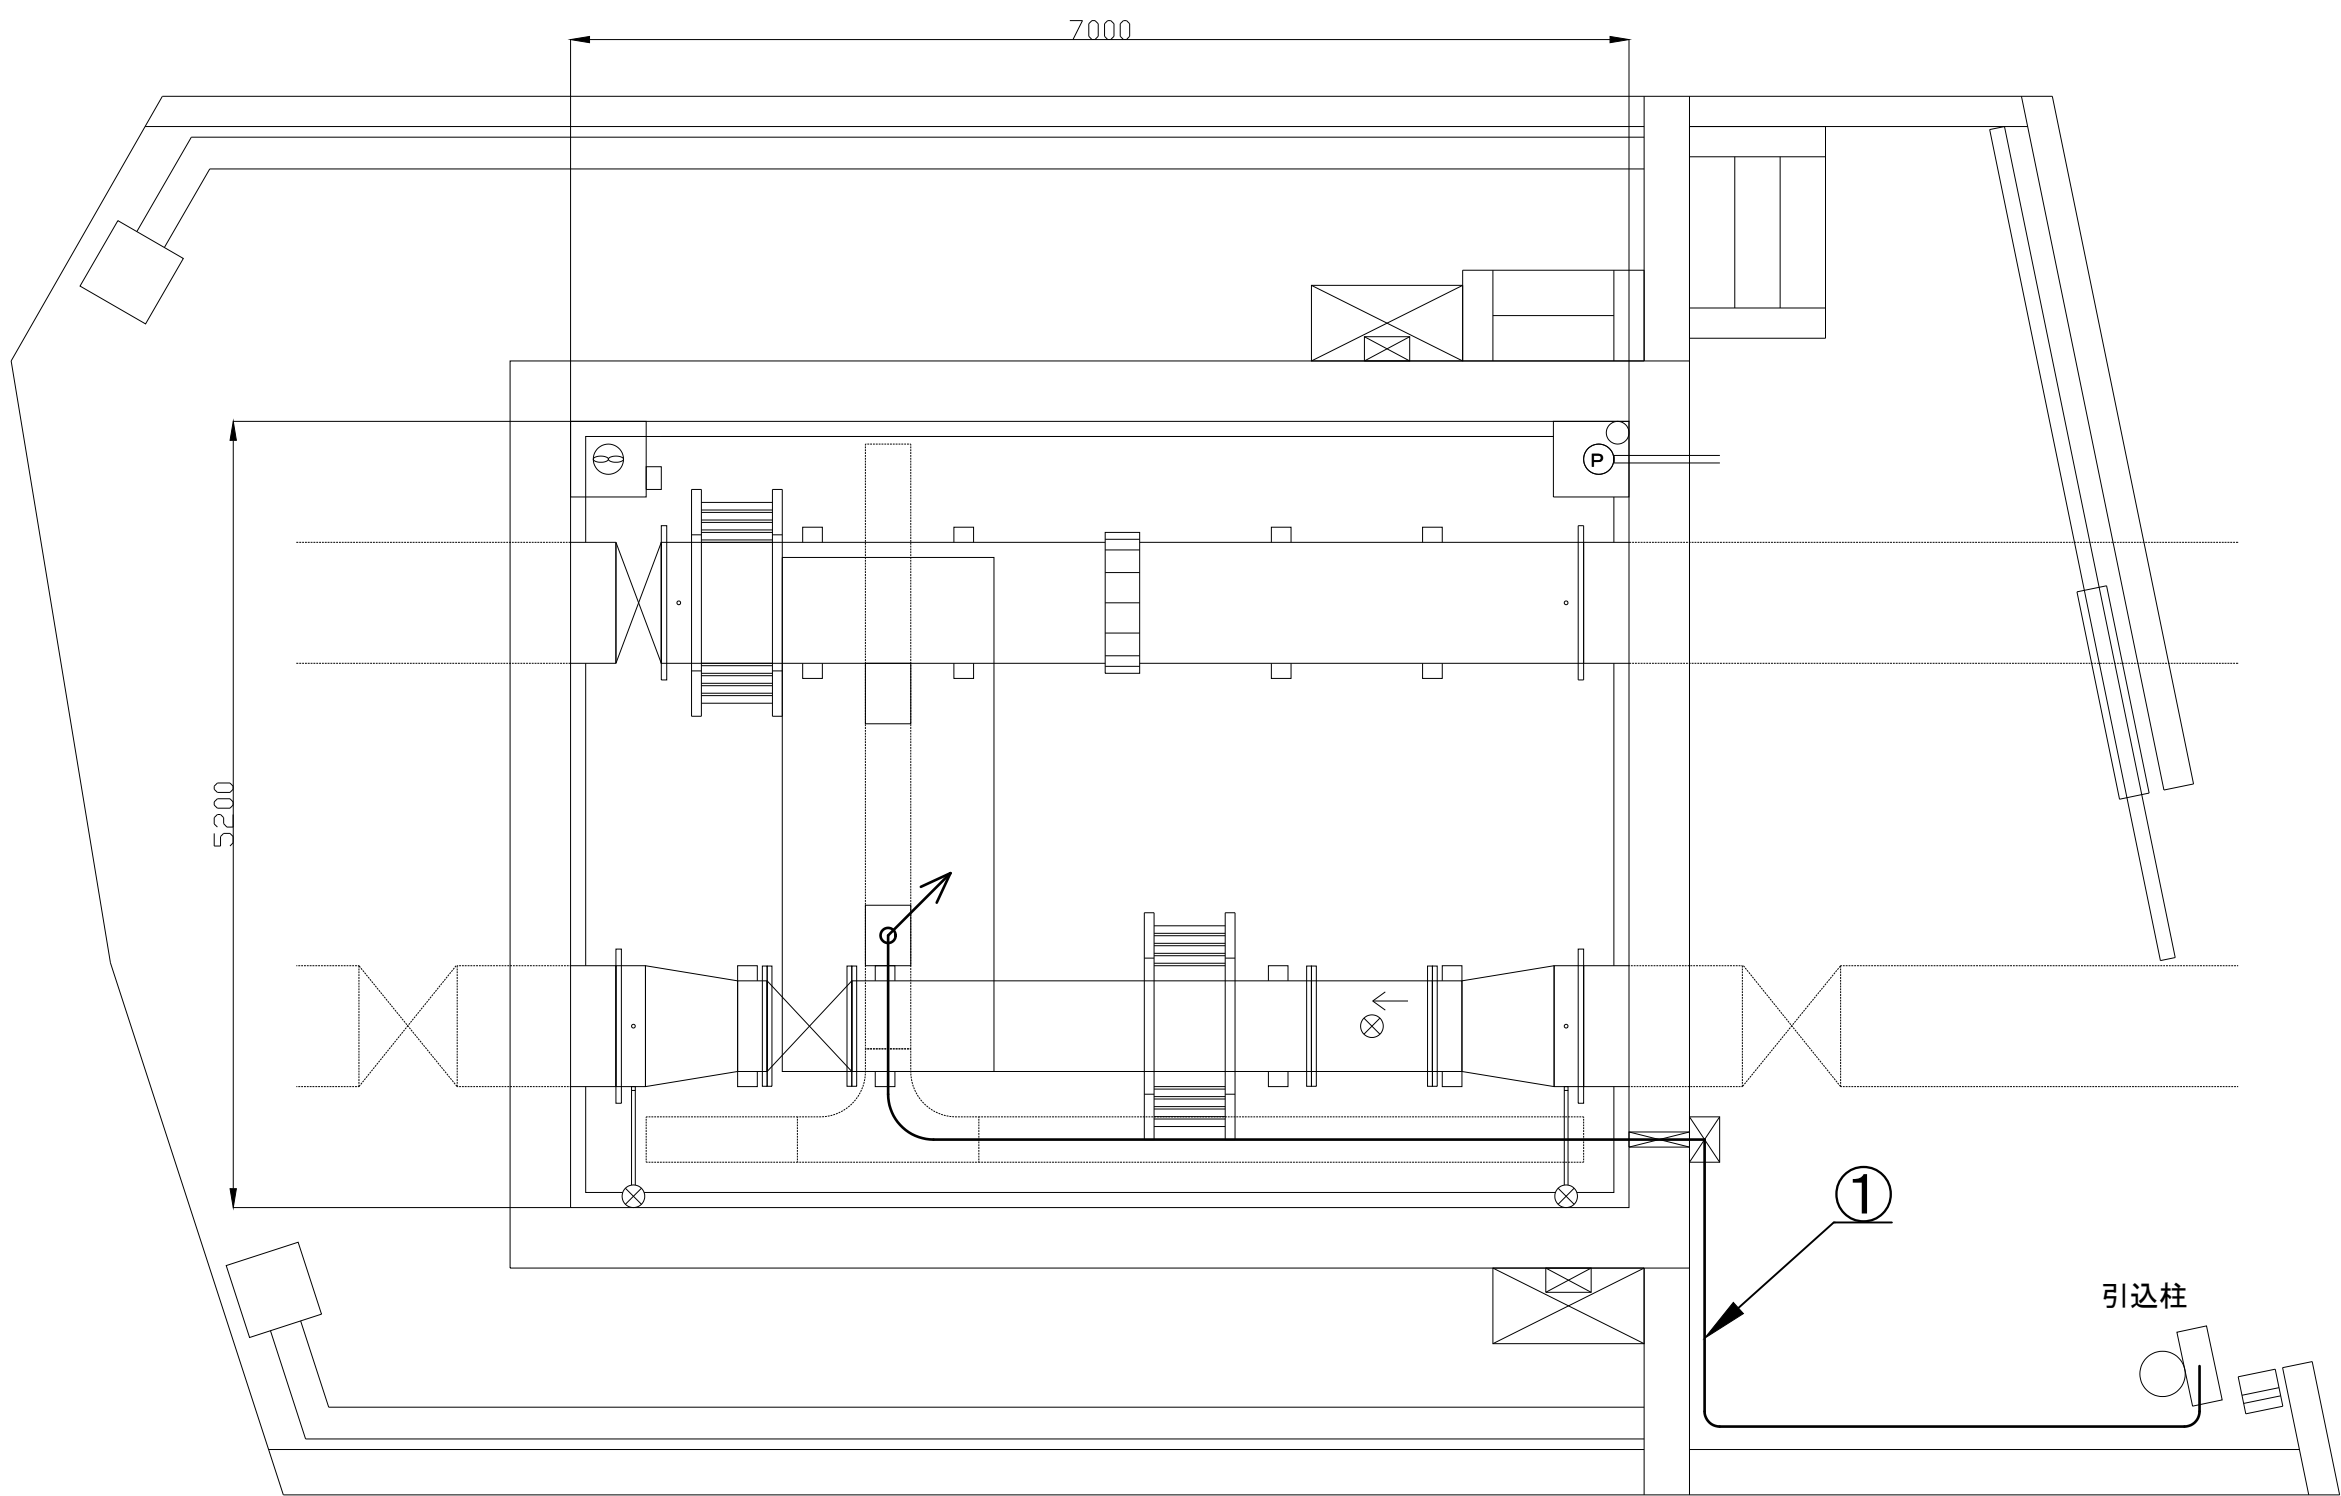

西川原配水制御所制御弁室平面図 S=1/50


番号	ケーブル種類	自	至	用途	電線管種
①	光ケーブル	引込柱	制御・計装盤	NTT通信線	G16, ラック

※①の光ケーブル布設はNTT西日本株施工



ケーブルリスト

注記
太線は施工箇所を示す

図名	NO. 1/8
	西川原配水制御所ほか盤内機器取替工事 西川原配水制御所平面図
	縮尺 1/50
岡山市水道局配水部施設整備課	

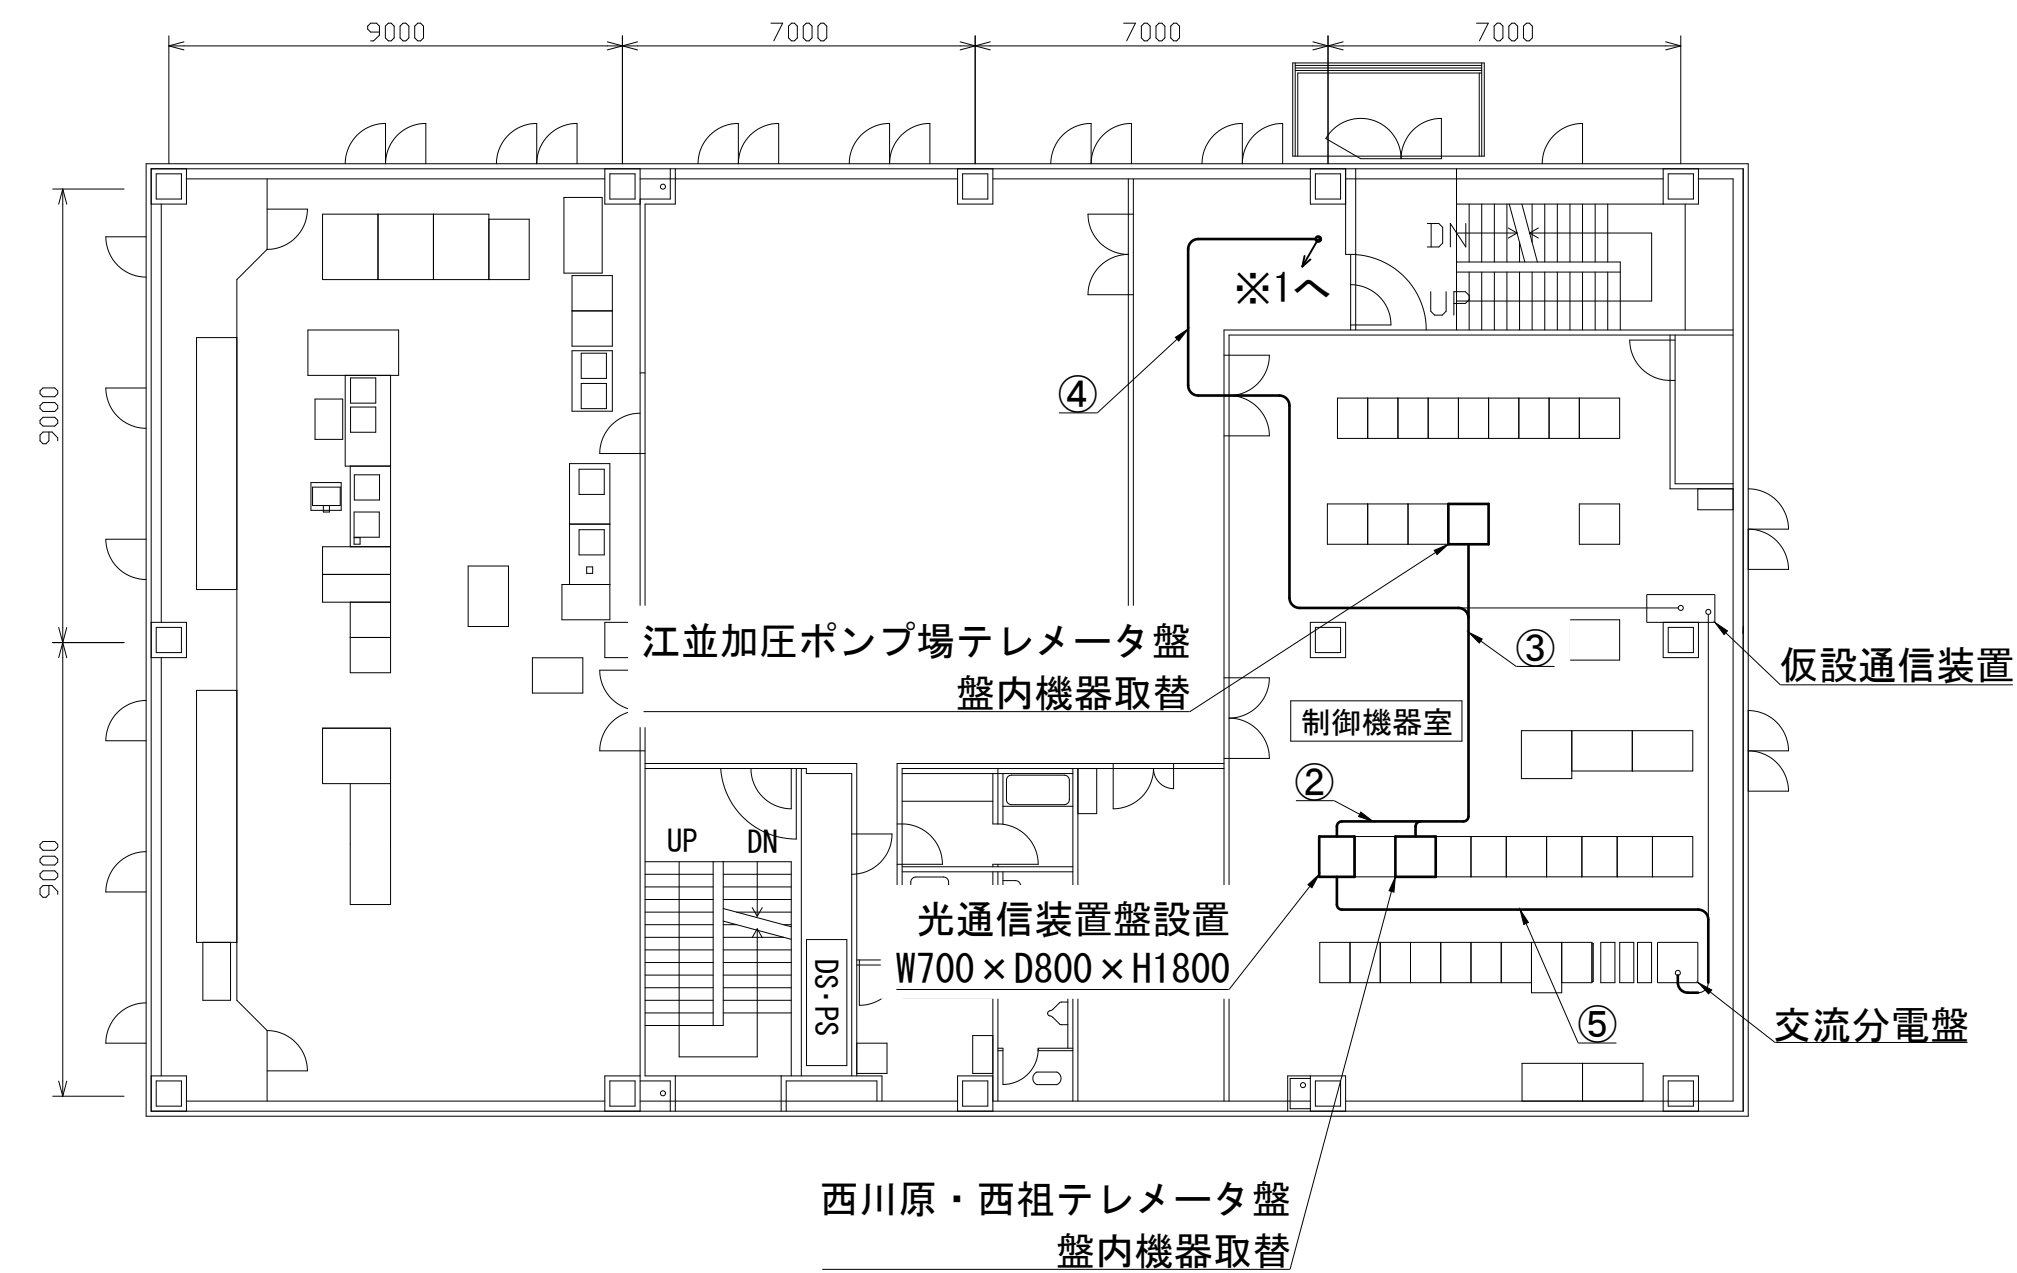


番号	ケーブル種類	自	至	用途	電線管種
②	EM-UTP-4P (カテゴリー5e)	光通信装置盤	西川原・西祖テレメータ盤	通信	ビット
③	EM-UTP-4P (カテゴリー5e)	光通信装置盤	江並・兼基テレメータ盤	通信	ビット
④	EM-UTP-4P (カテゴリー5e)	光通信装置盤	テレメータ一盤	旭東第5取水通信	ビット、ダクト
⑤	EM-EEF2.0mm-3C	交流分電盤	光通信装置盤	無停電電源	ビット

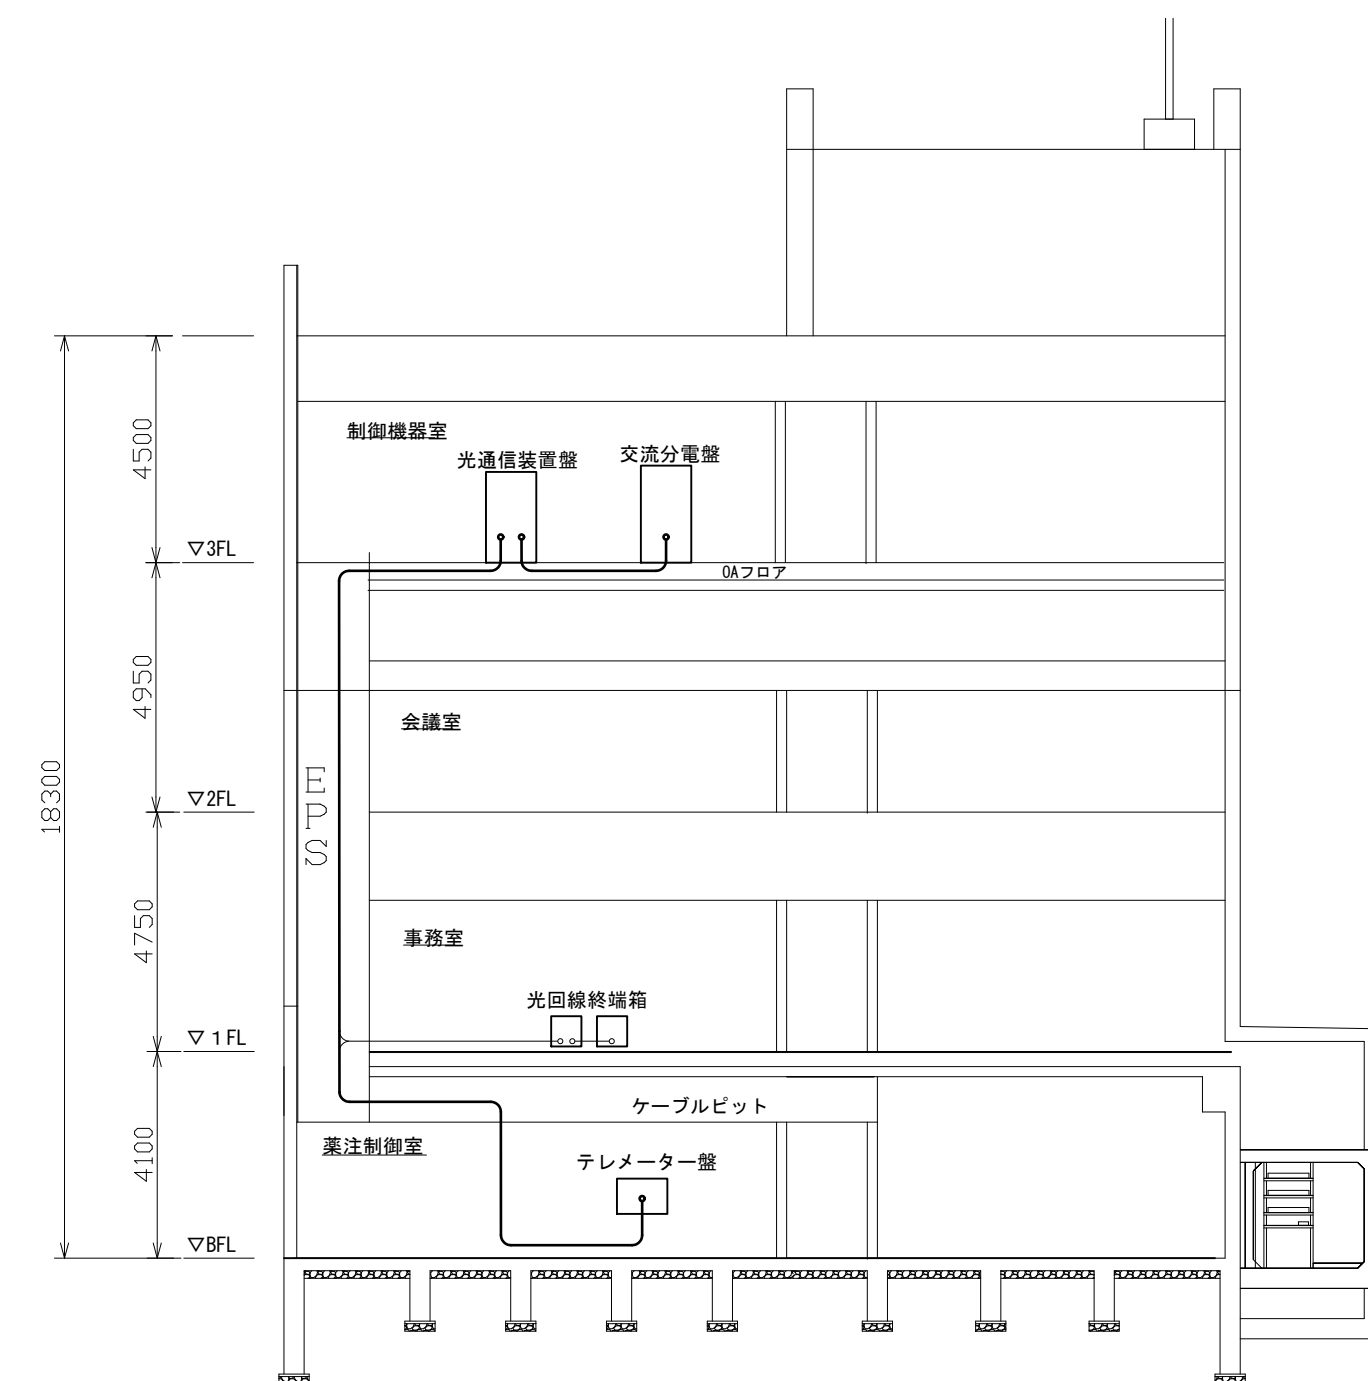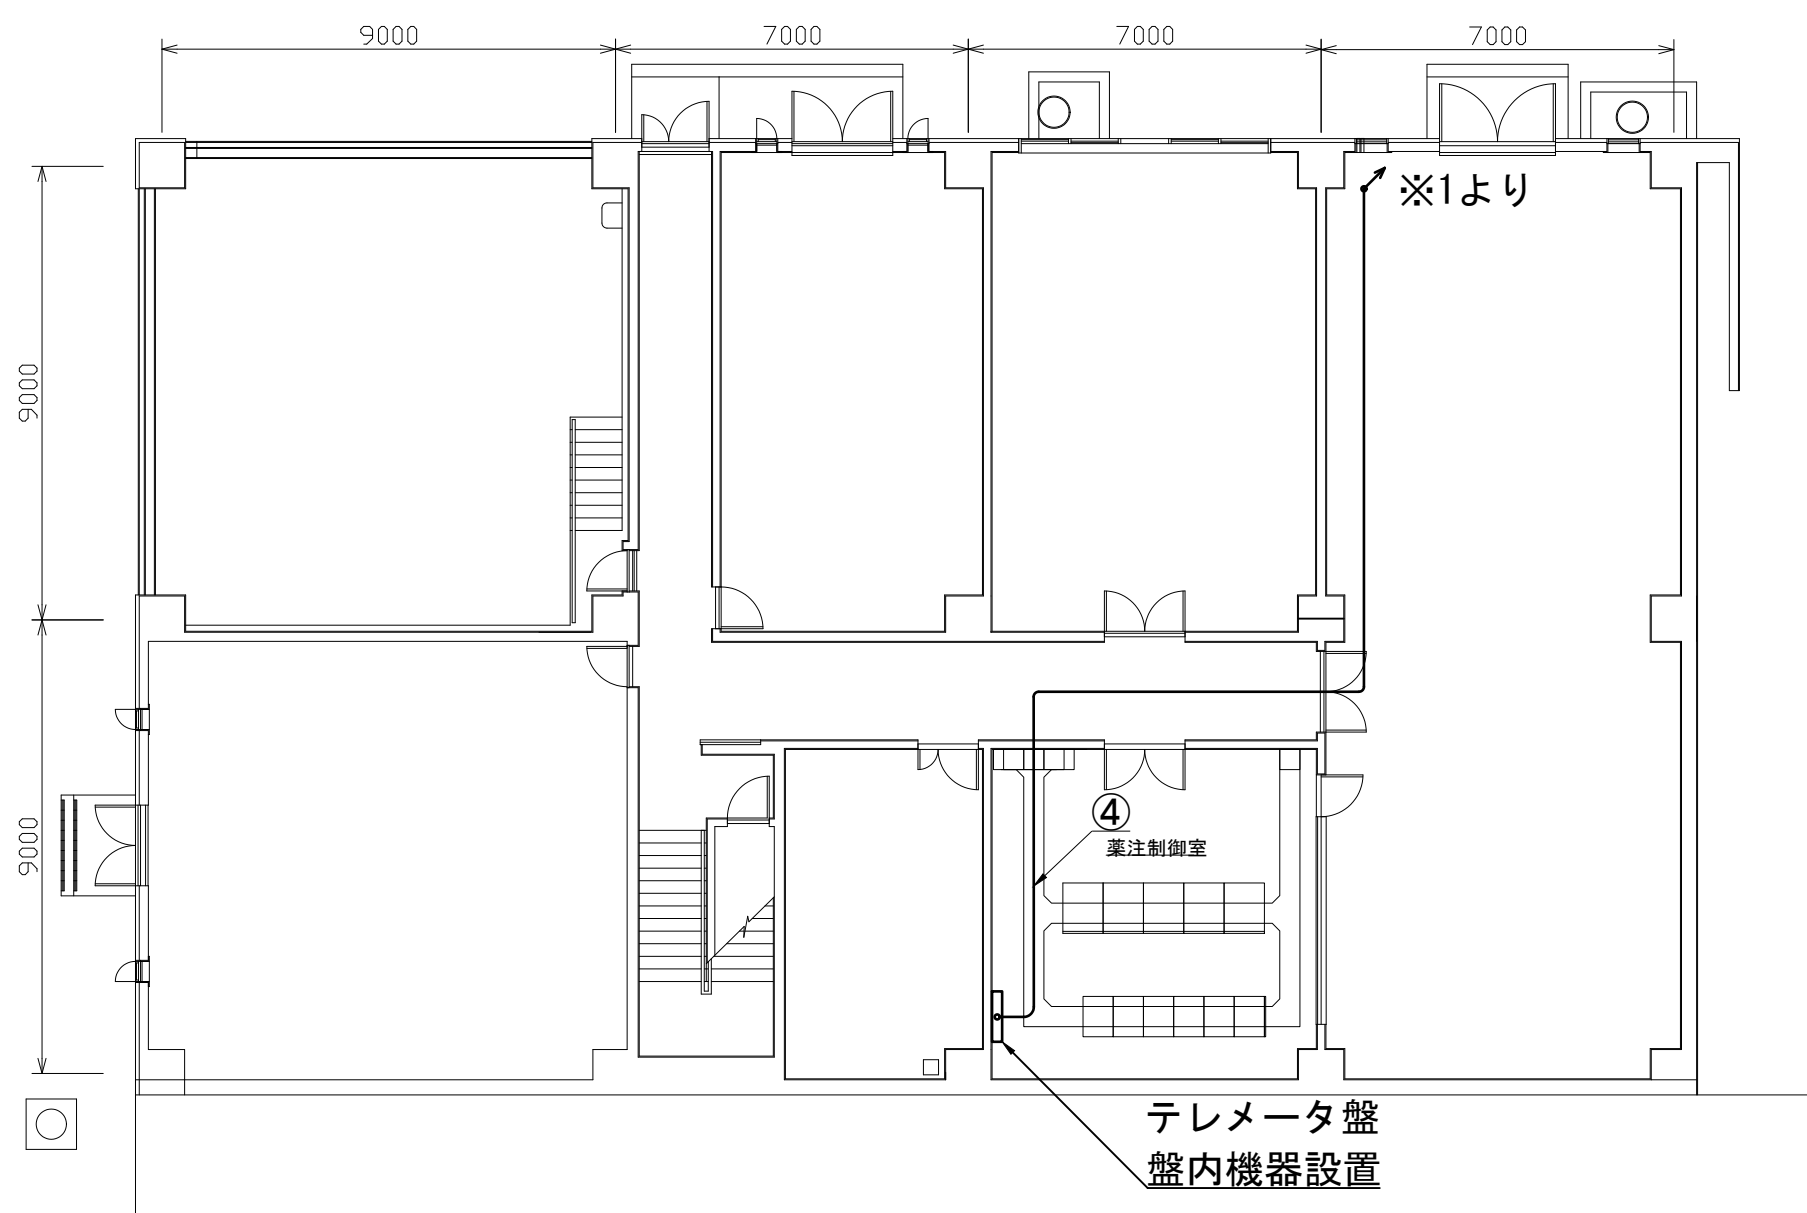


注記
太線は施工箇所を示す


図 名	NO. 2/8
	西川原配水制御所ほか盤内機器取替工事 旭東浄水場中央管理棟3階・地下1階平面図、 ケーブル布設断面図
	縮尺 1/150
岡山市水道局配水部施設整備課	

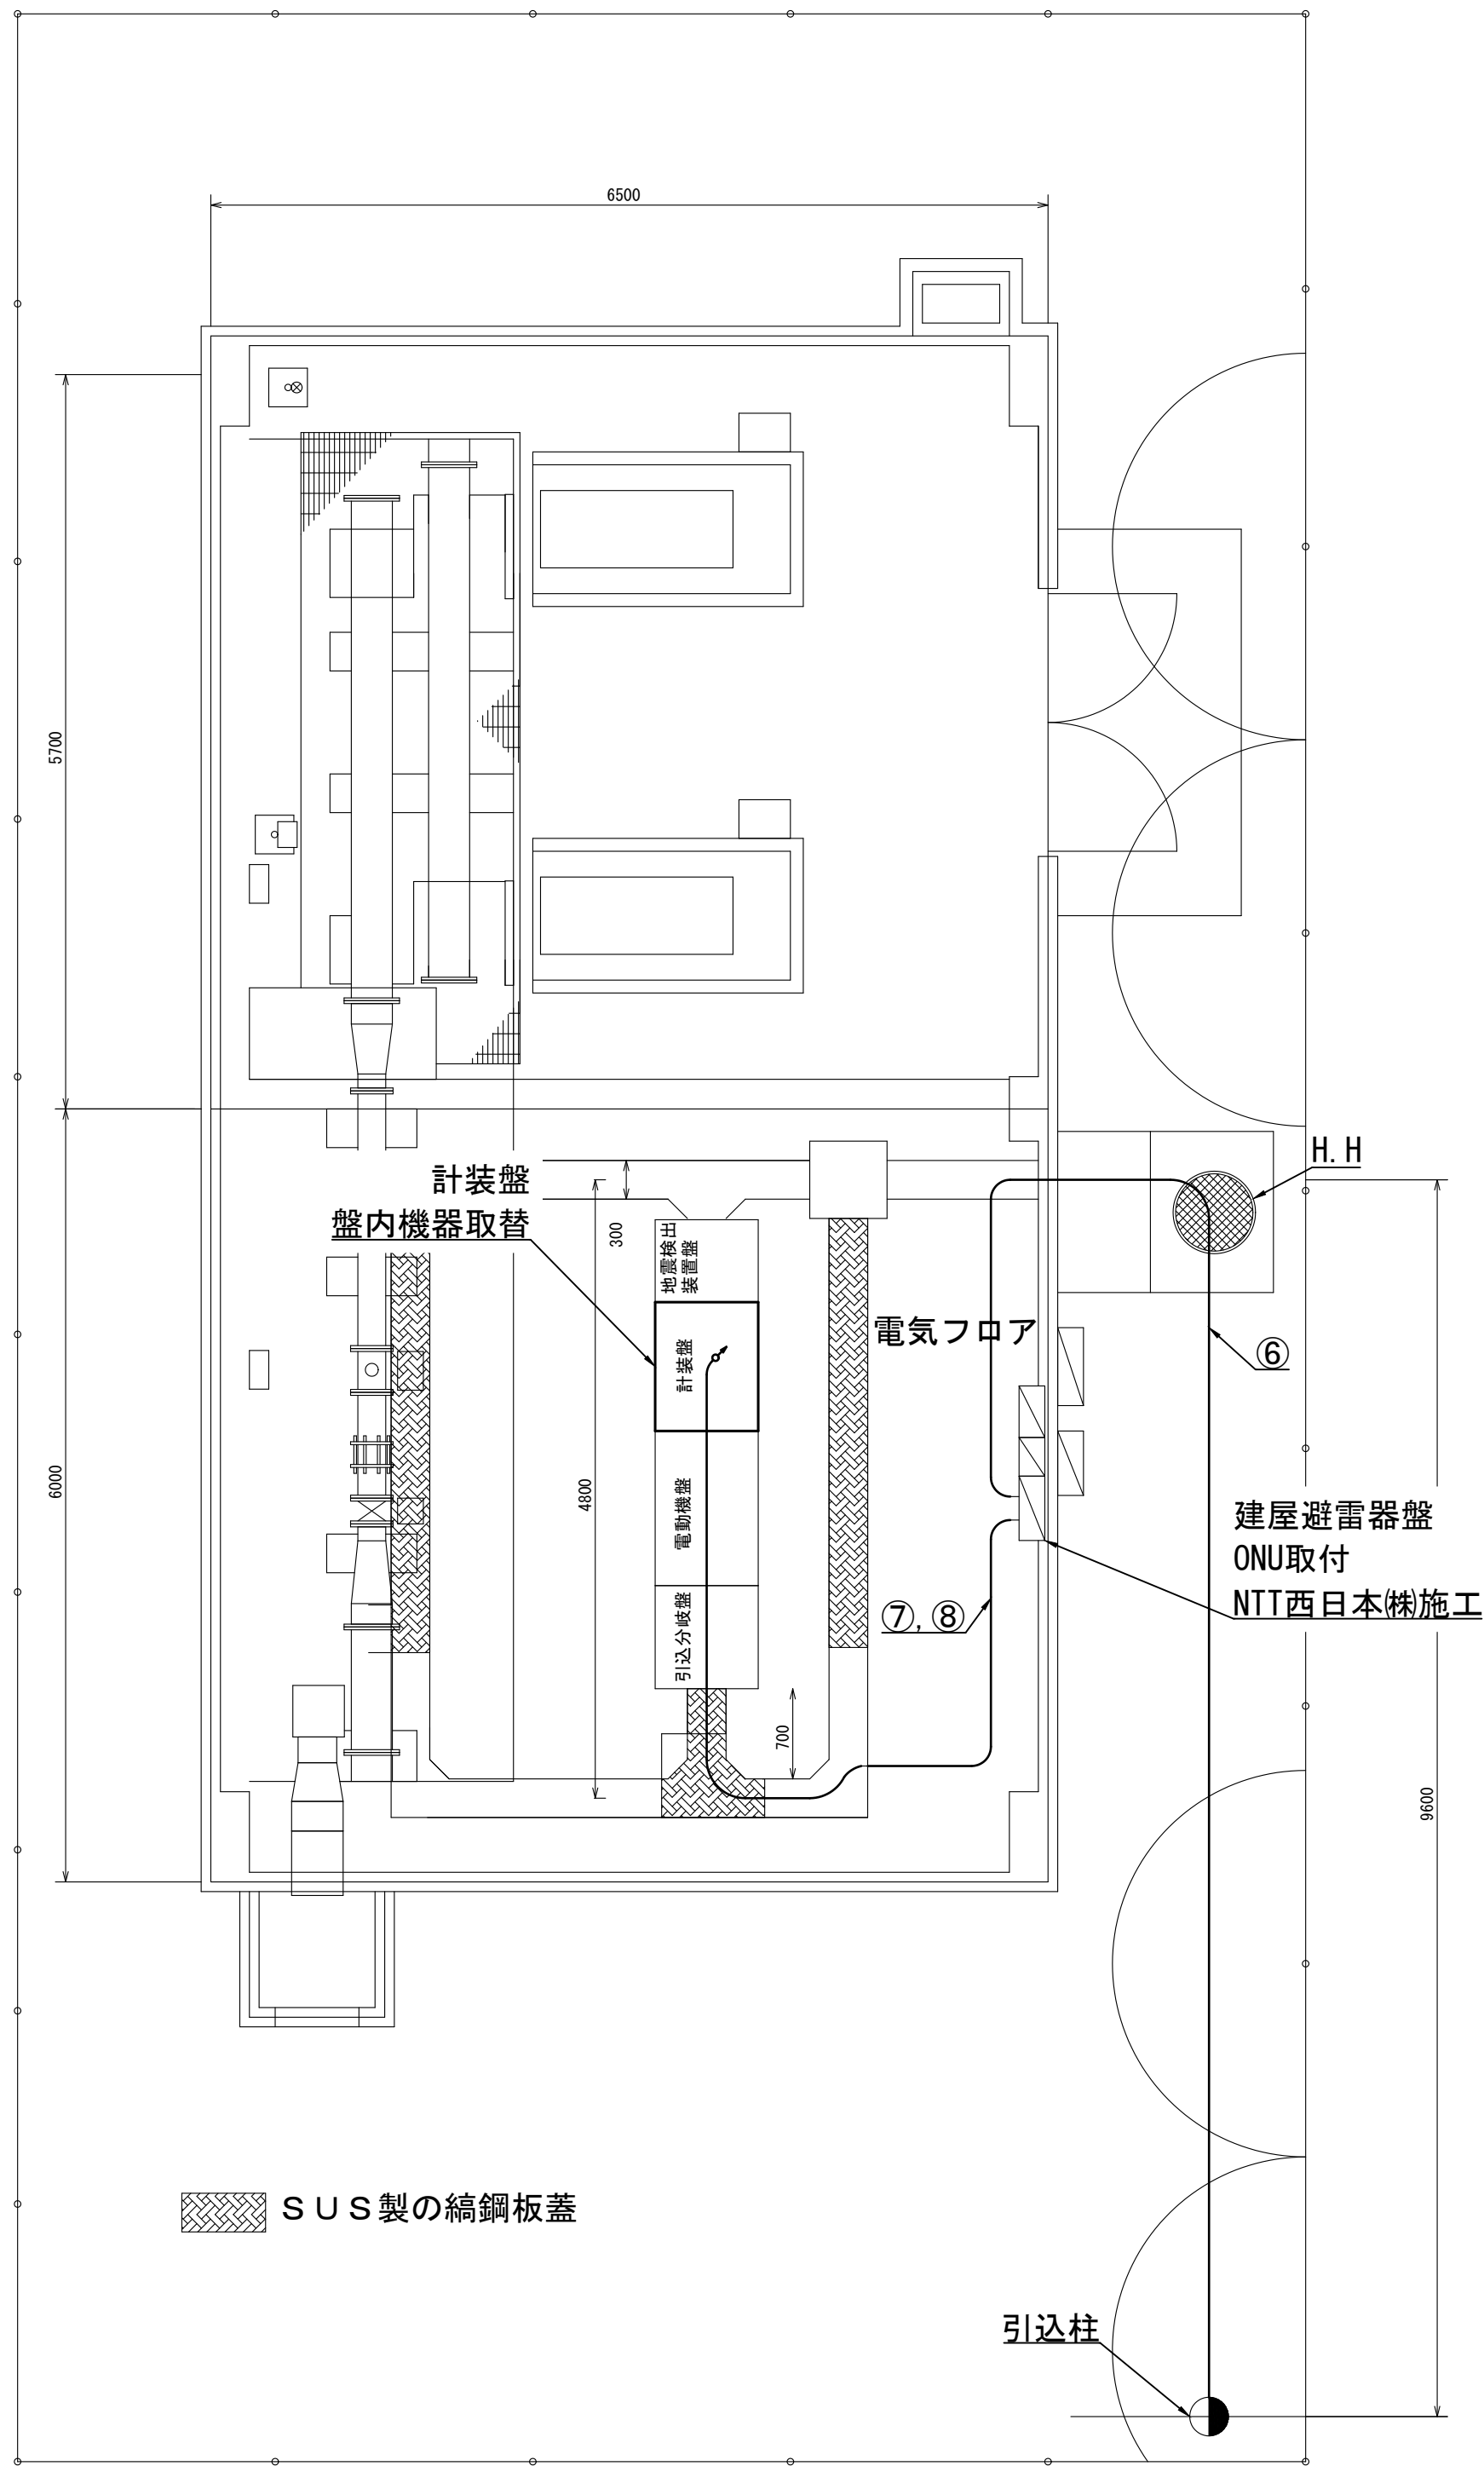


江並加圧ポンプ場平面図 S=1/50

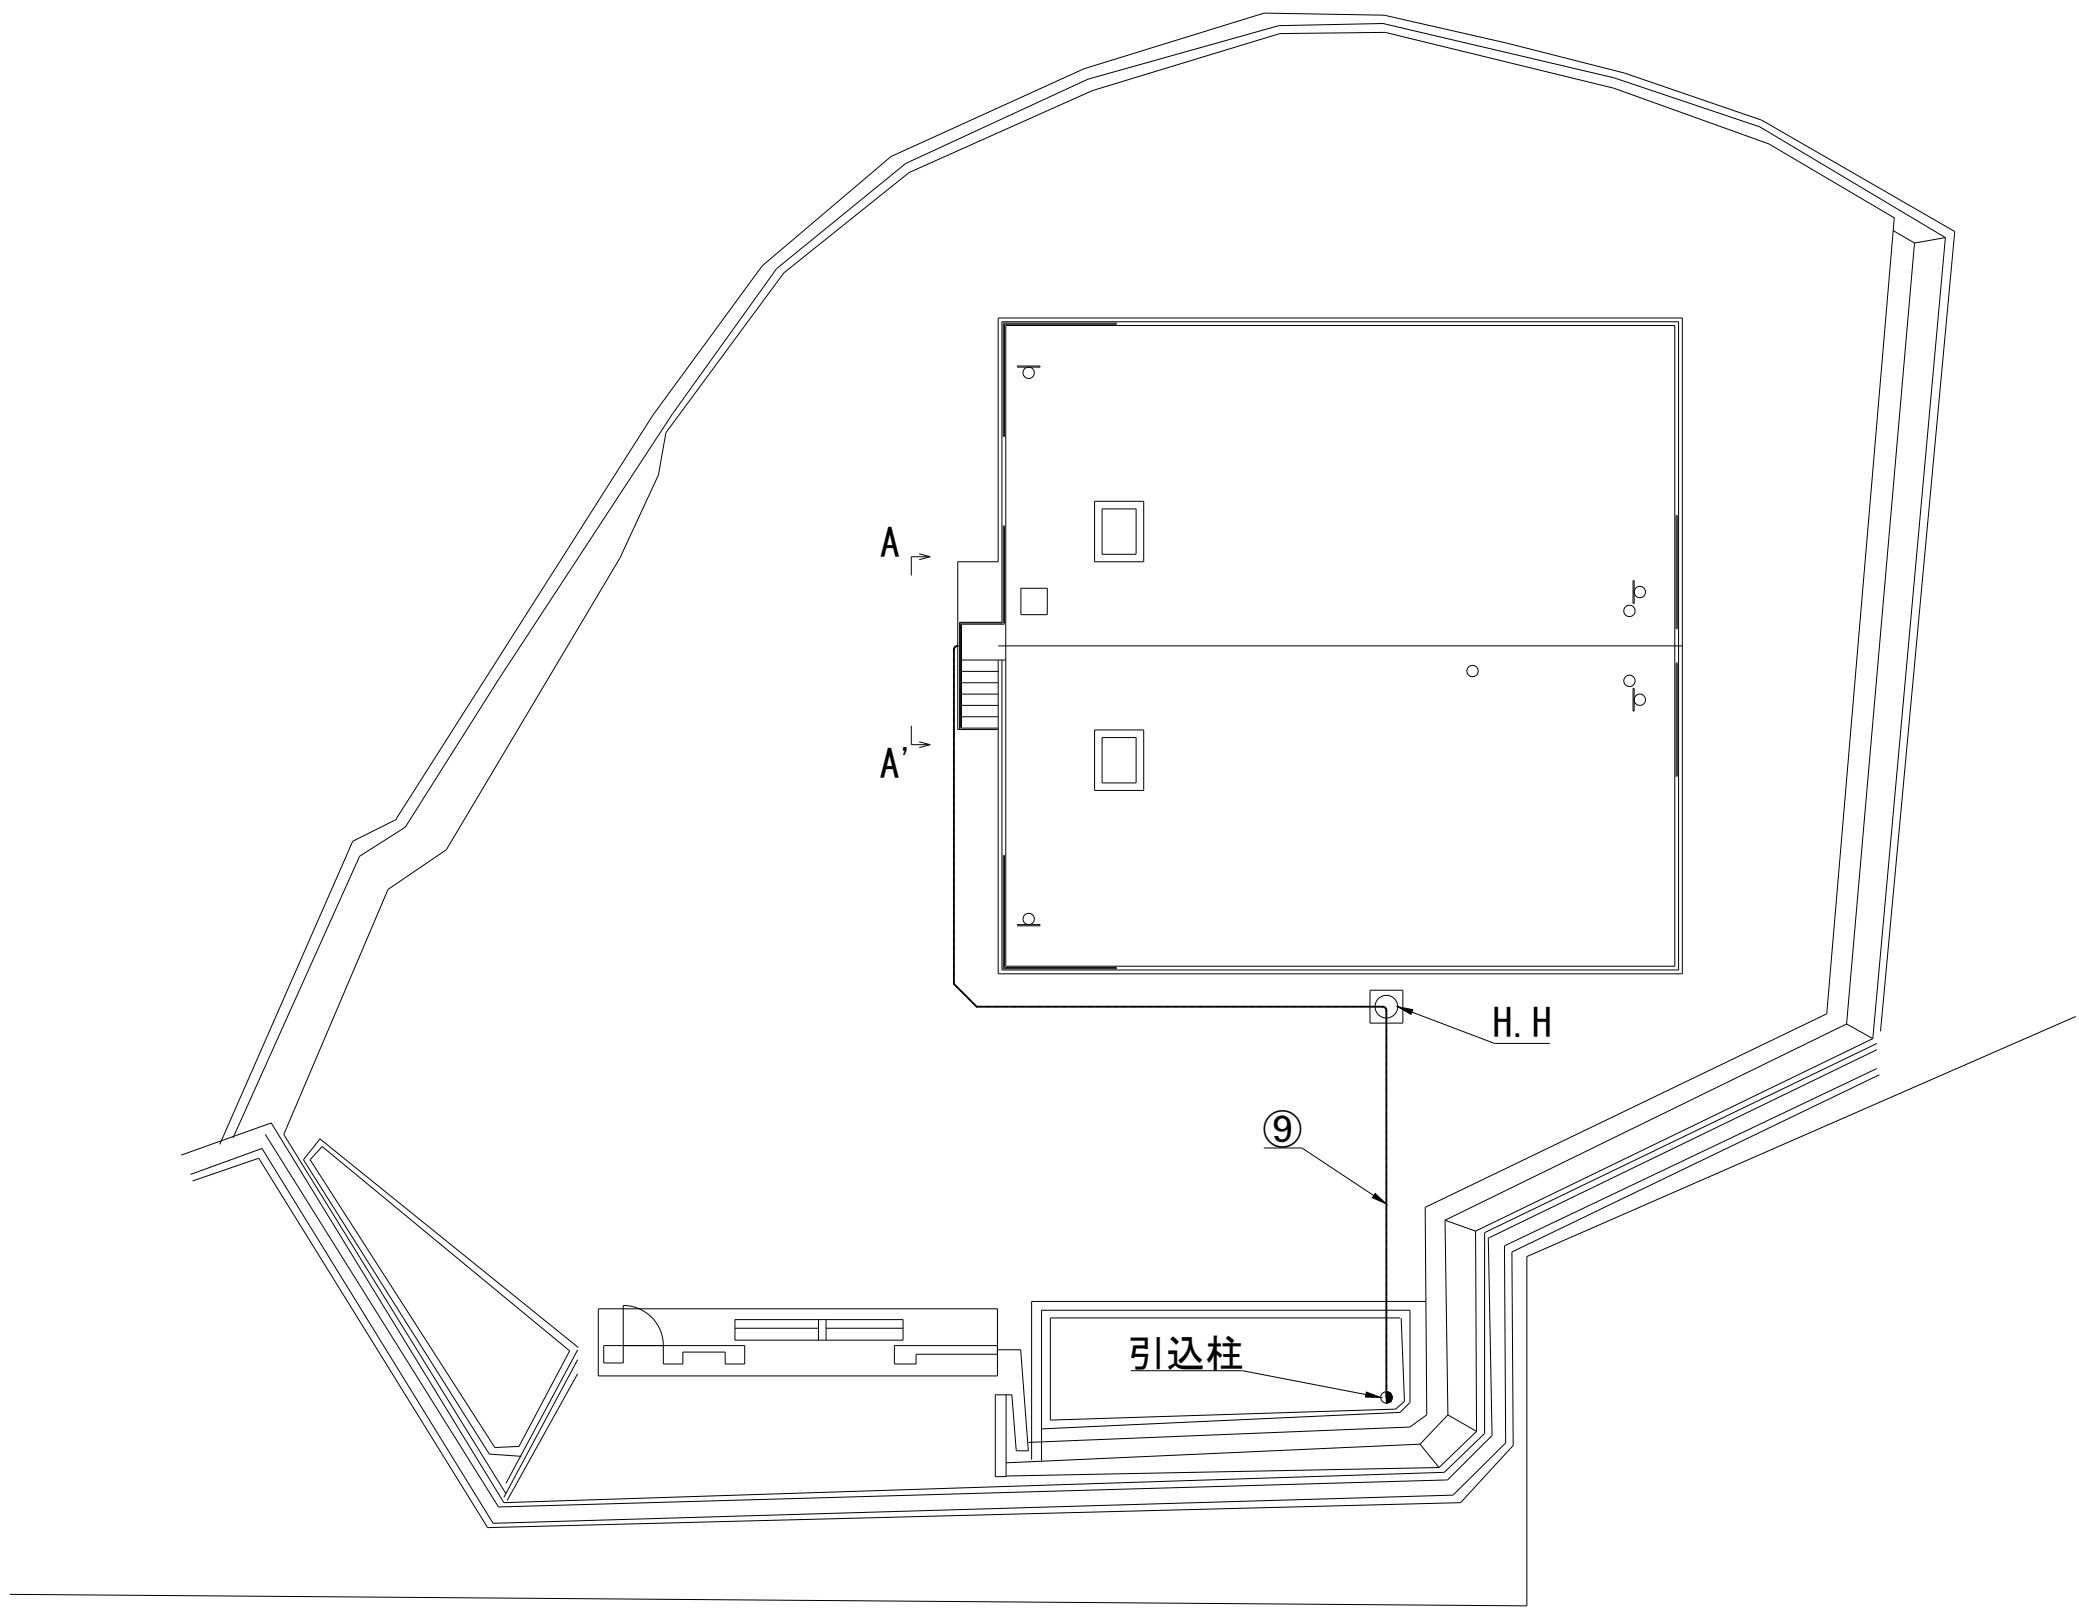

甲浦配水池平面図 S=1/200

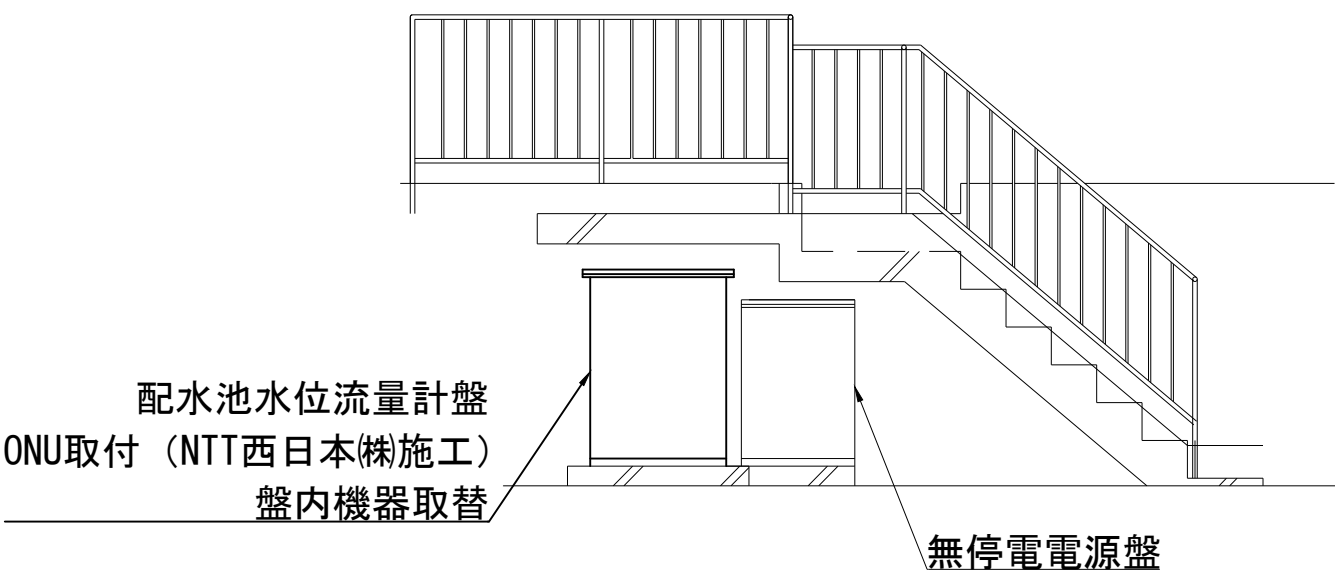

甲浦配水池A-A' 断面図 S=1/50

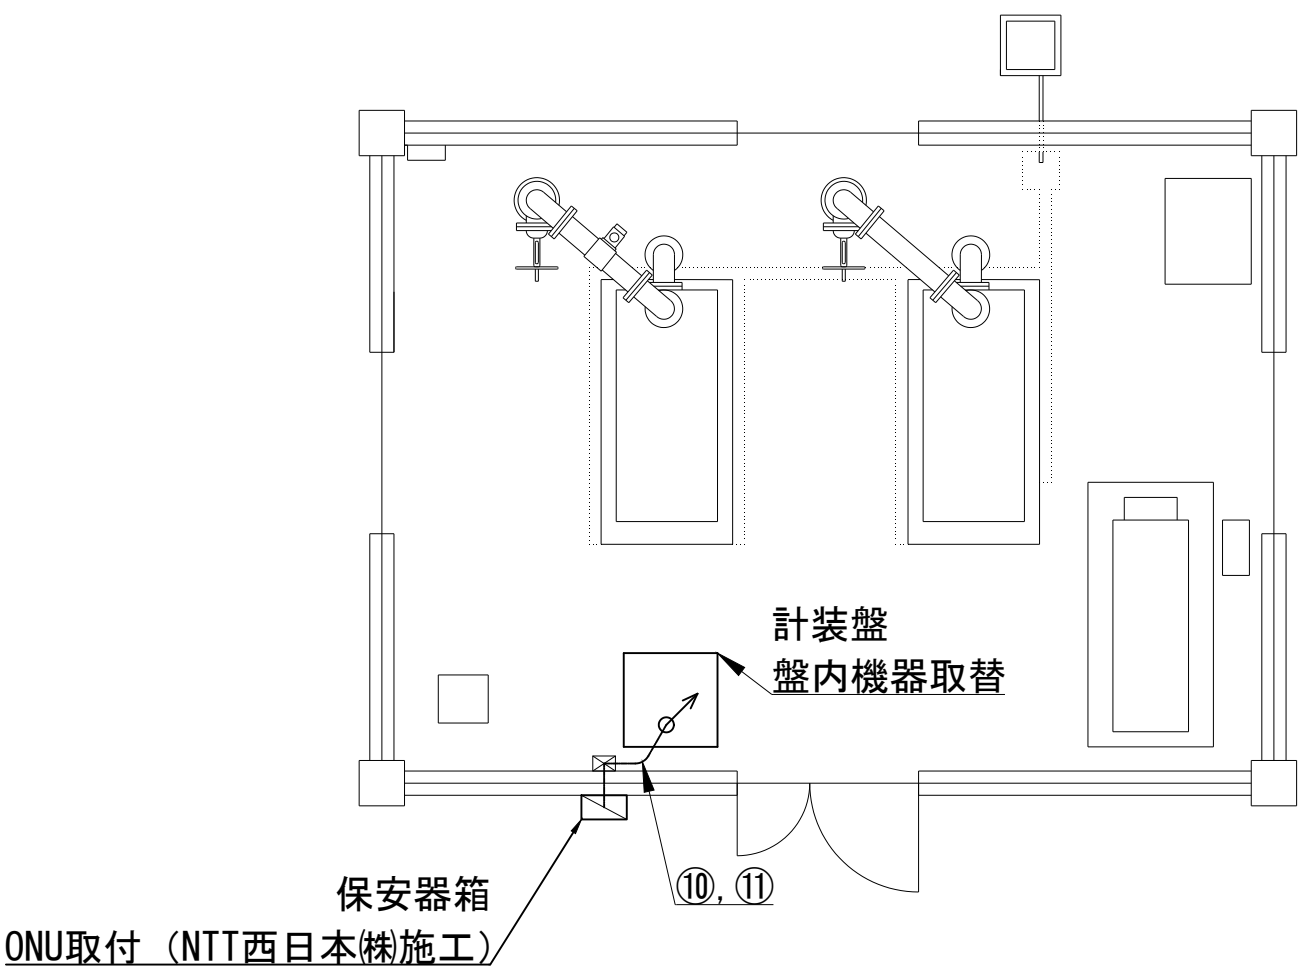




旭東第5取水場 平面図 S=1/50

番号	ケーブル種類	自	至	用途	電線管種
⑥	光ケーブル	引込柱	建屋避雷器盤	NTT通信線	FEP30、H. H、CD28
⑦	EM-EEF2.0mm-2C	計装盤	建屋避雷器盤	ONU電源	ビット、CD28
⑧	EM-UTP-4P (カテゴリ5e)	建屋避雷器盤	計装盤	通信	ビット、CD28
⑨	光ケーブル	引込柱	水位流量計盤	NTT通信線	FEP30、H. H
⑩	EM-EEF2.0mm-2C	計装盤	保安器箱	無停電電源	G16
⑪	EM-UTP-4P (カテゴリ5e)	保安器箱	計装盤	通信	

※⑥、⑨の光ケーブル布設はNTT西日本様施工

注記
太線は施工箇所を示す

図名	NO. 3/8
	西川原配水制御所ほか盤内機器取替工事 江並加圧ポンプ場平面図、甲浦配水池平面図 断面図、旭東第5取水場平面図
	縮尺 1/50, 1/200
岡山市水道局配水部施設整備課	

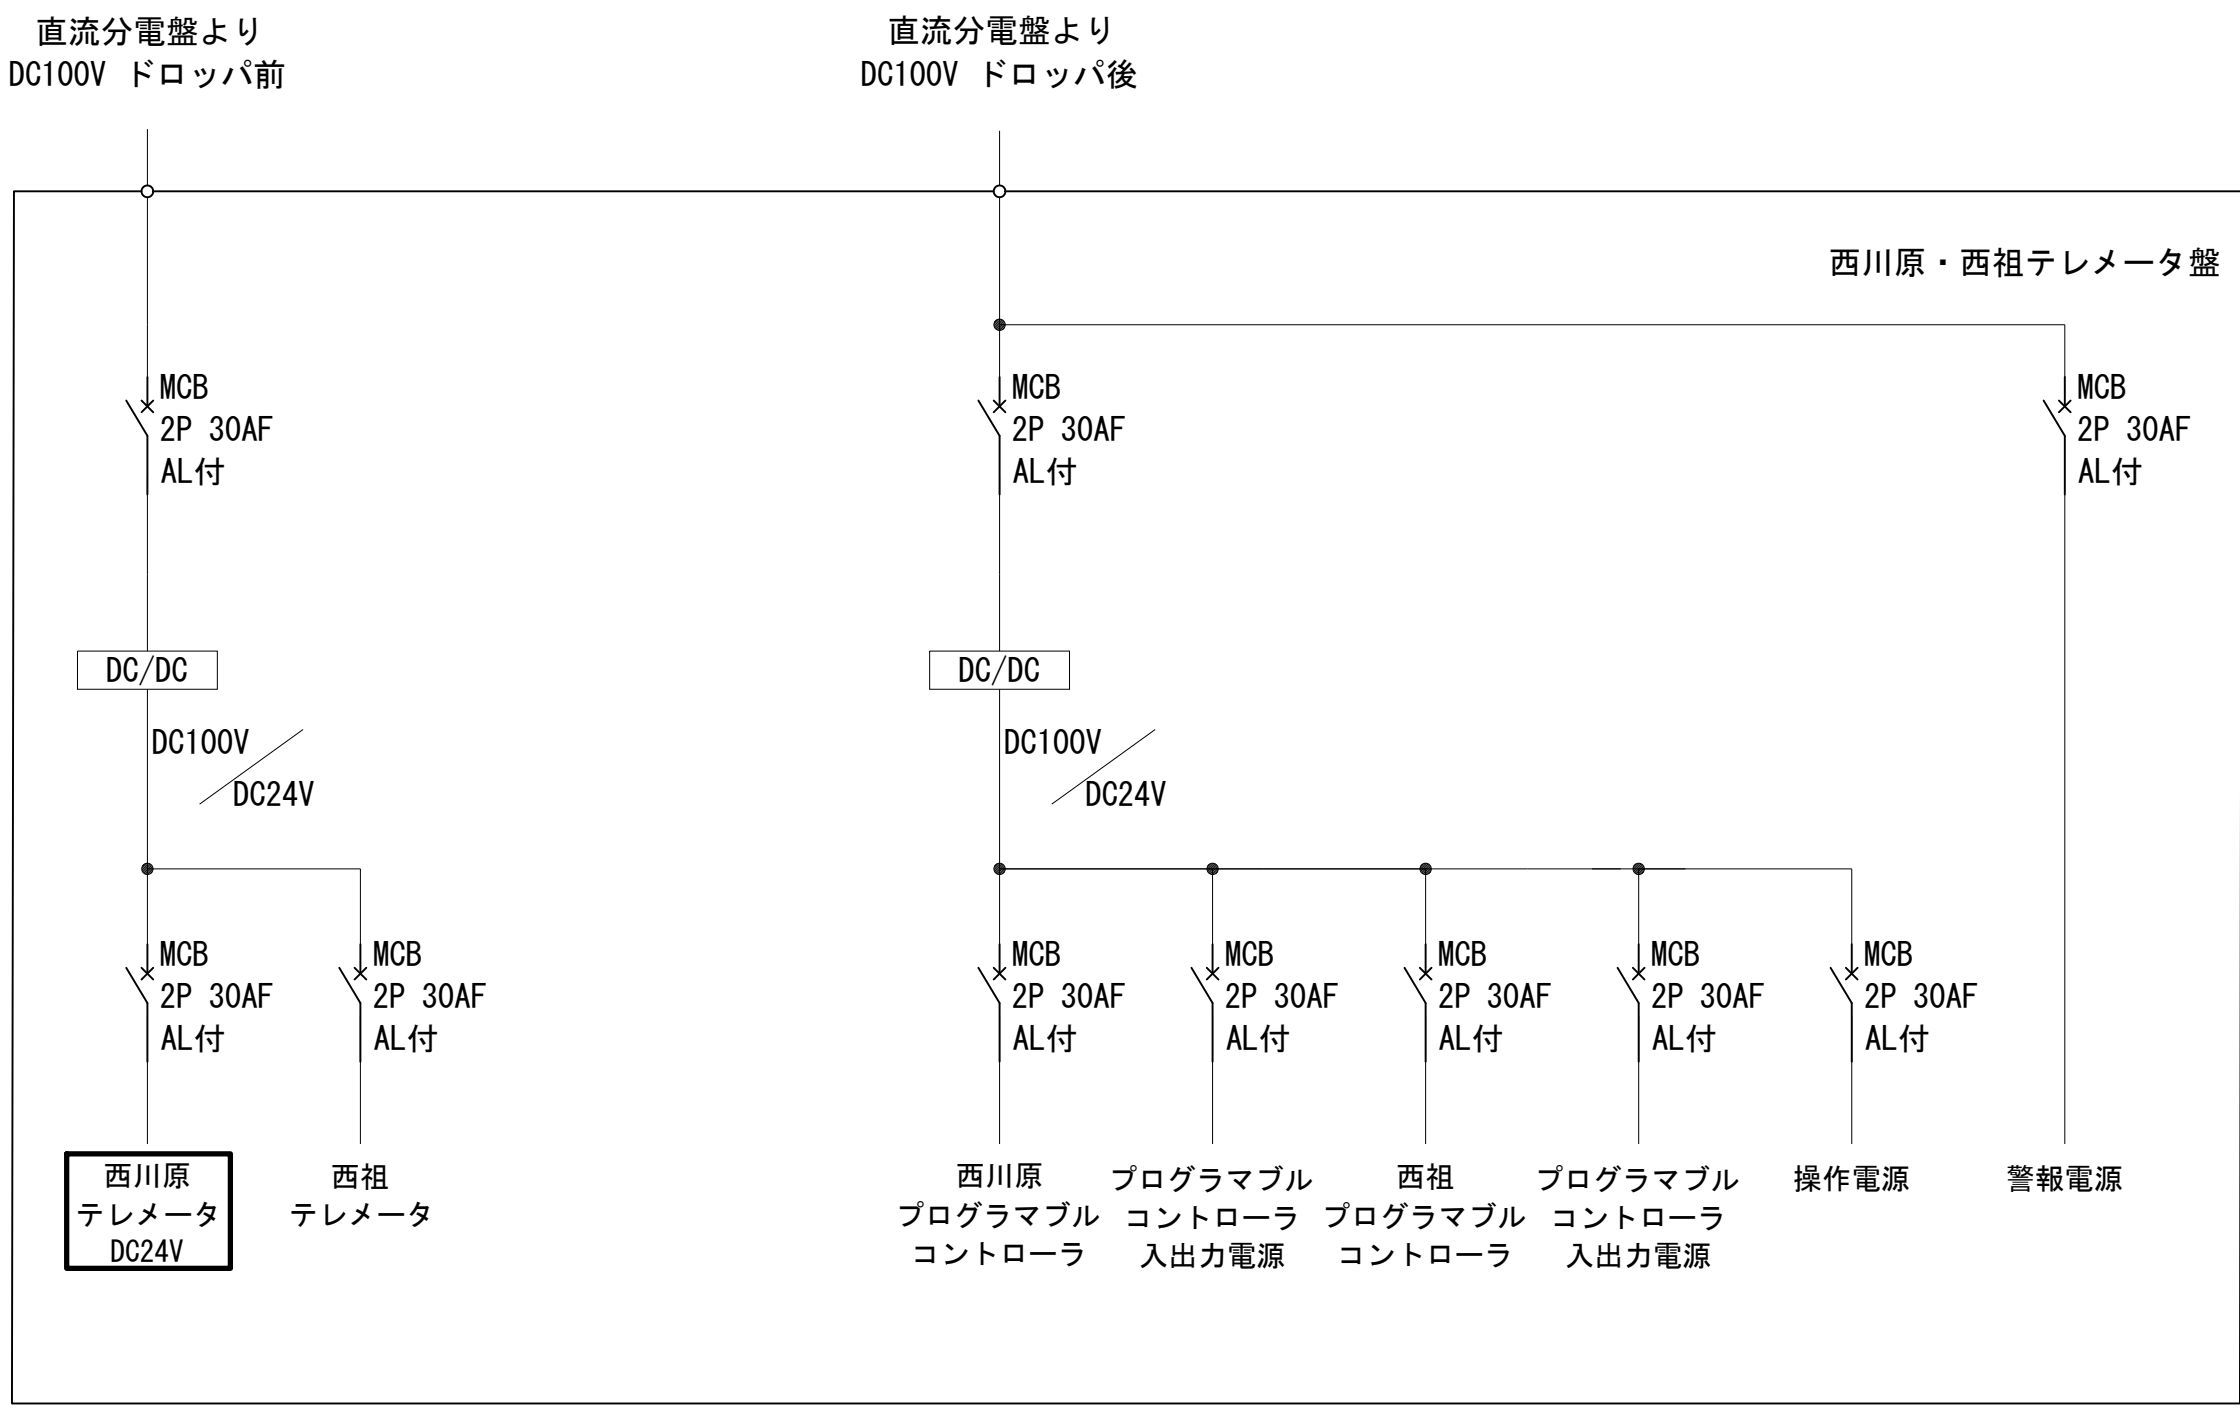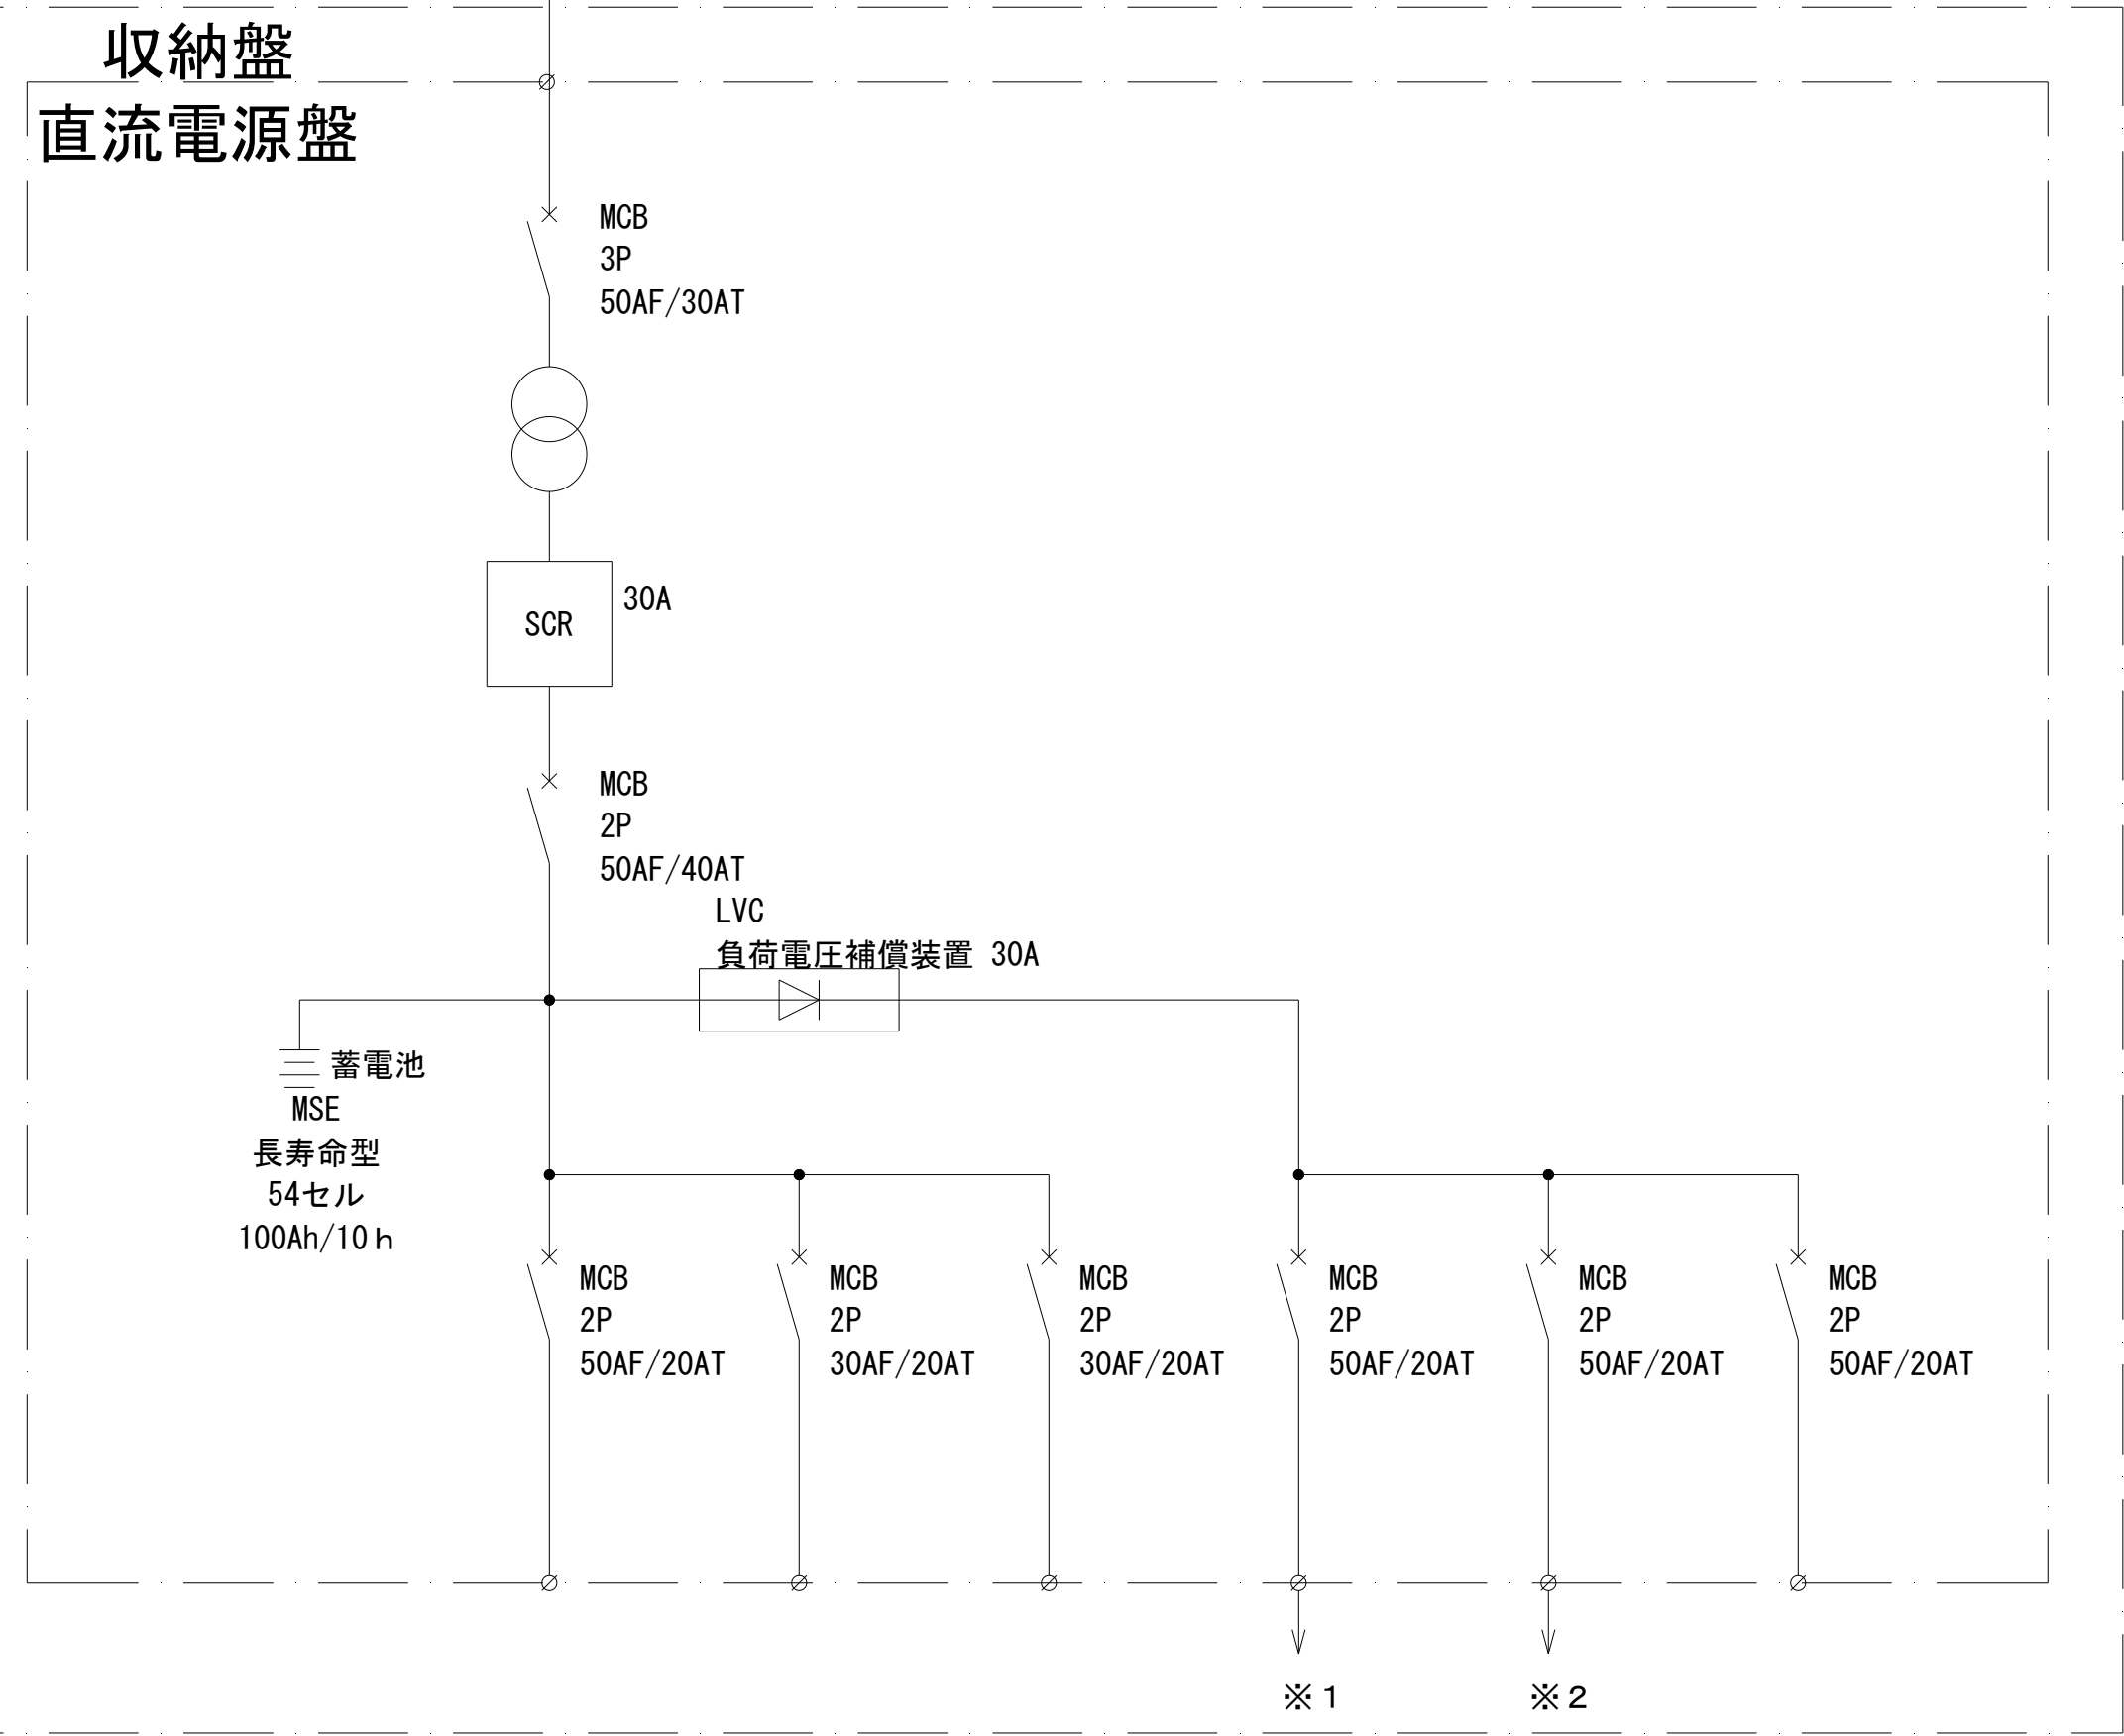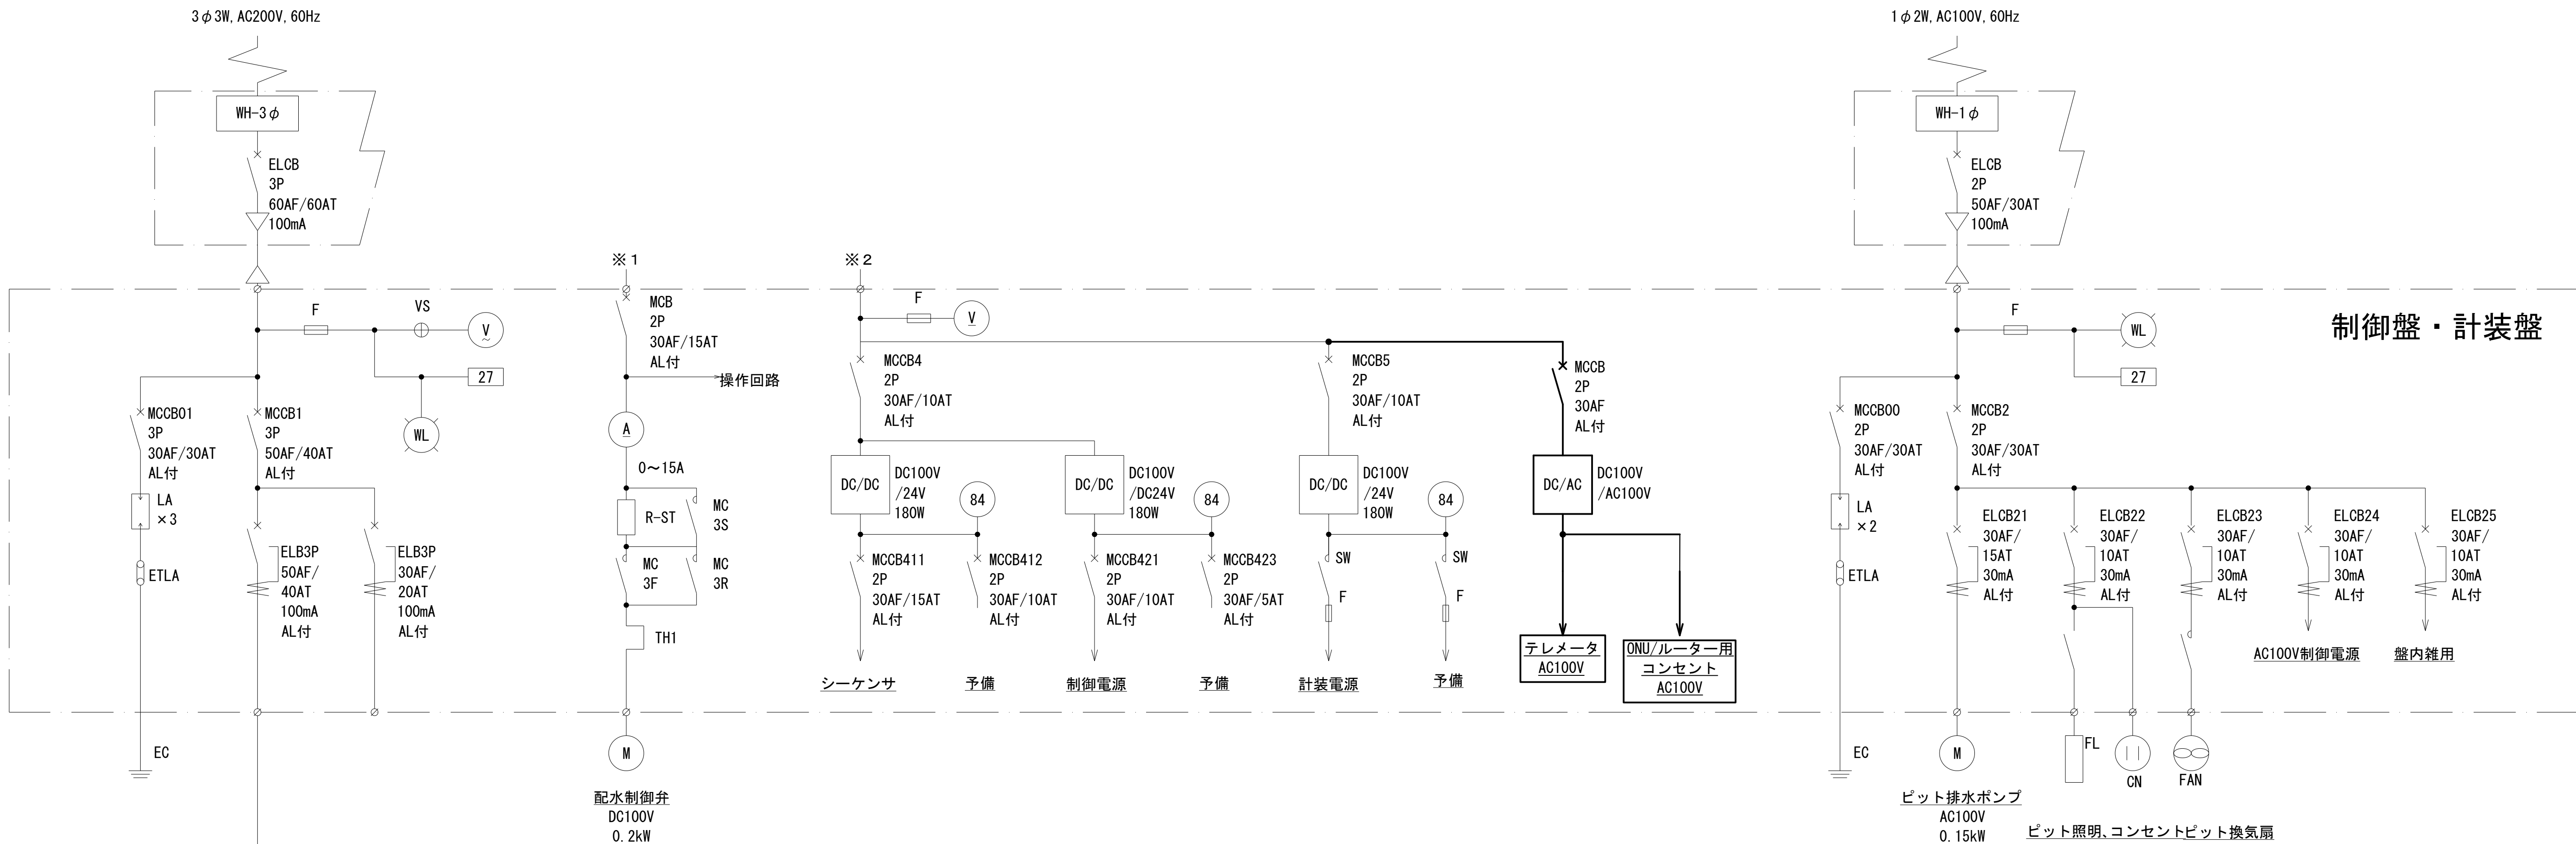


旭東浄水場西川原・西祖テレメータ盤単線結線図

注記
太線は施工箇所を示す


図名	NO. 4/8
	西川原配水制御所ほか盤内機器取替工事 単線結線図①
	縮尺 Free
岡山市水道局配水部施設整備課	



図名	西川原配水制御所ほか盤内機器取替工事 単線結線図②	NO. 5/8
	縮尺 Free	
岡山市水道局配水部施設整備課		

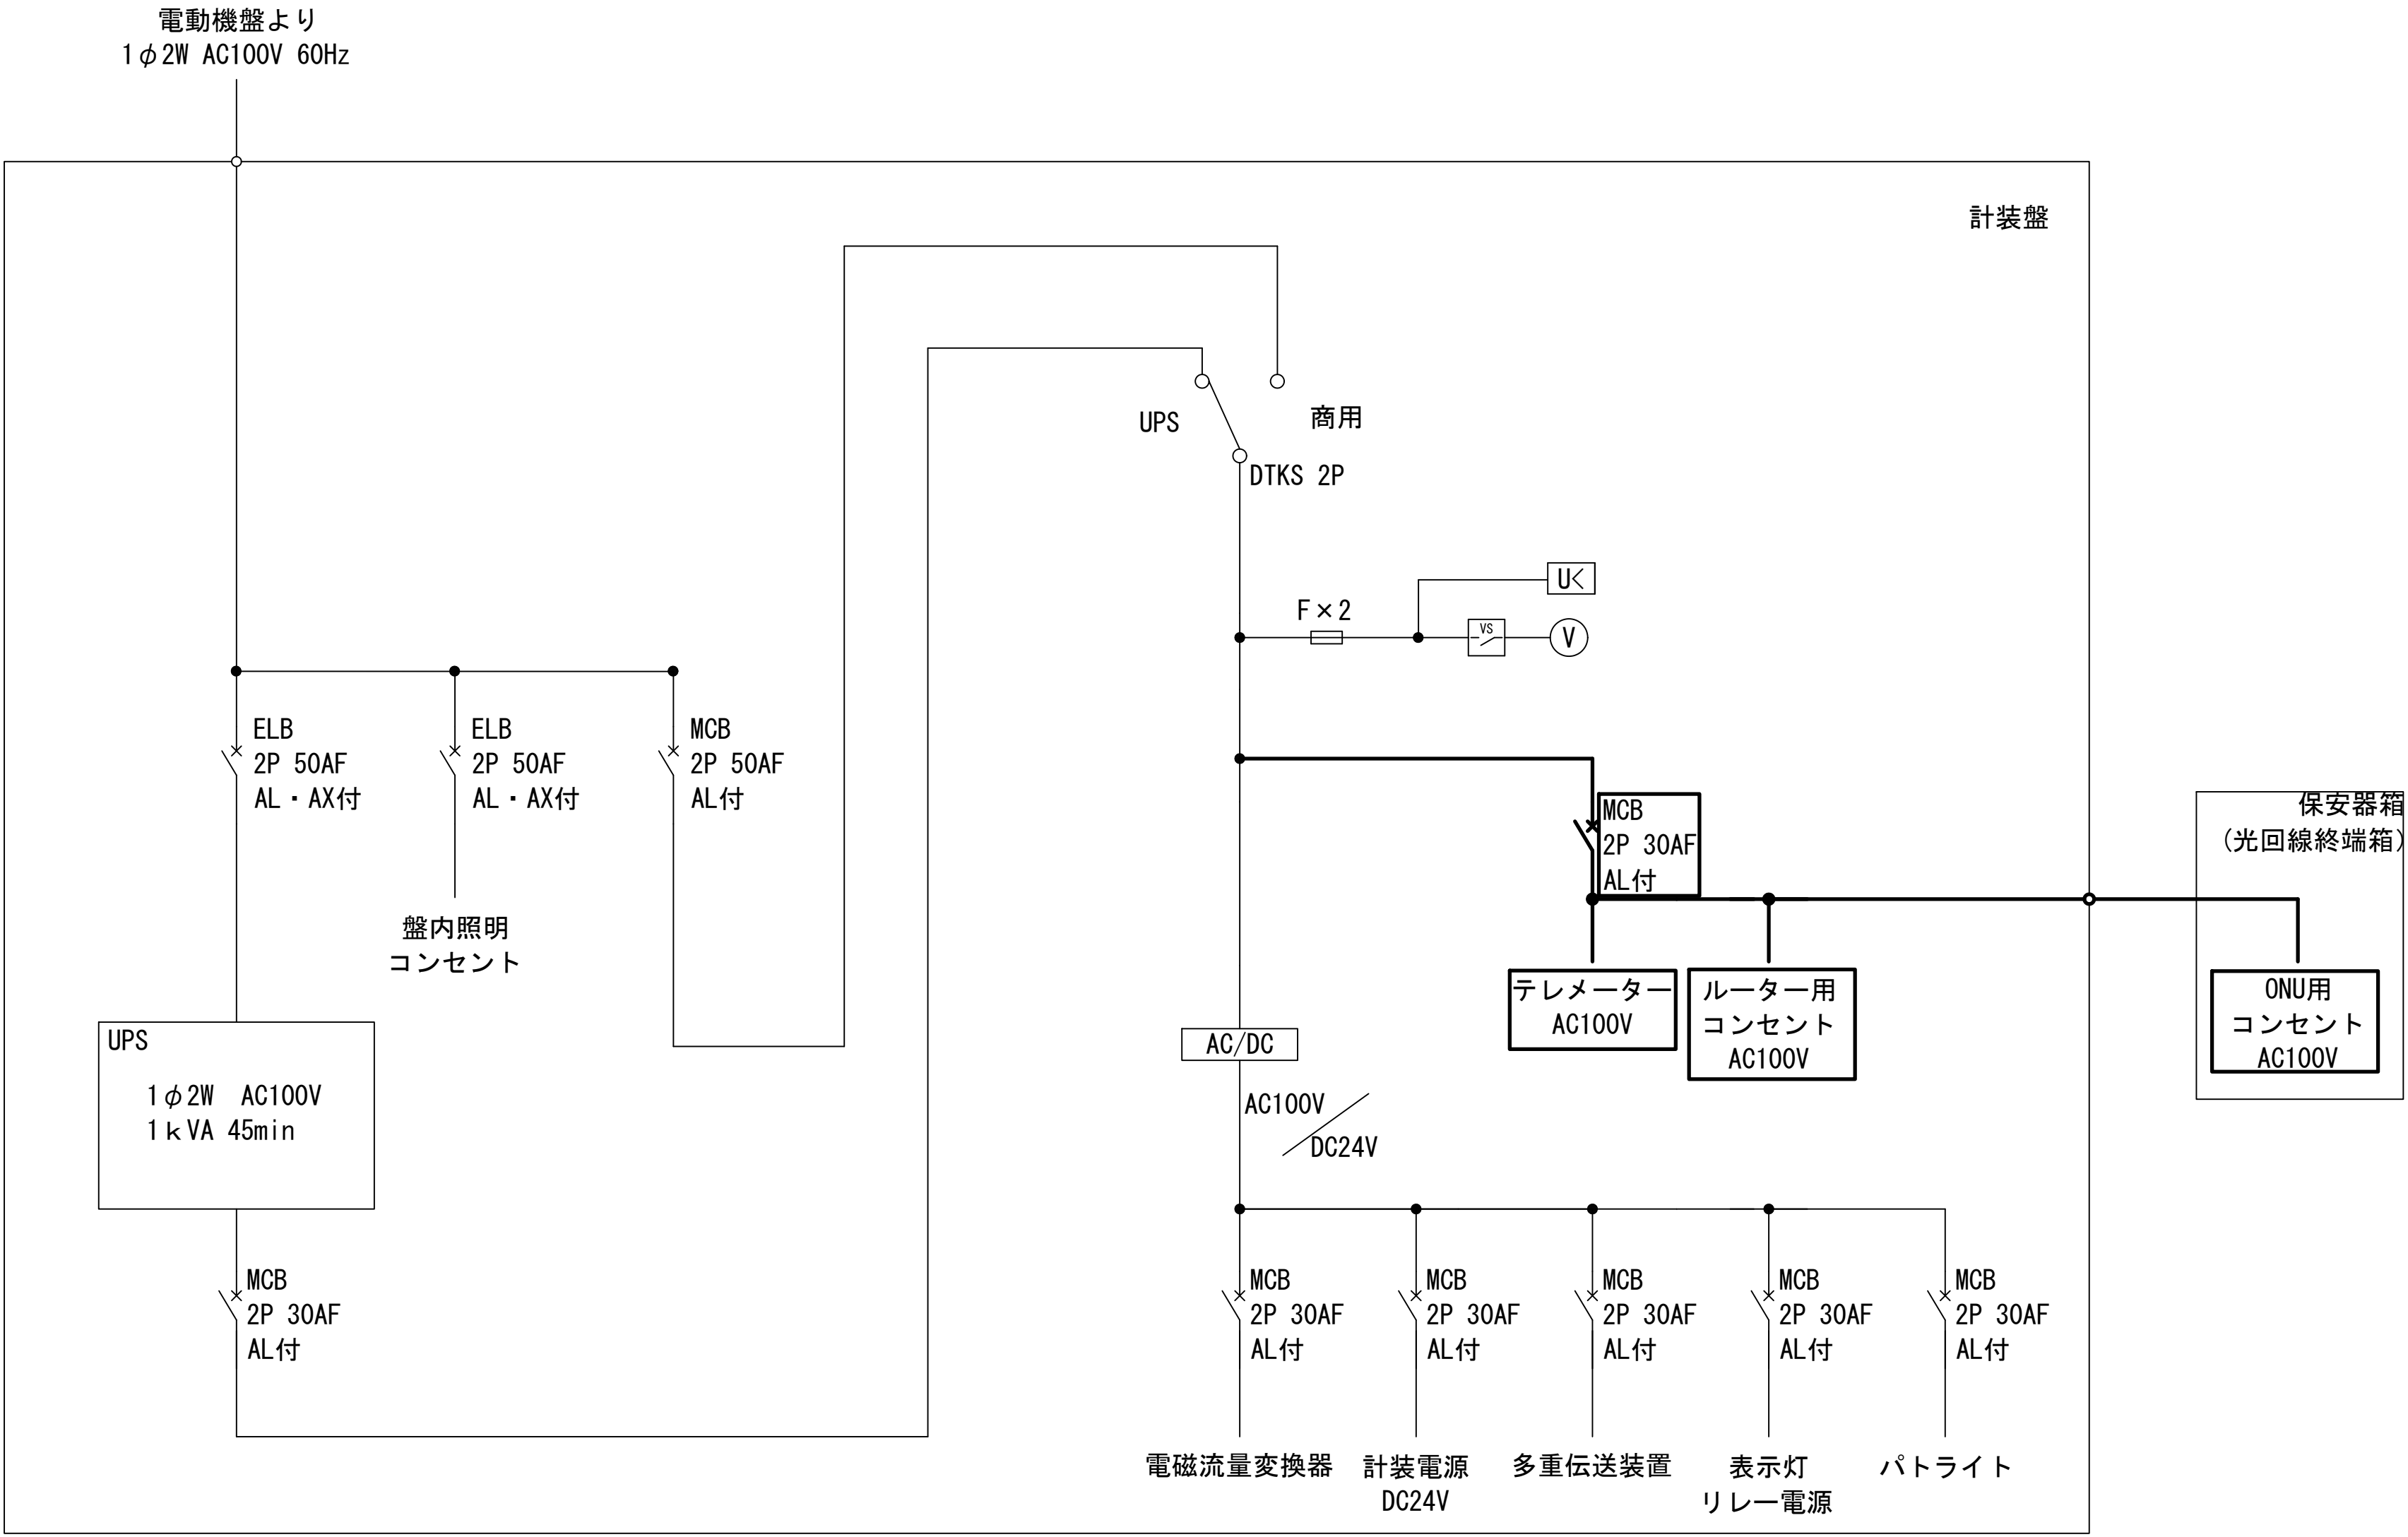

旭東第5取水場計装盤単線結線図

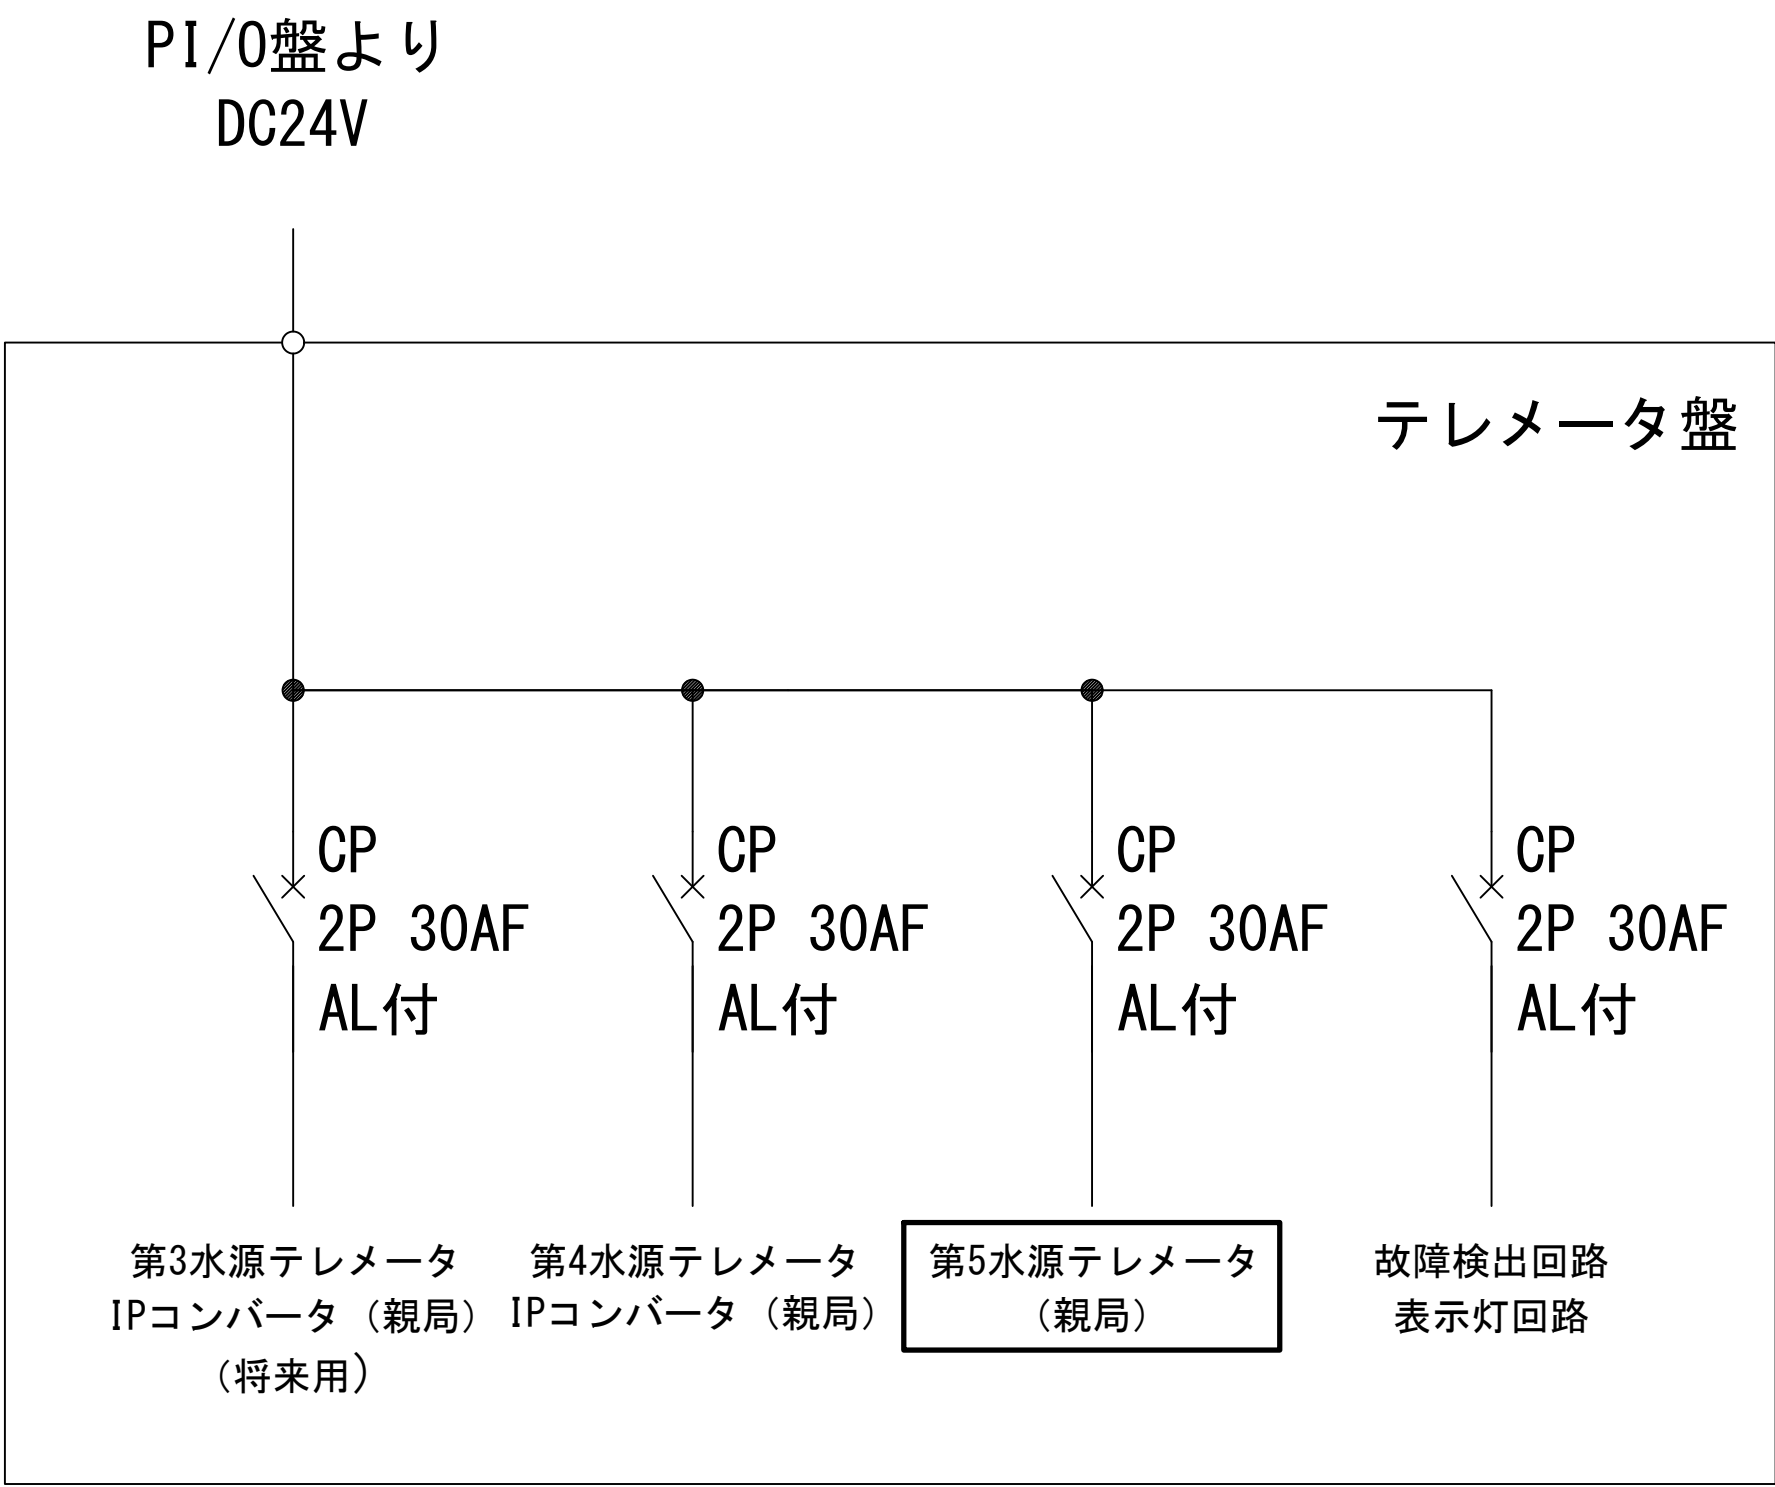


旭東浄水場テレメータ盤単線結線図

注記
太線は施工箇所を示す


図名	NO. 6/8
	西川原配水制御所ほか盤内機器取替工事 単線結線図③
	縮尺 Free
岡山市水道局配水部施設整備課	

凡例


記号	型式	数量	備考
A	LSS9-4-48	8	取替
B	LSS13-4-45	4	取替
C	LBF3MP/RP-4-26	1	取替
D	LBF3MP/RP-2-6	1	取替
E	LSS1MP/RP-4-46	2	取替
F	LSS1MP/RP-2-13	1	取替

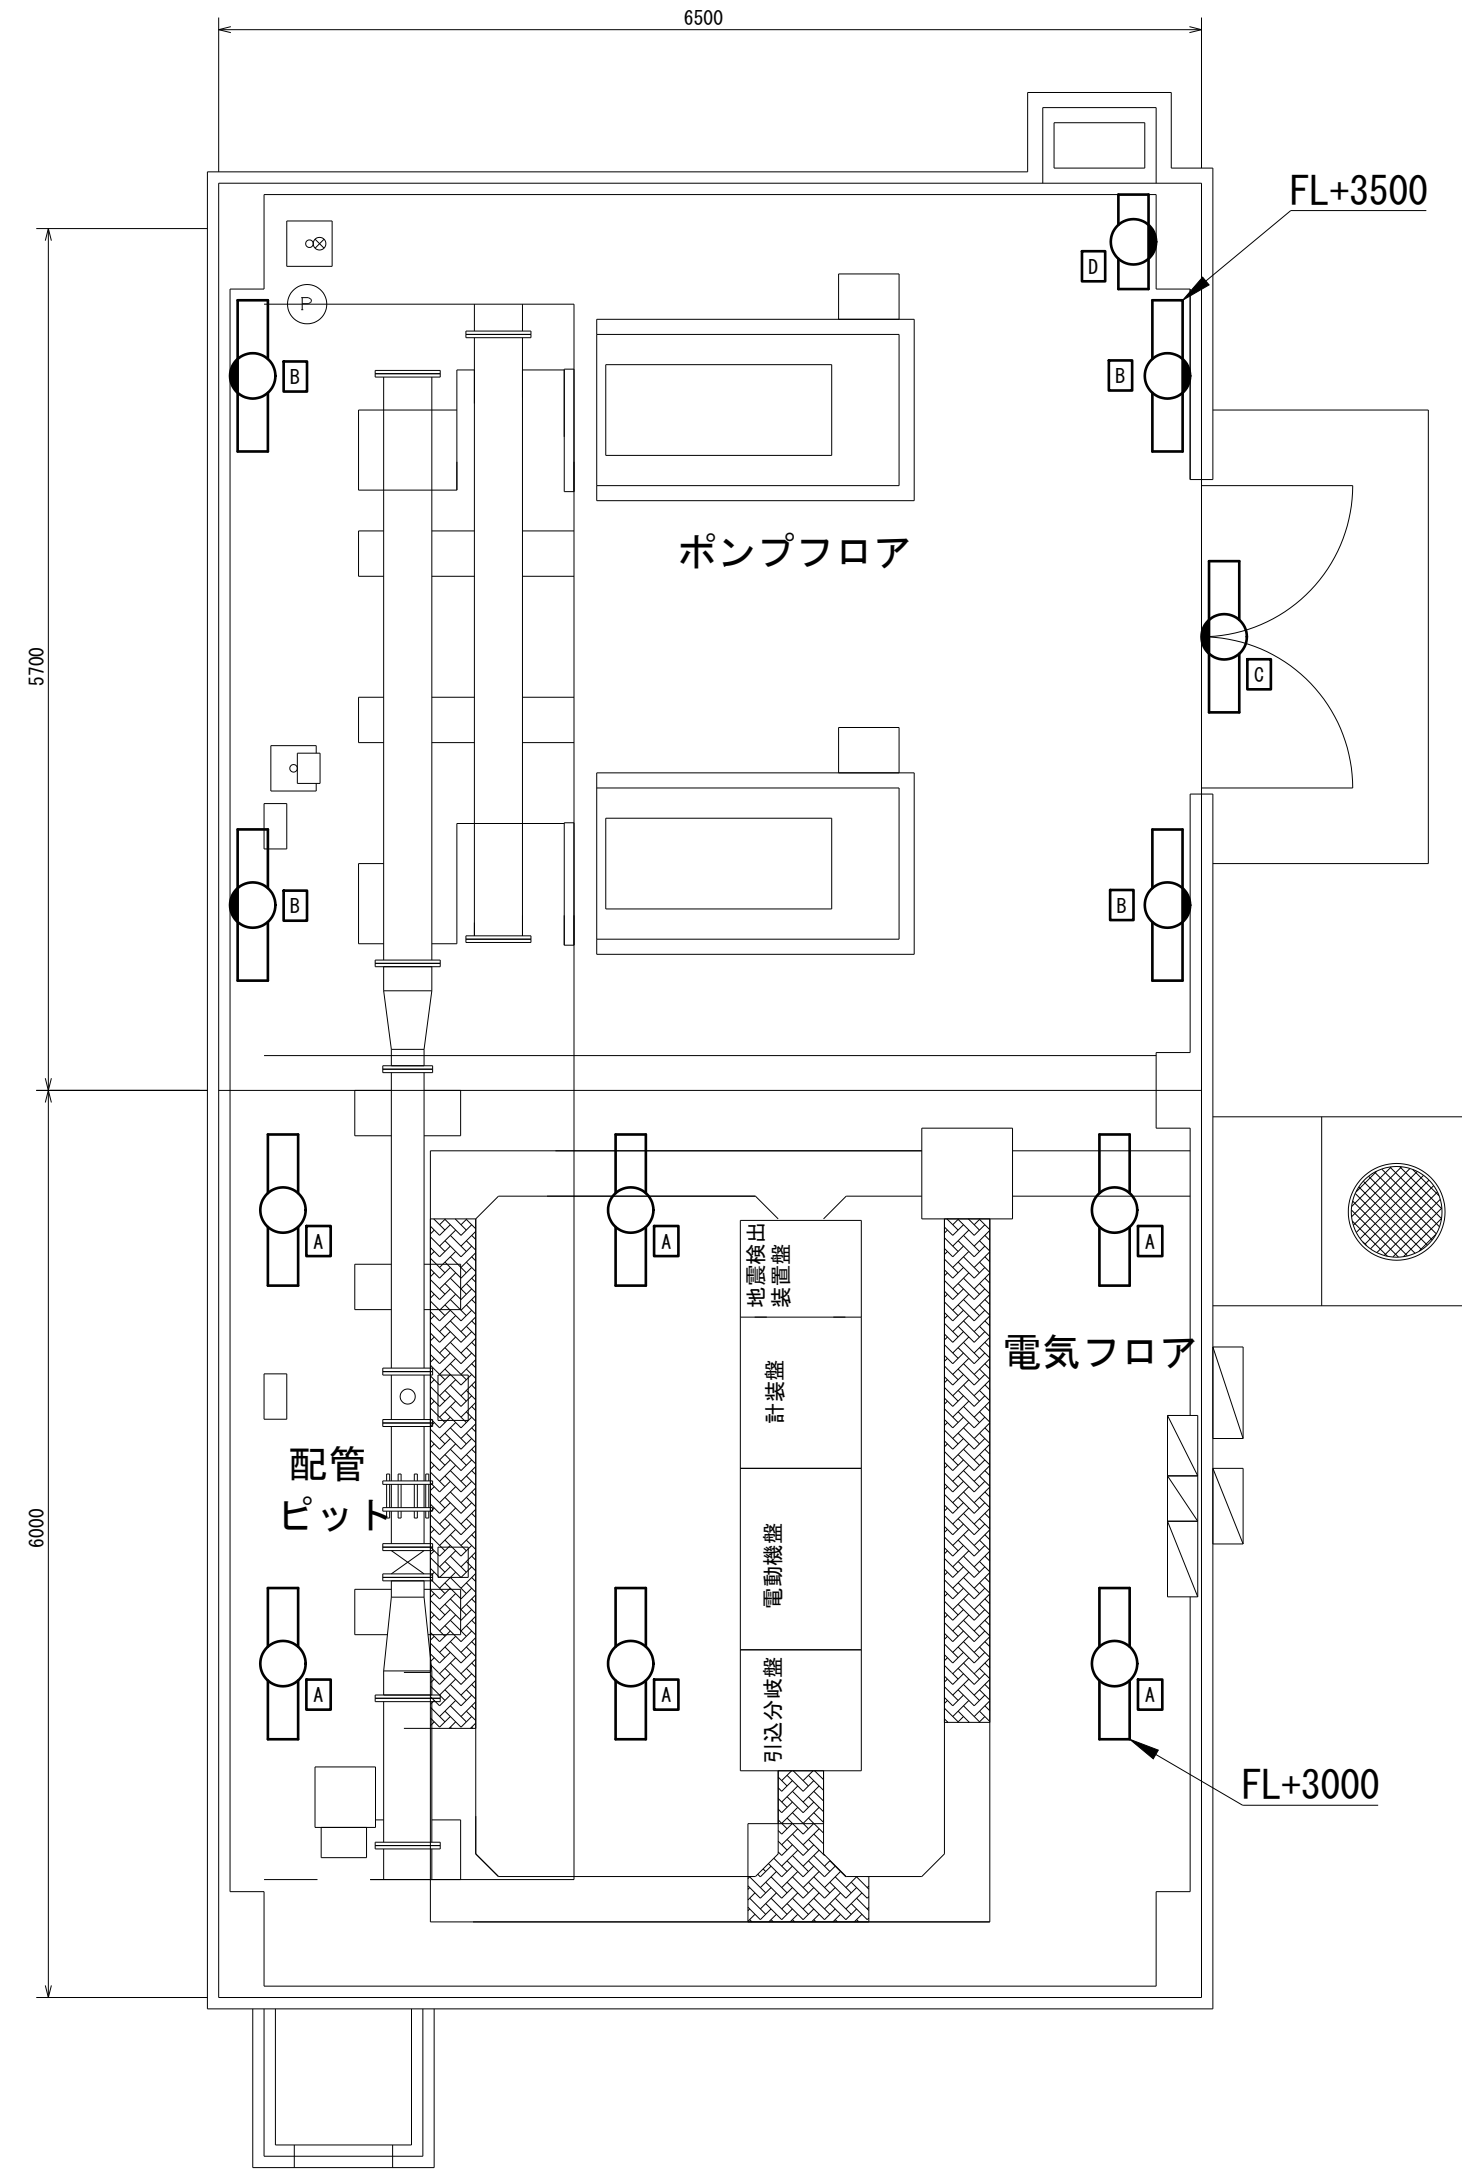

江並加圧ポンプ場 平面図 S=1/50

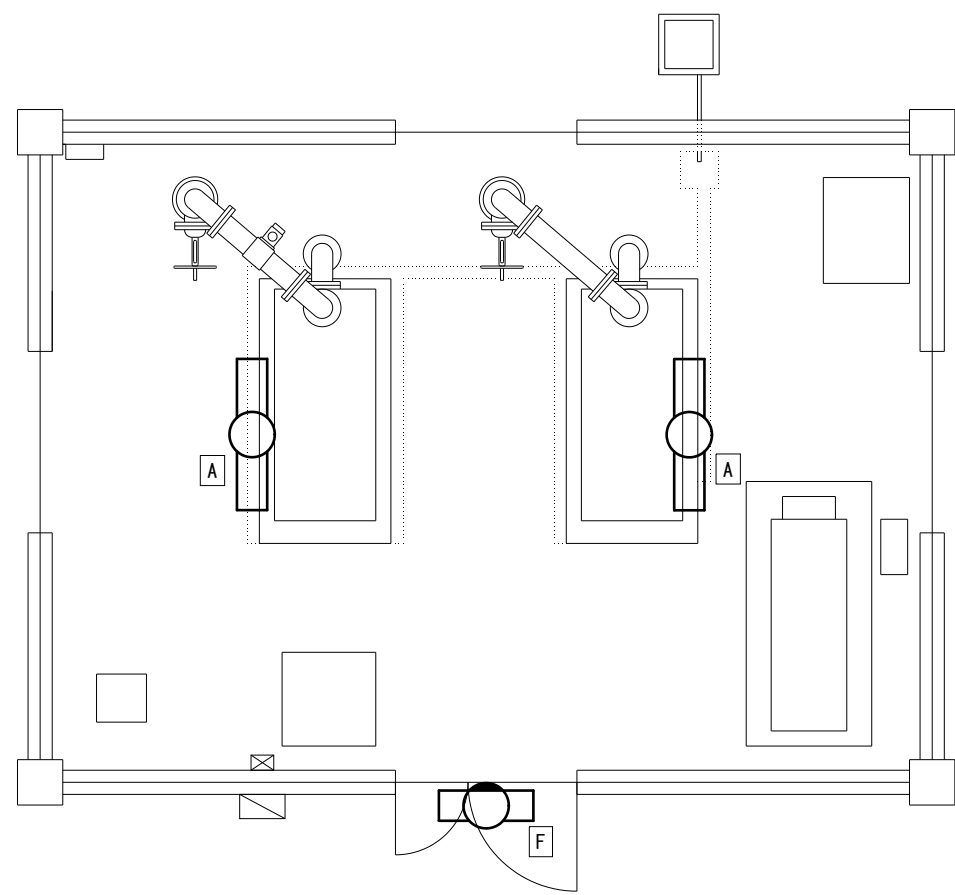


旭東第5取水場 平面図 S=1/50

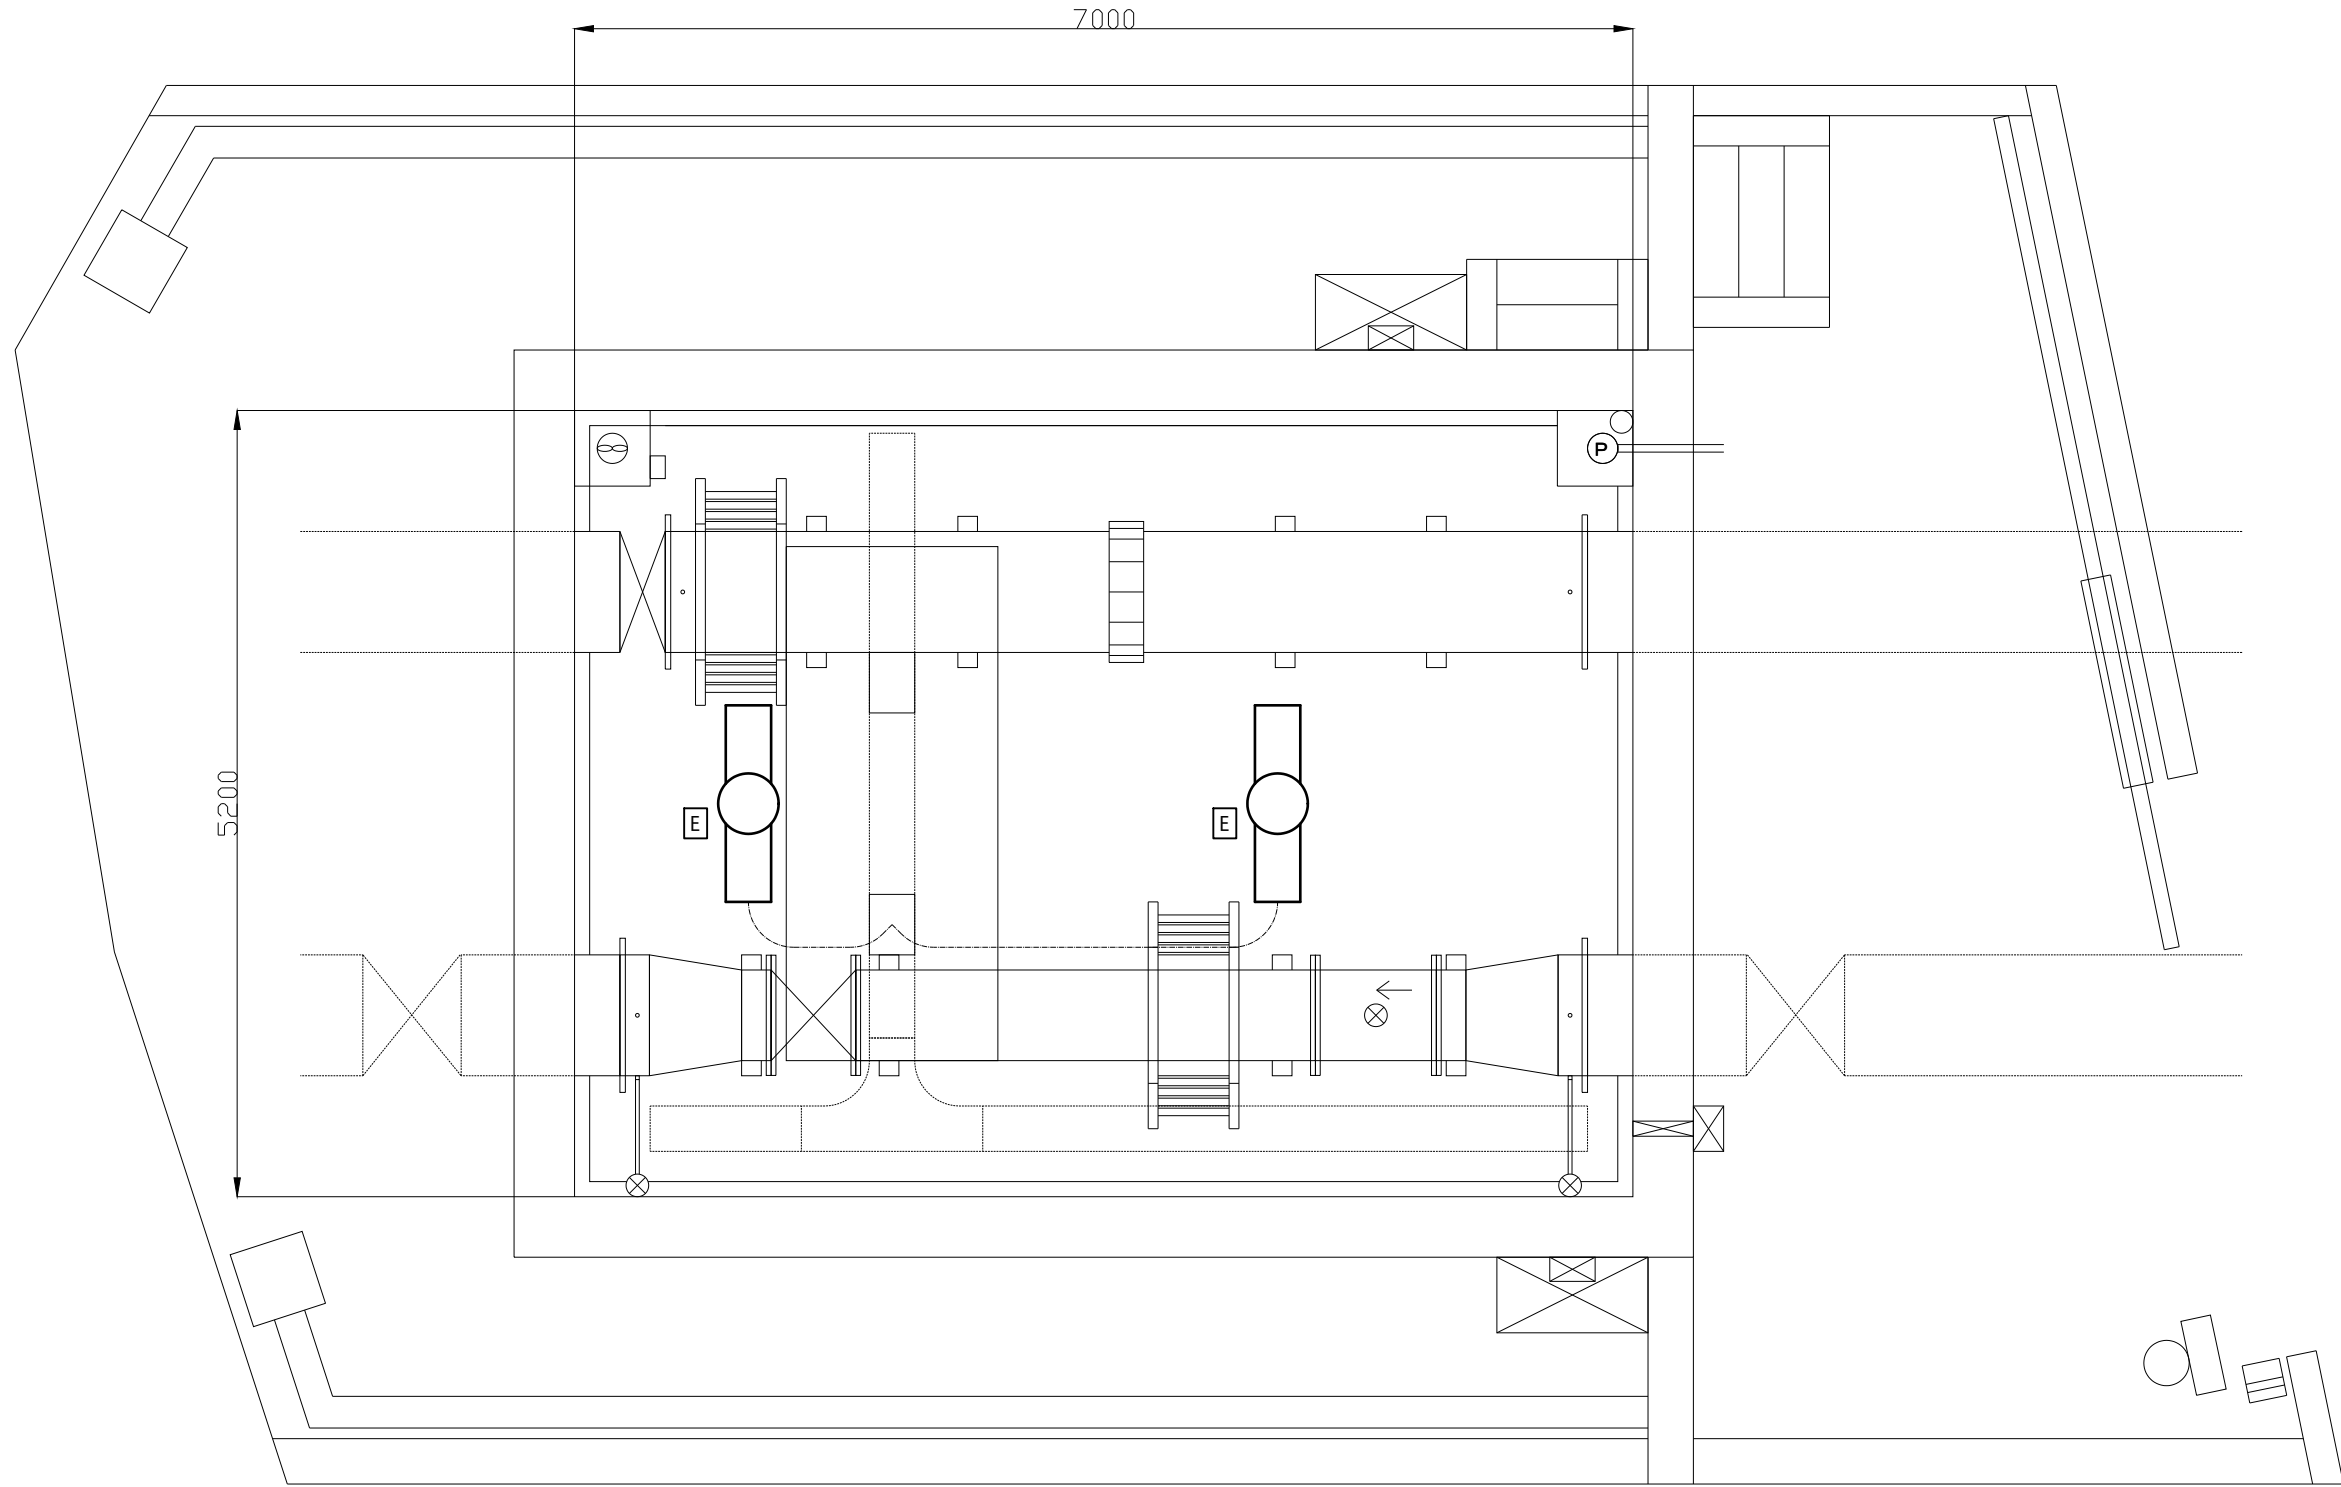

西川原配水制御所制御弁室 平面図 S=1/50

注記
太線は施工箇所を示す


図名	NO. 7/8
	西川原配水制御所ほか盤内機器取替工事 建築付帯設備図
	縮尺 1/50
岡山市水道局配水部施設整備課	

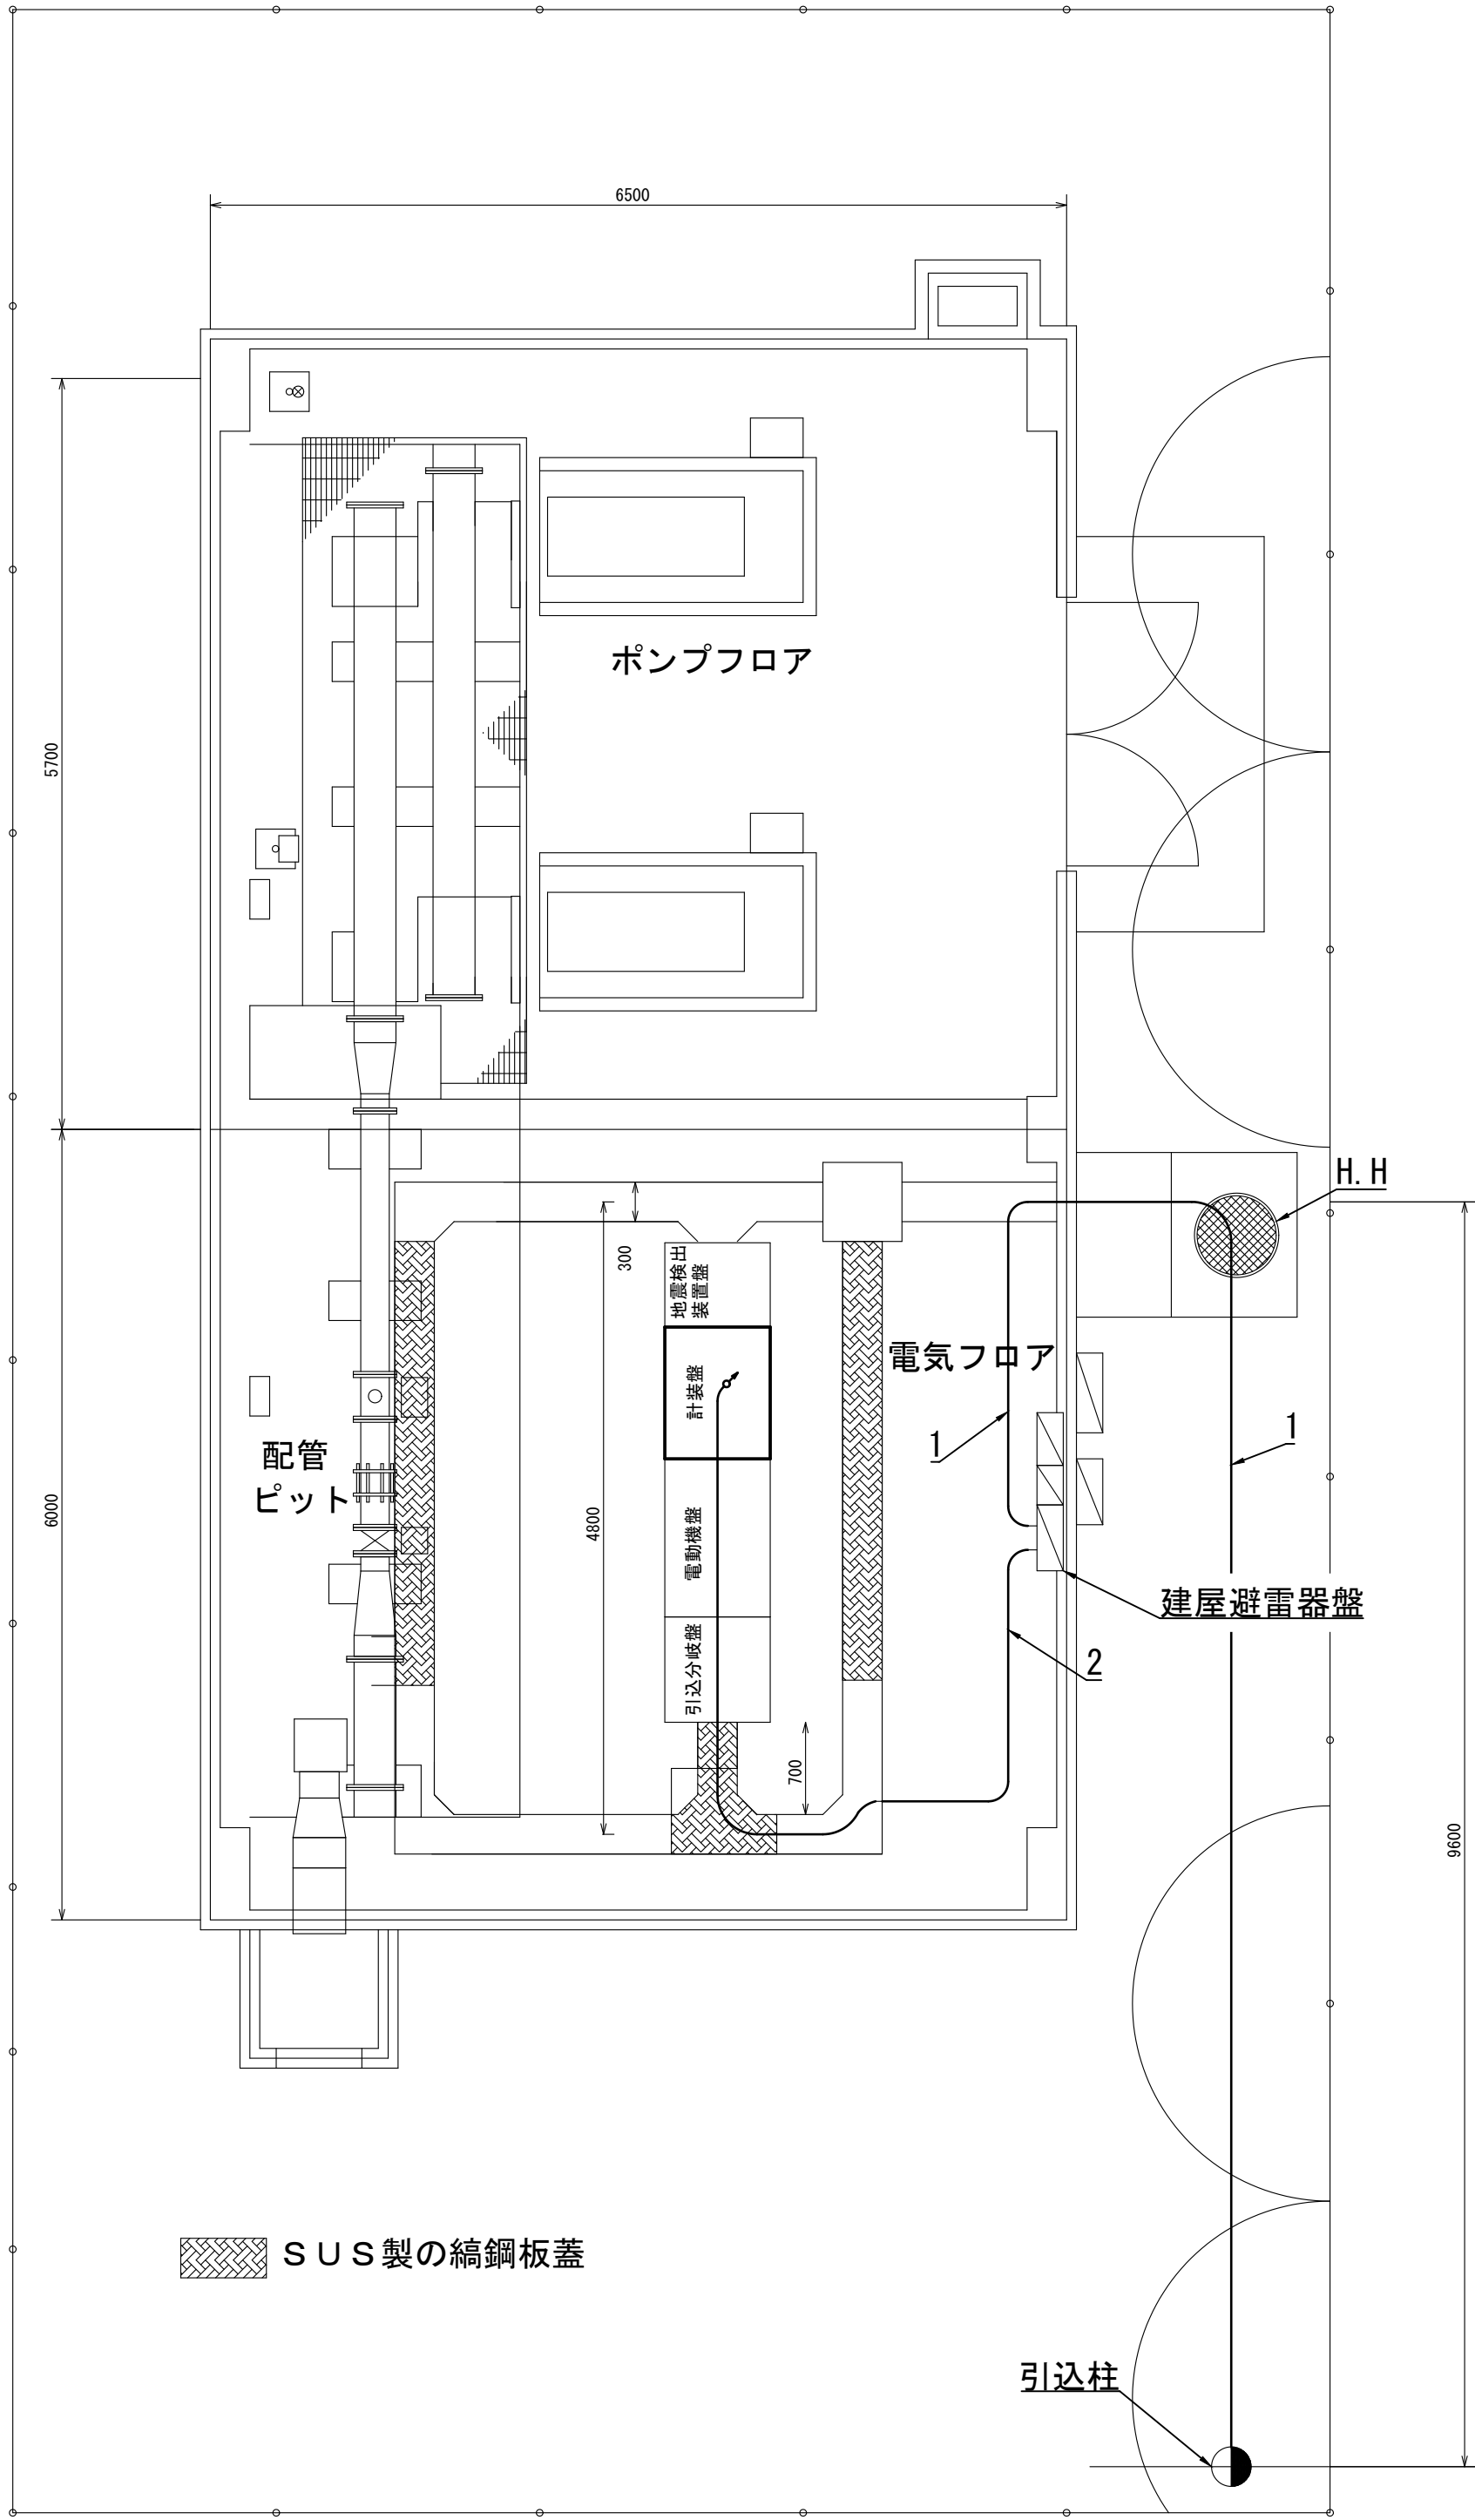


江並加圧ポンプ場平面図 S=1/50

番号	ケーブル種類	自	至	用途	電線管種
1	EM-CPEE-S 0.65mm-2P	引込柱	建屋避雷器盤	NTT専用回線	FEP30、ピット、CD28
2	EM-KPEV-S 2mm-5P	建屋避雷器盤	計装盤	アナログ信号	ピット、CD28
3	EM-CPEE-S 0.65mm-5P	引込柱	水位流量計盤	NTT専用回線	FEP30
4	KPEE-S1.25sq-1P	引込柱	制御・計装盤	NTT専用回線	G16、ラック
5	EM-KPEV-S 0.9mm-3P	保安器箱	計装盤	NTT専用回線	G16


ケーブルリスト

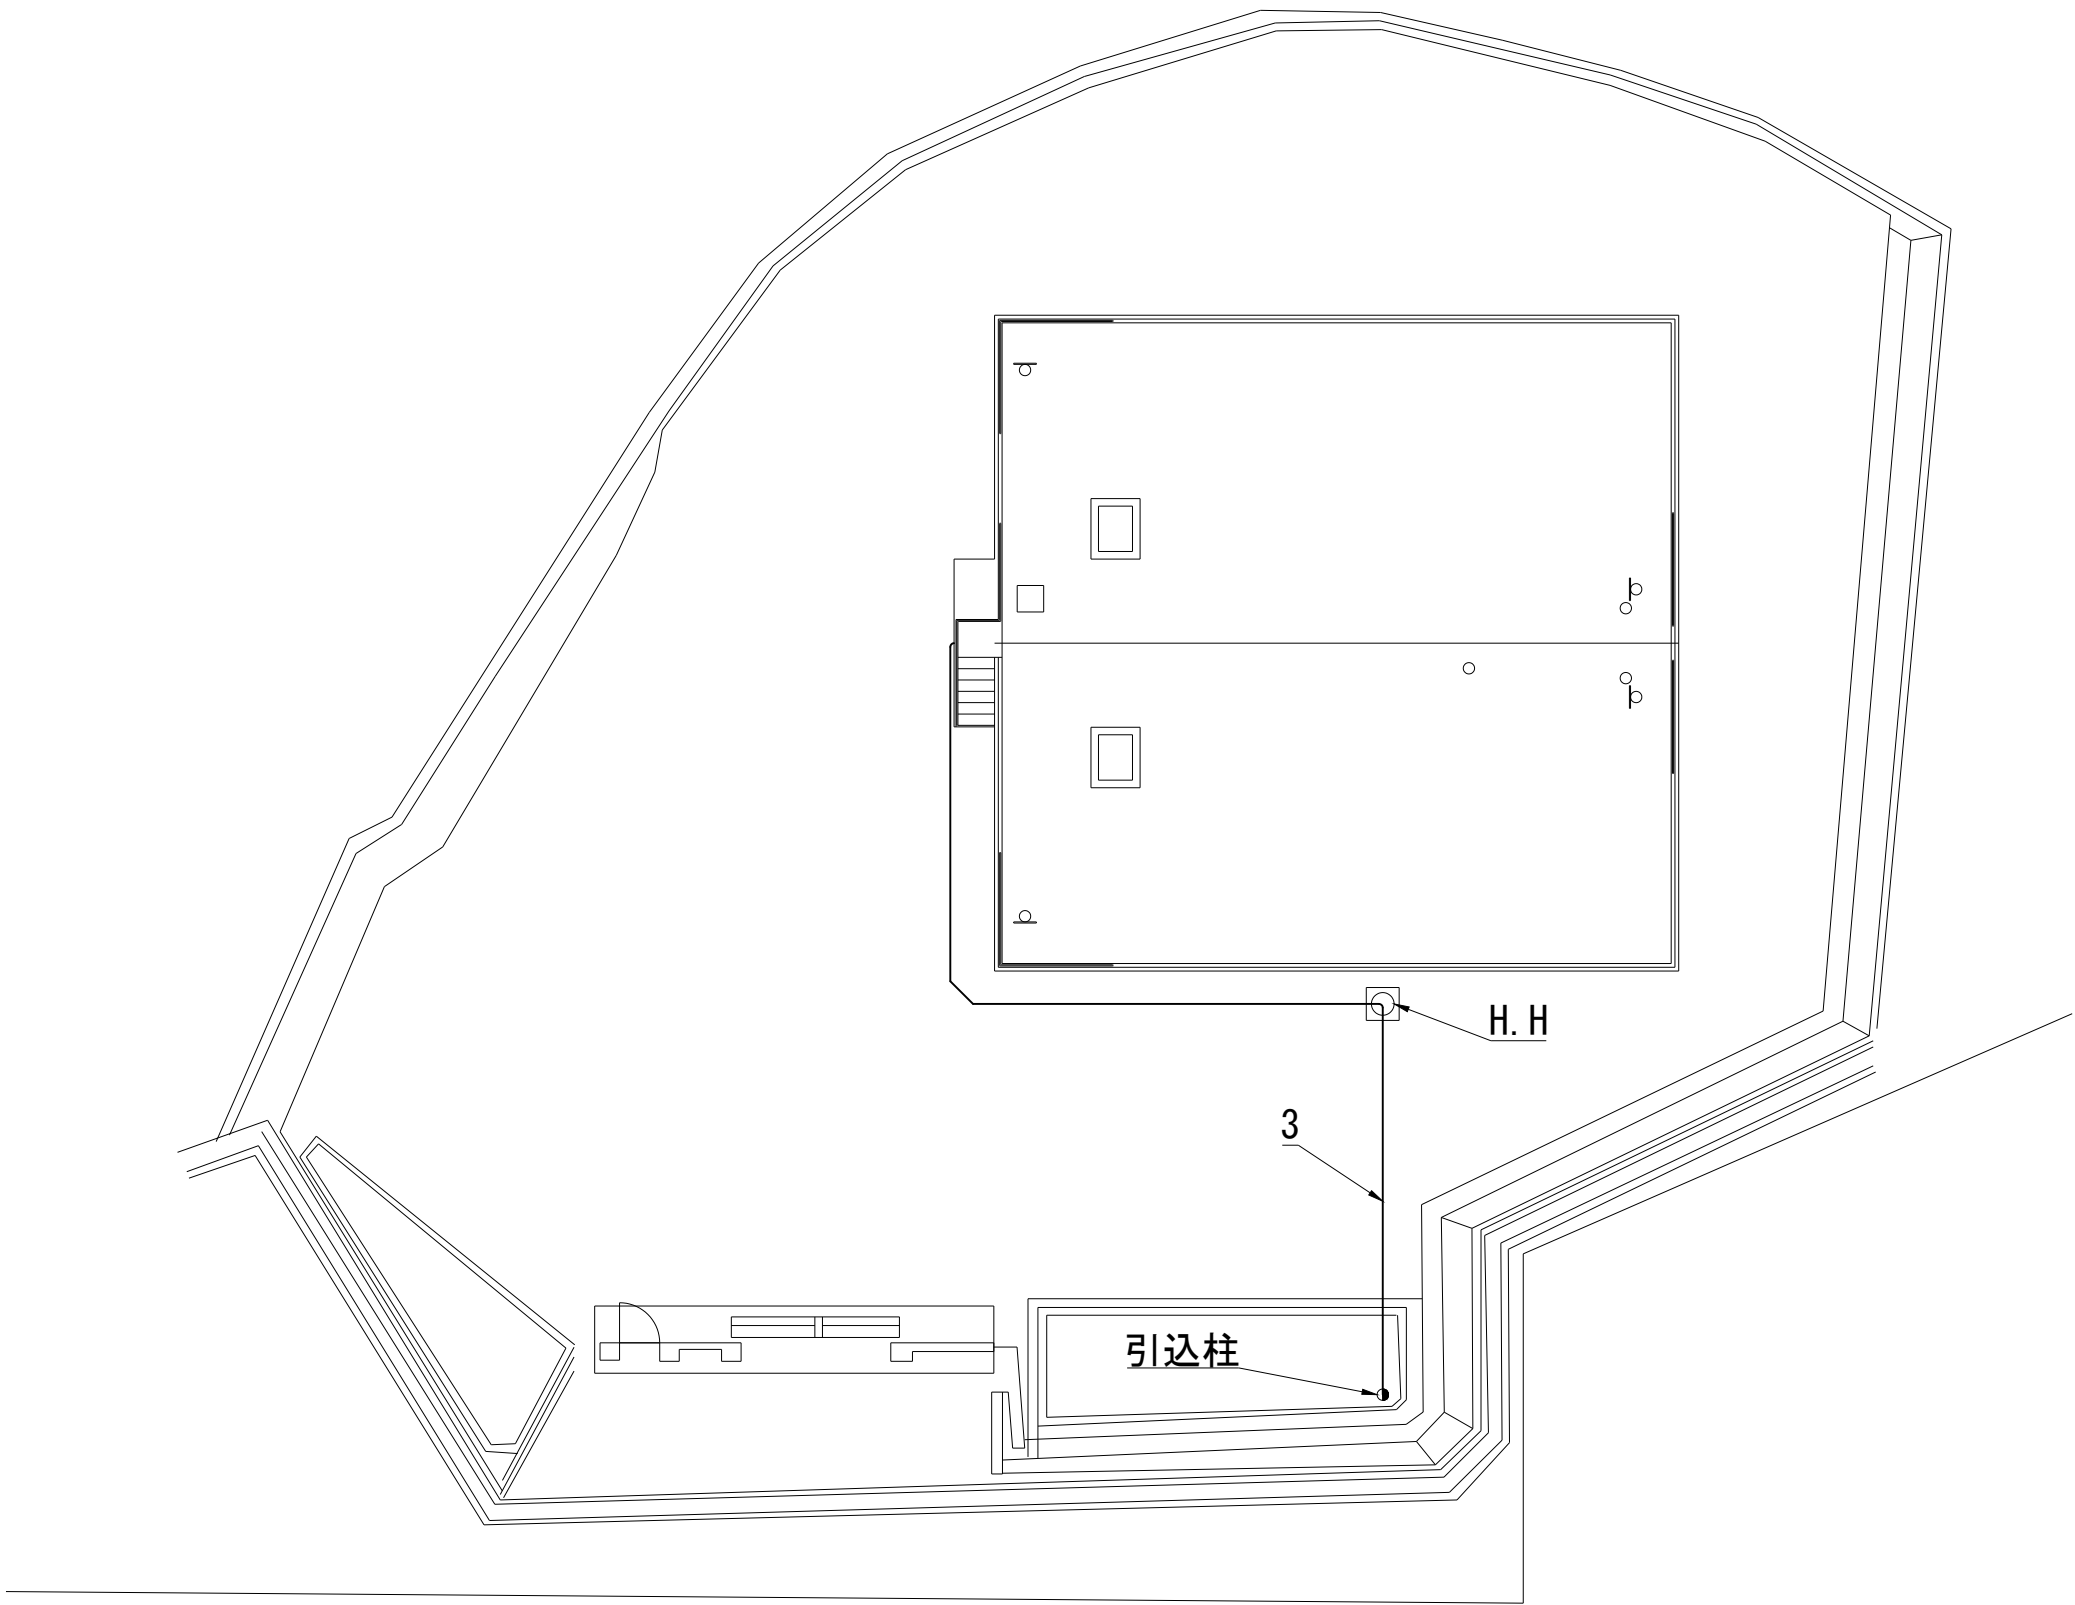

甲浦配水池平面図 S=1/200

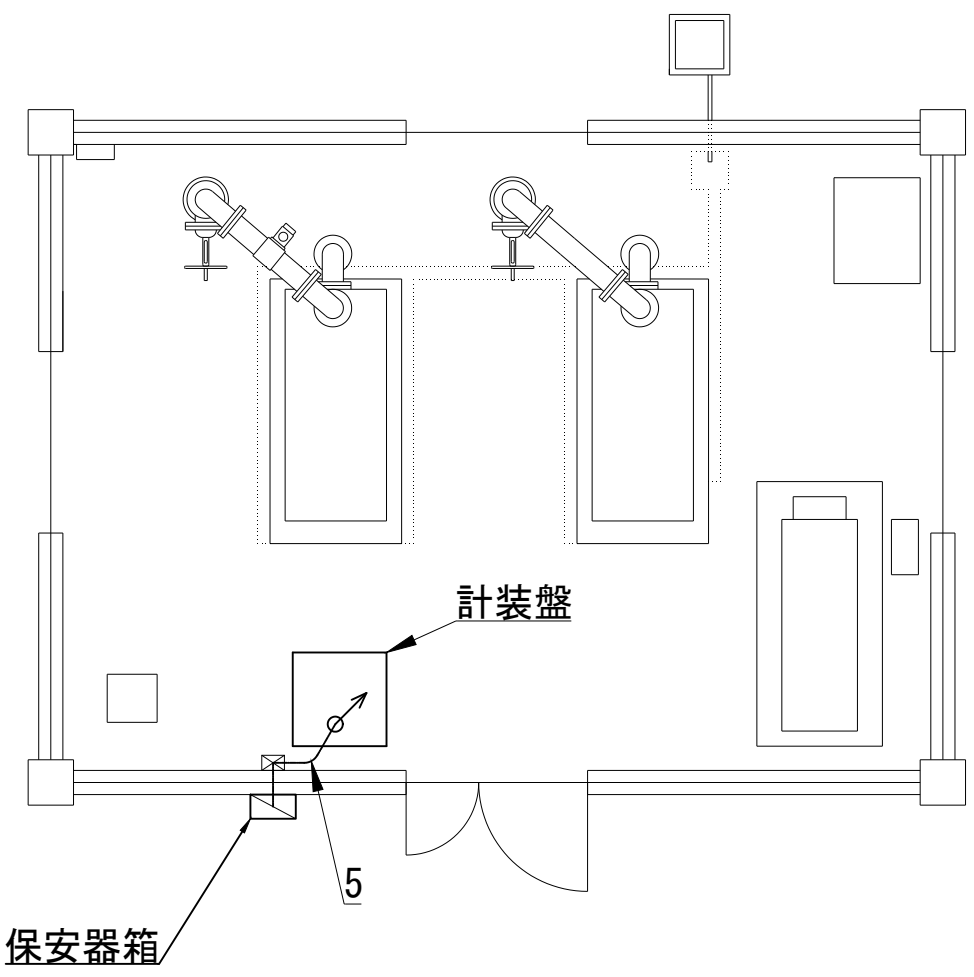

旭東第5取水場 平面図 S=1/50

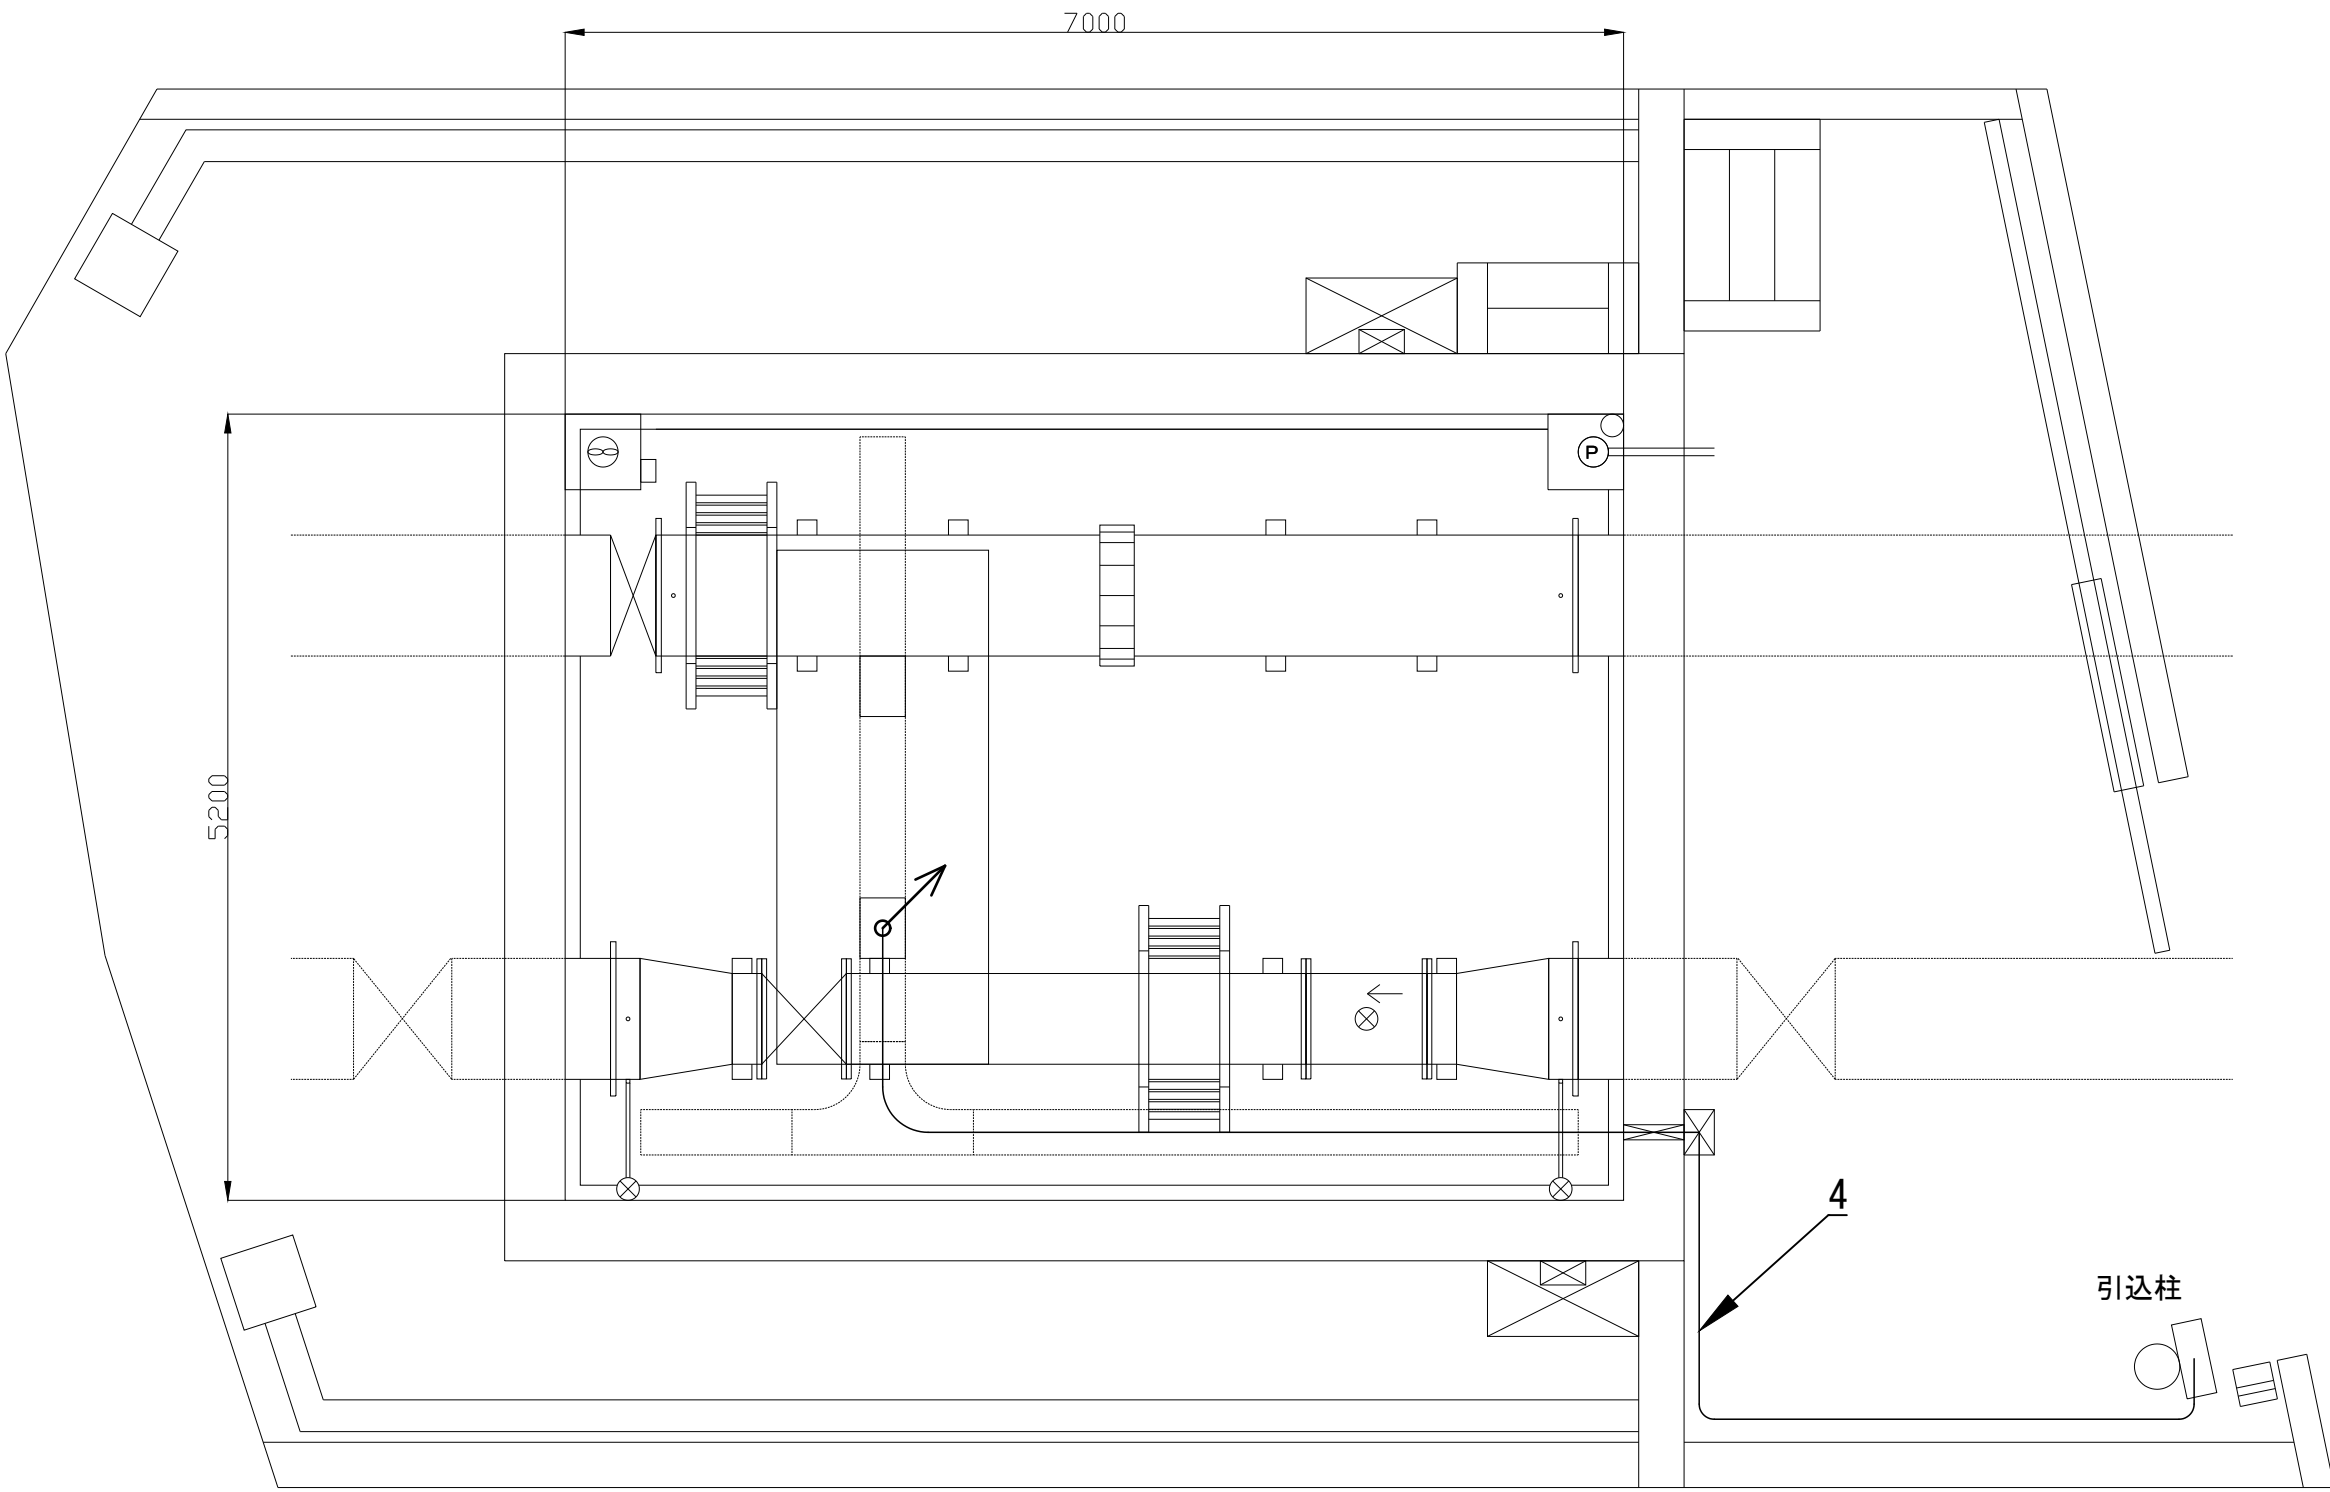

西川原配水制御所平面図 S=1/50

注記
太線は施工箇所を示す

図名	NO. 8/8
	西川原配水制御所ほか室内機器取替工事 ケーブル撤去図
	縮尺 1/50, 1/200
岡山市水道局配水部施設整備課	