


高屋公園

幡多小学校


国道250号



工事場所：中区兼基269番地の3

百間川

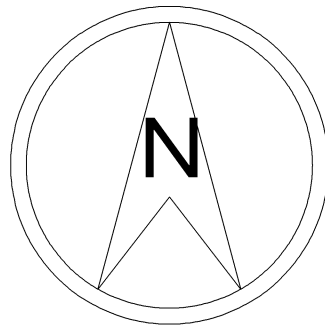


位置図

 

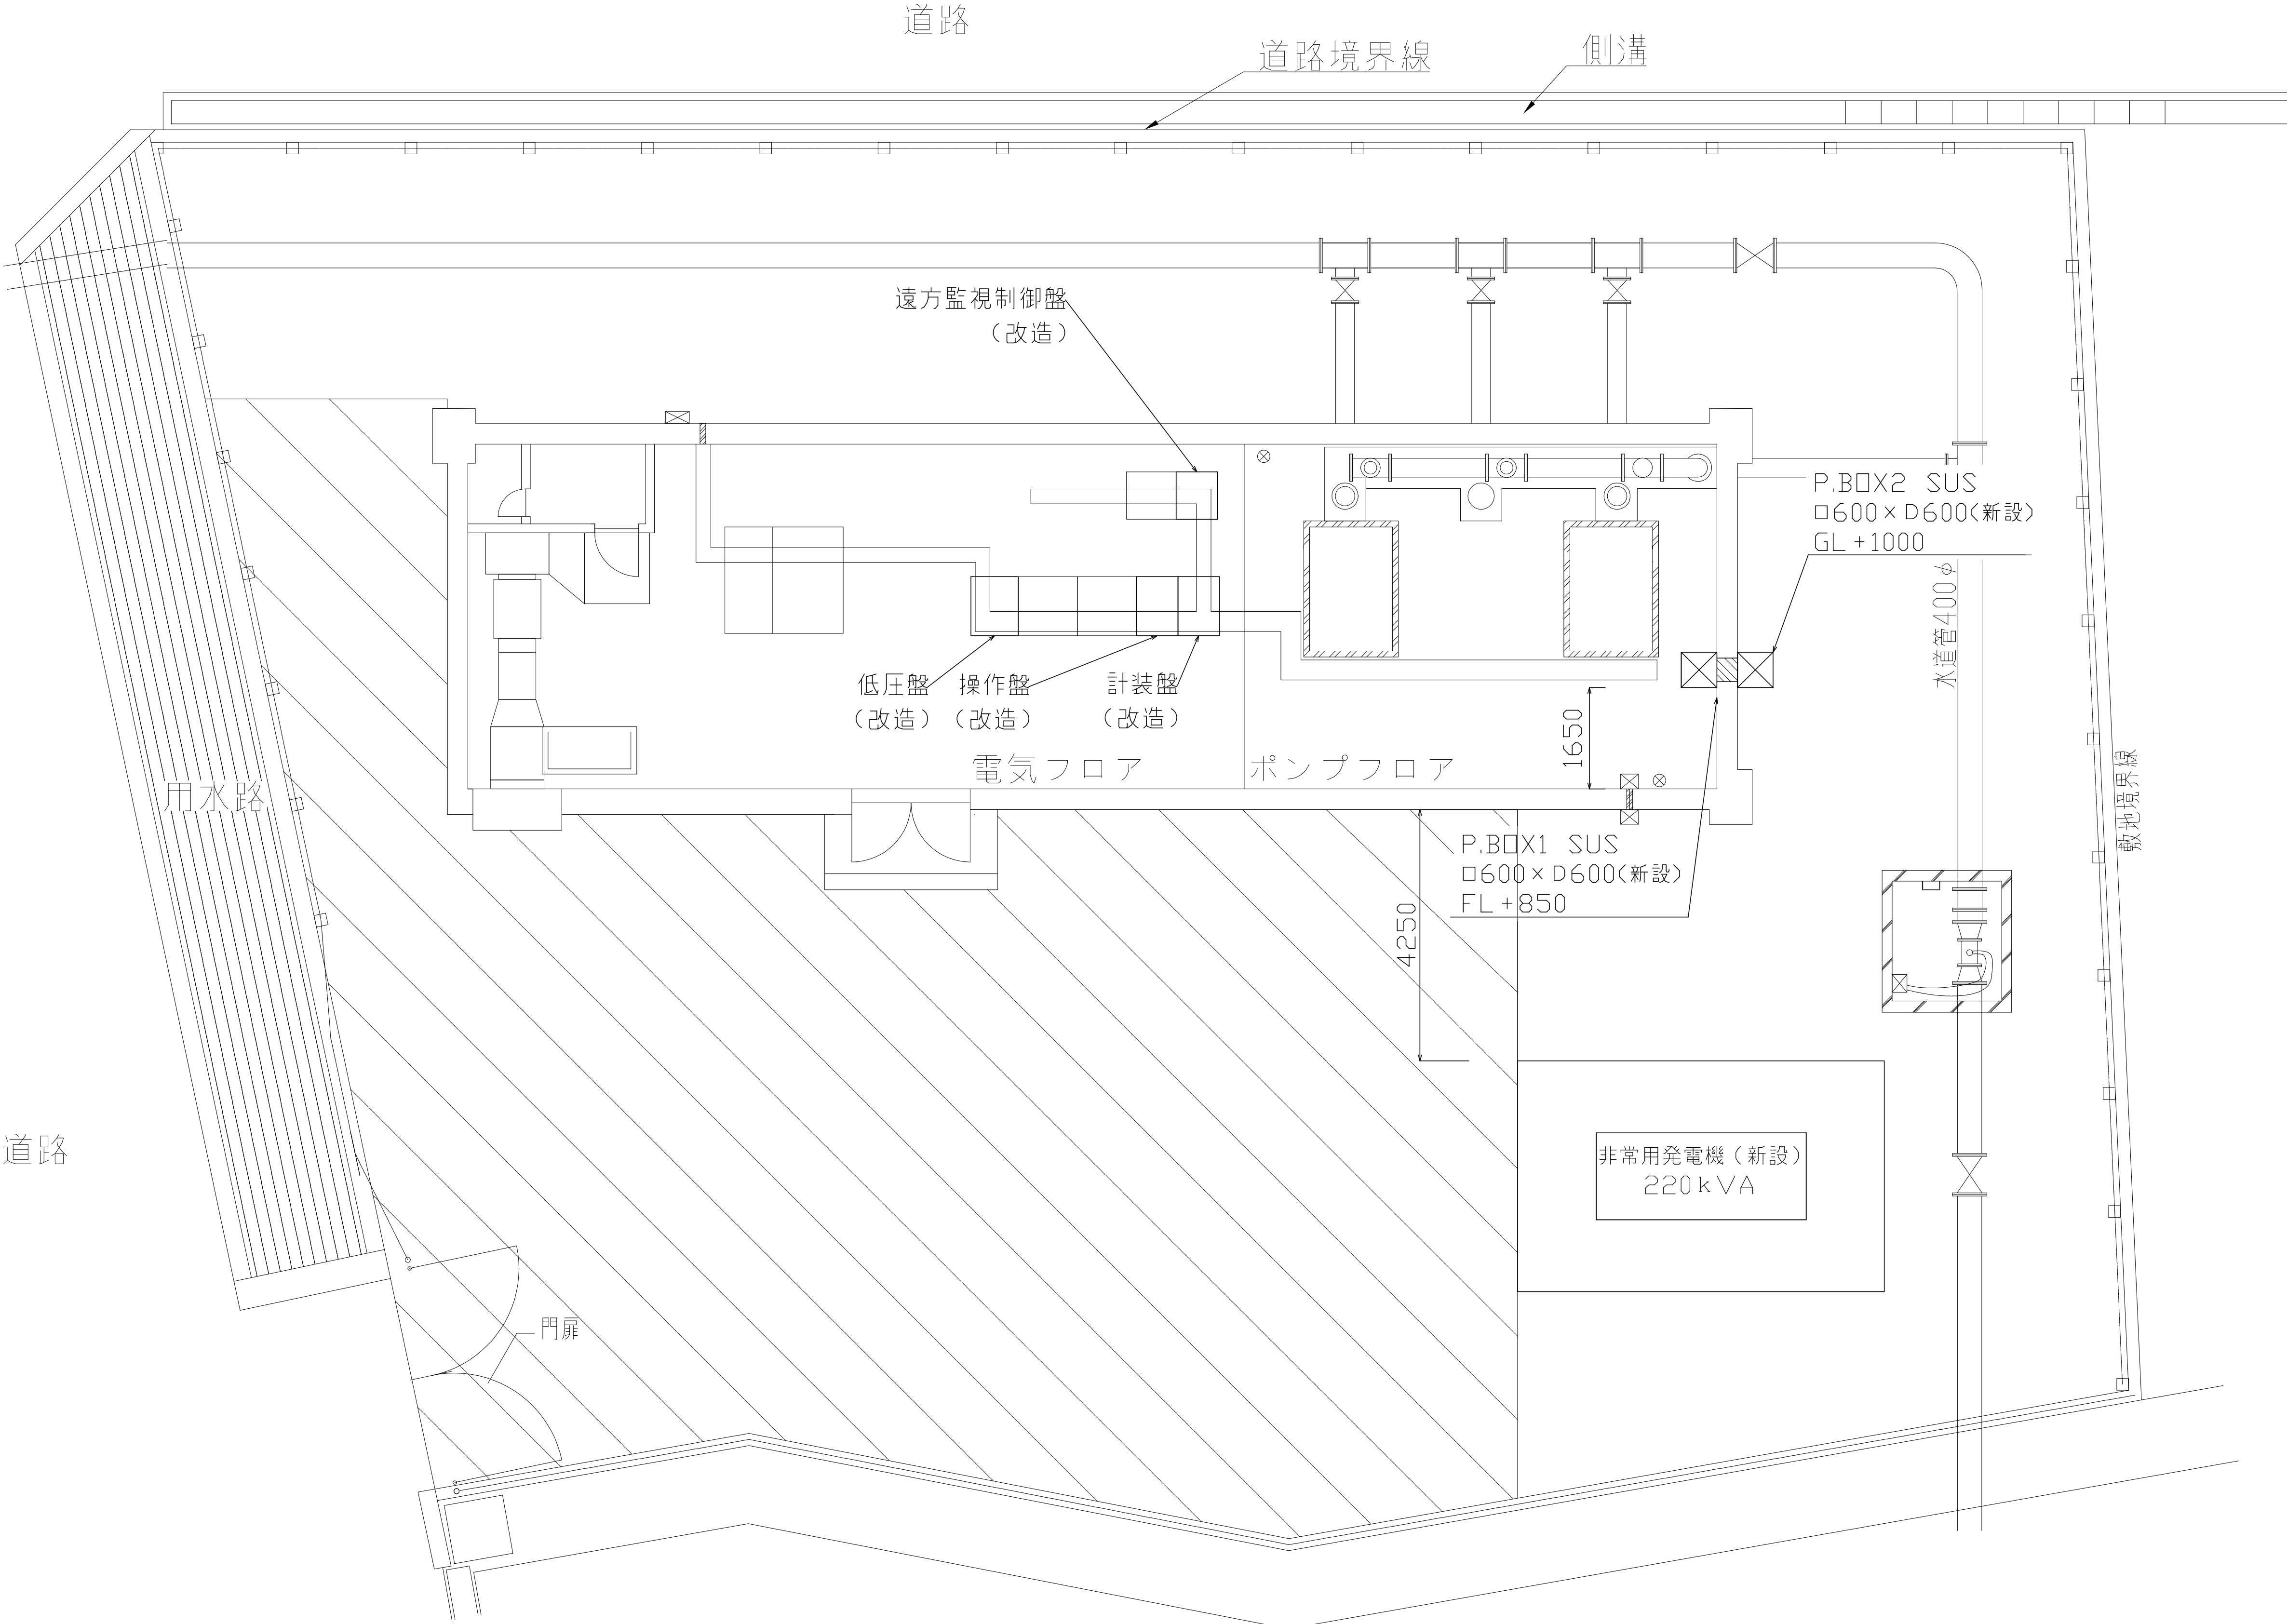
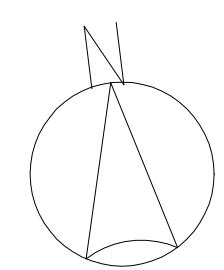


敷地平面図


図名	兼基加圧ポンプ場	No.1/4
	非常用発電機設置工事	
	敷地平面図	
	縮尺	A1 1/60
	岡山市水道局配水部浄水課	

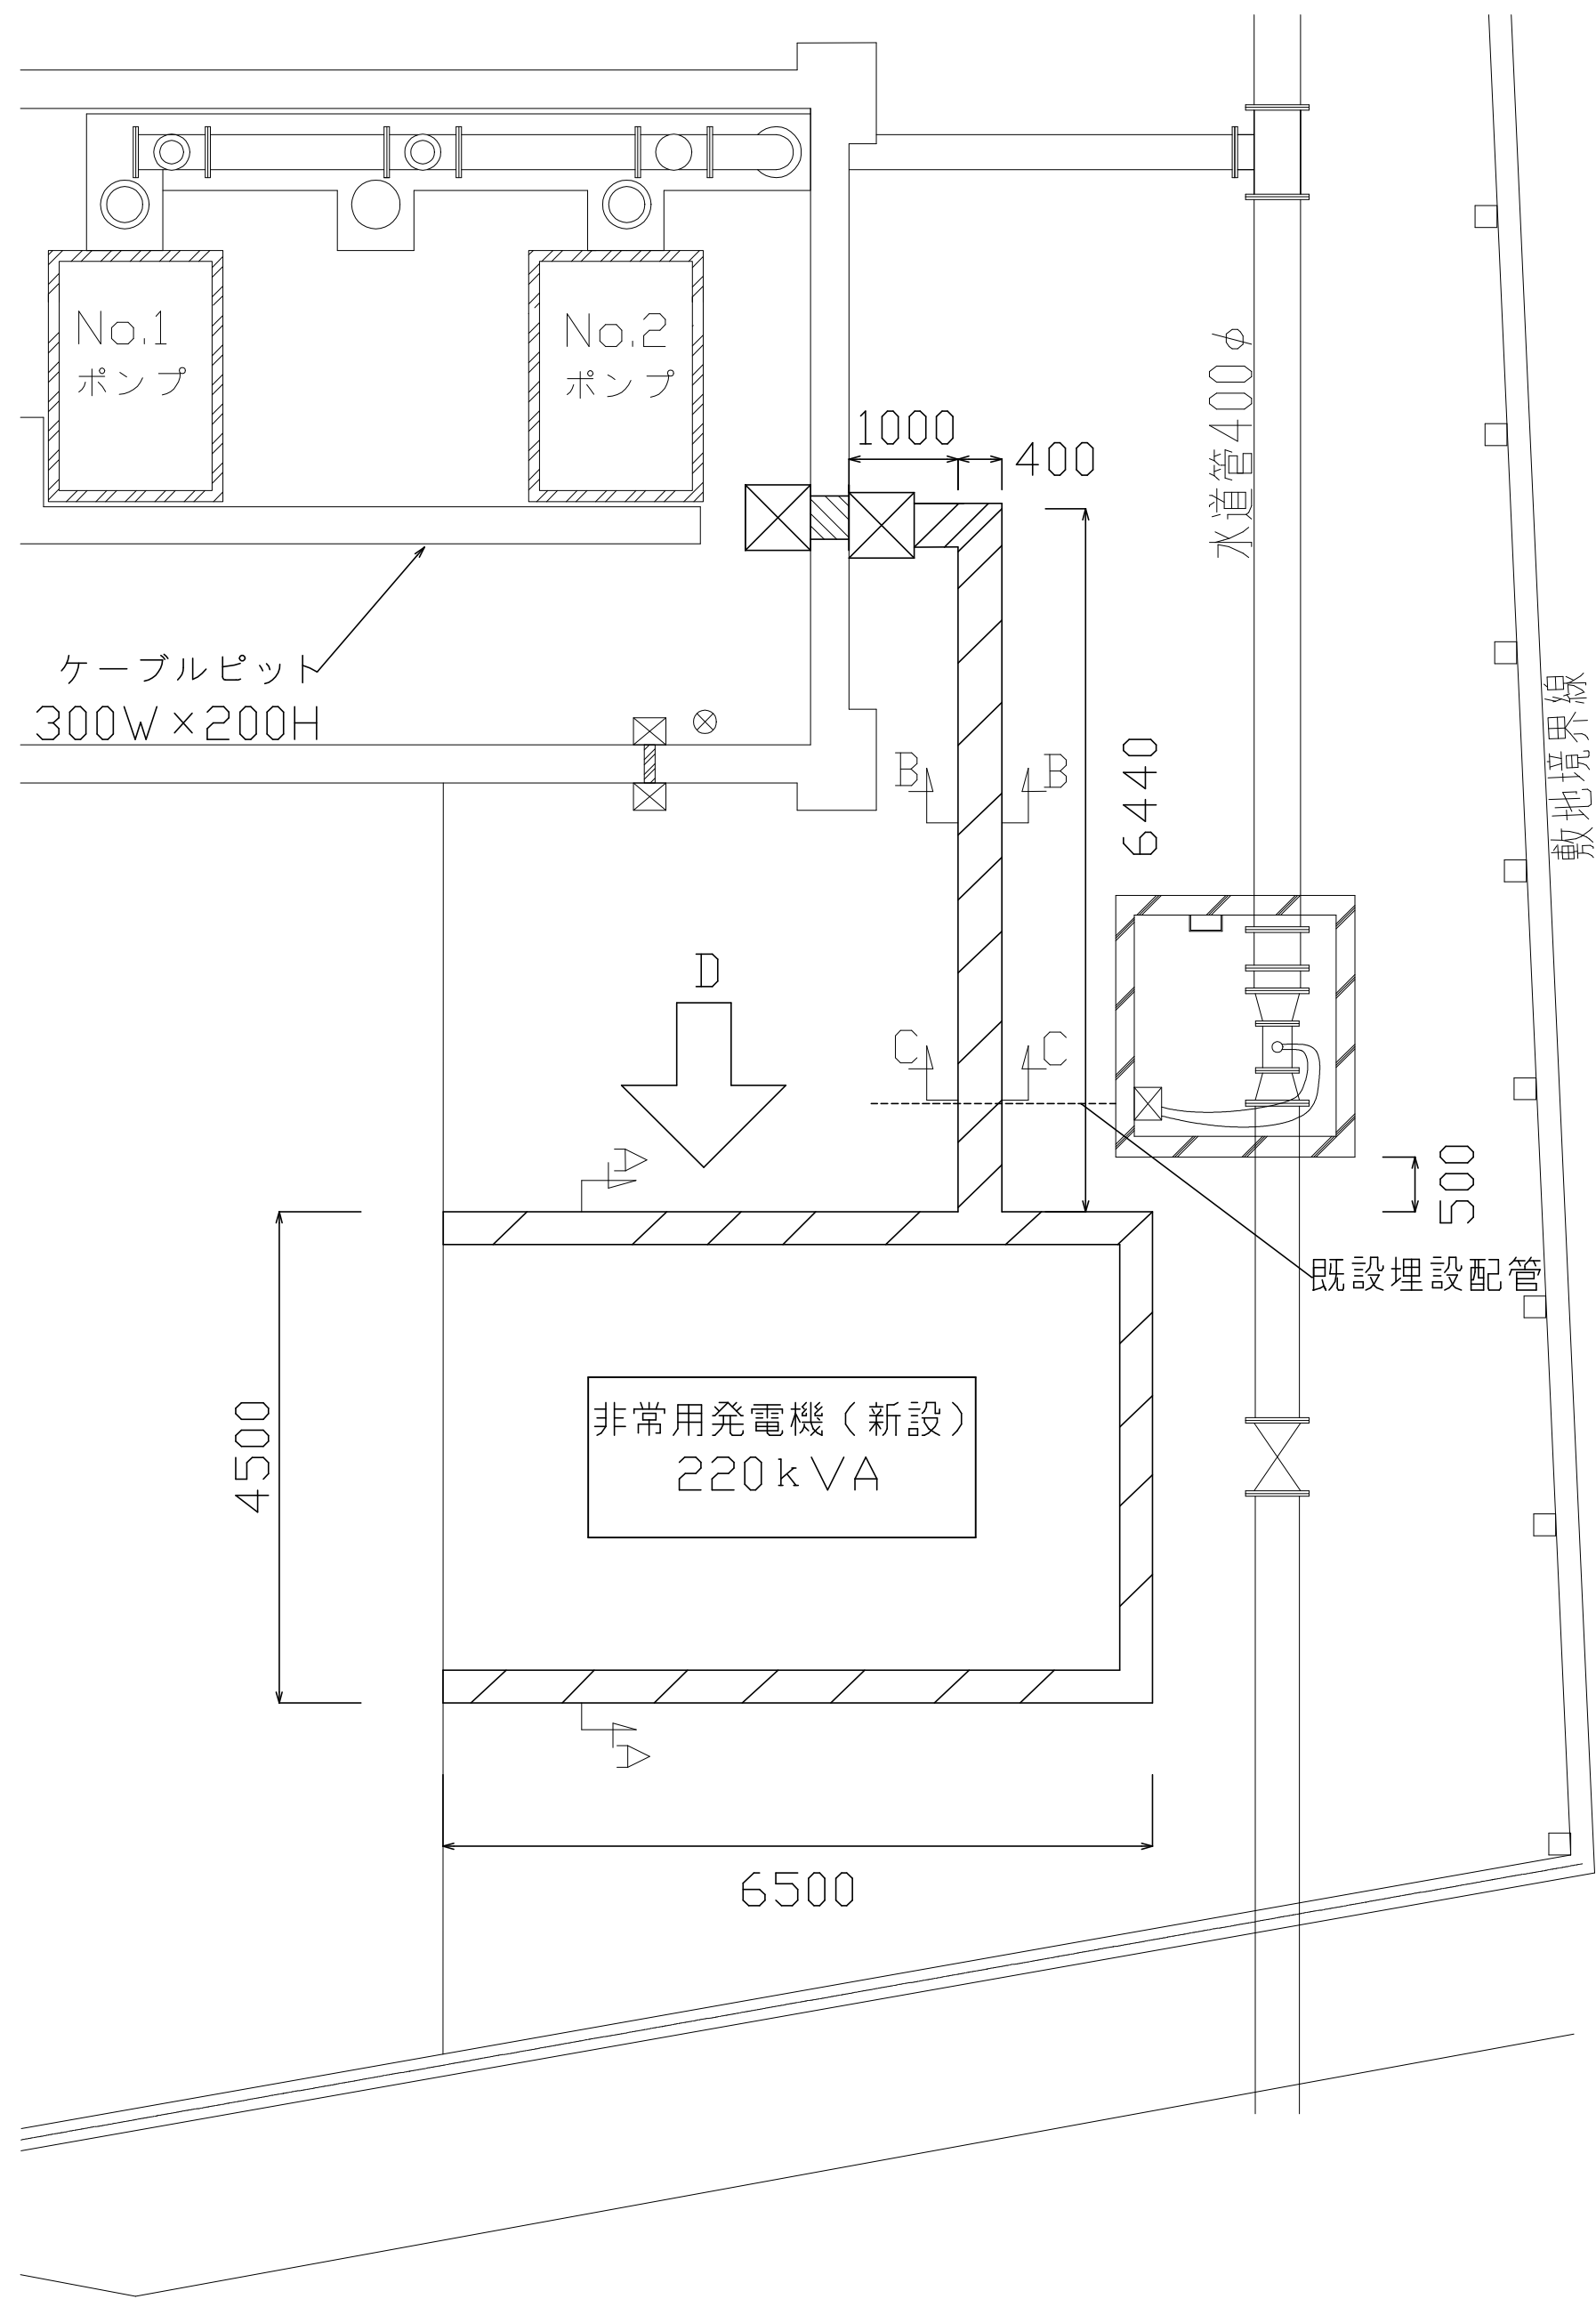



掘削平面図

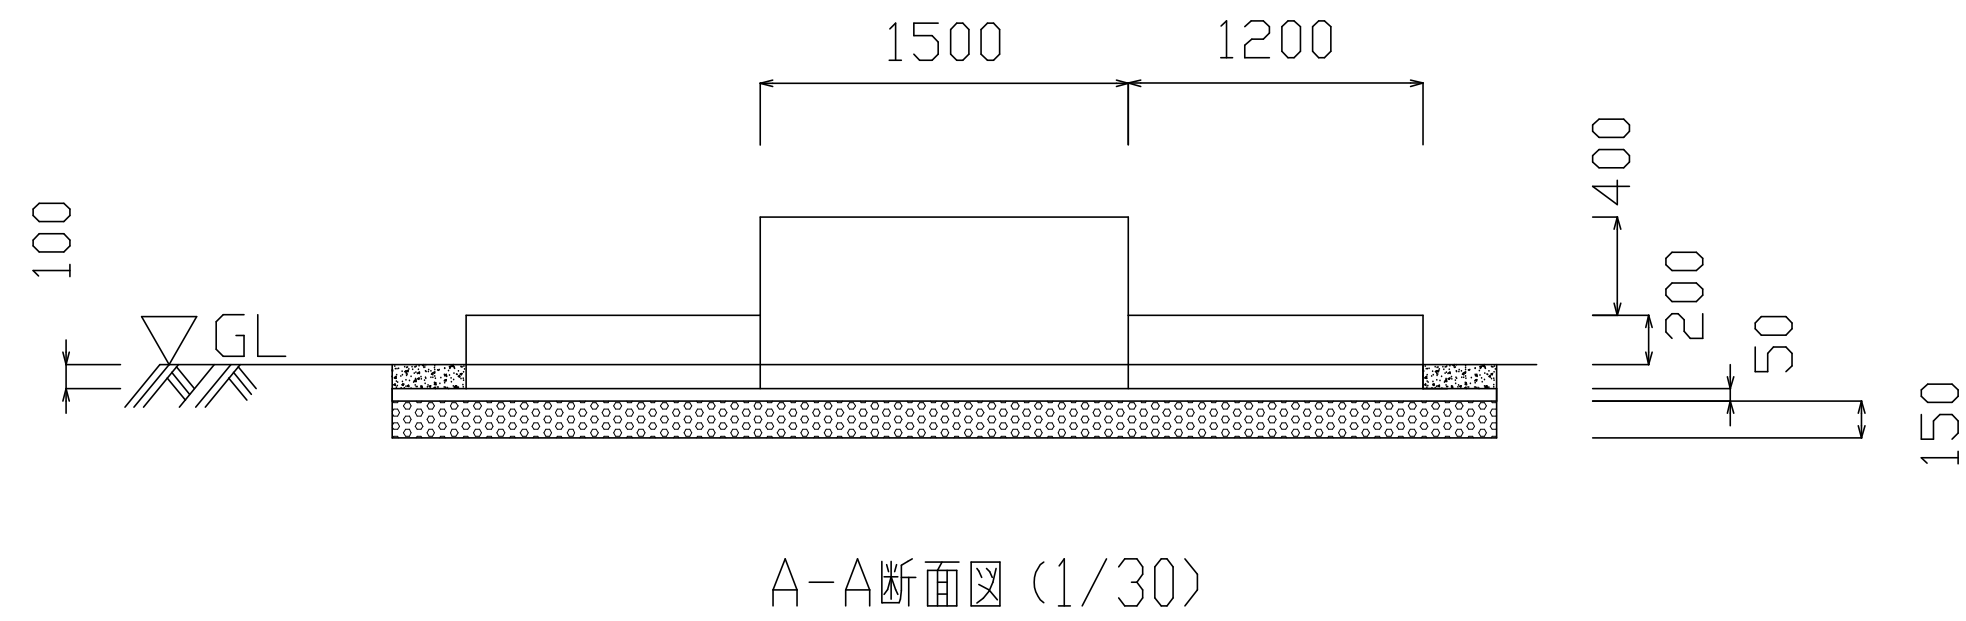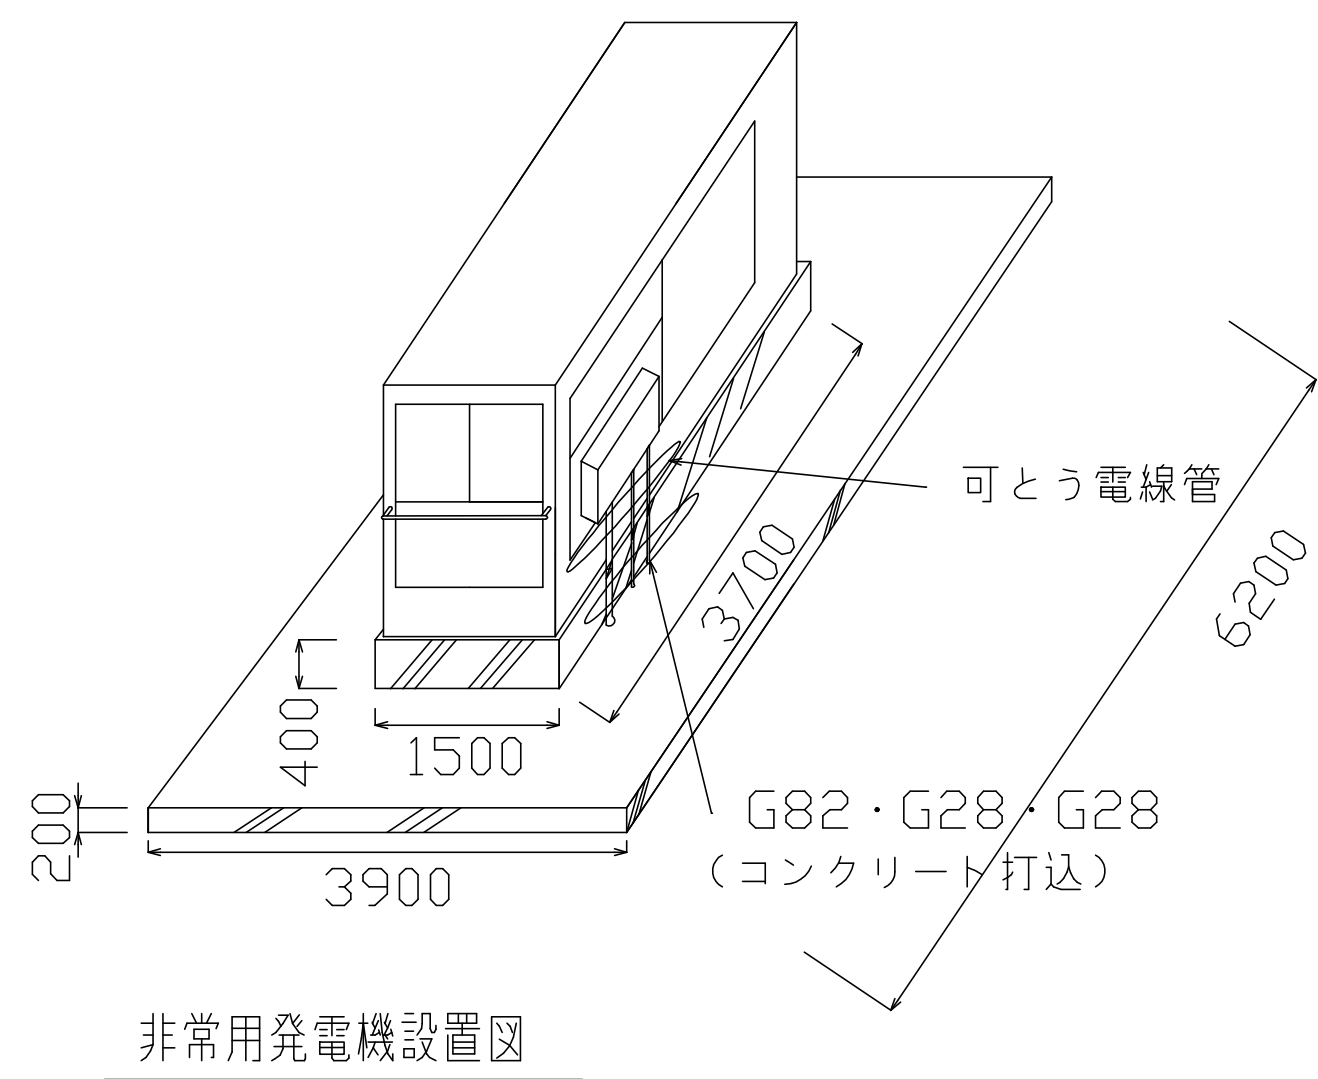


A-A断面図 (1/30)

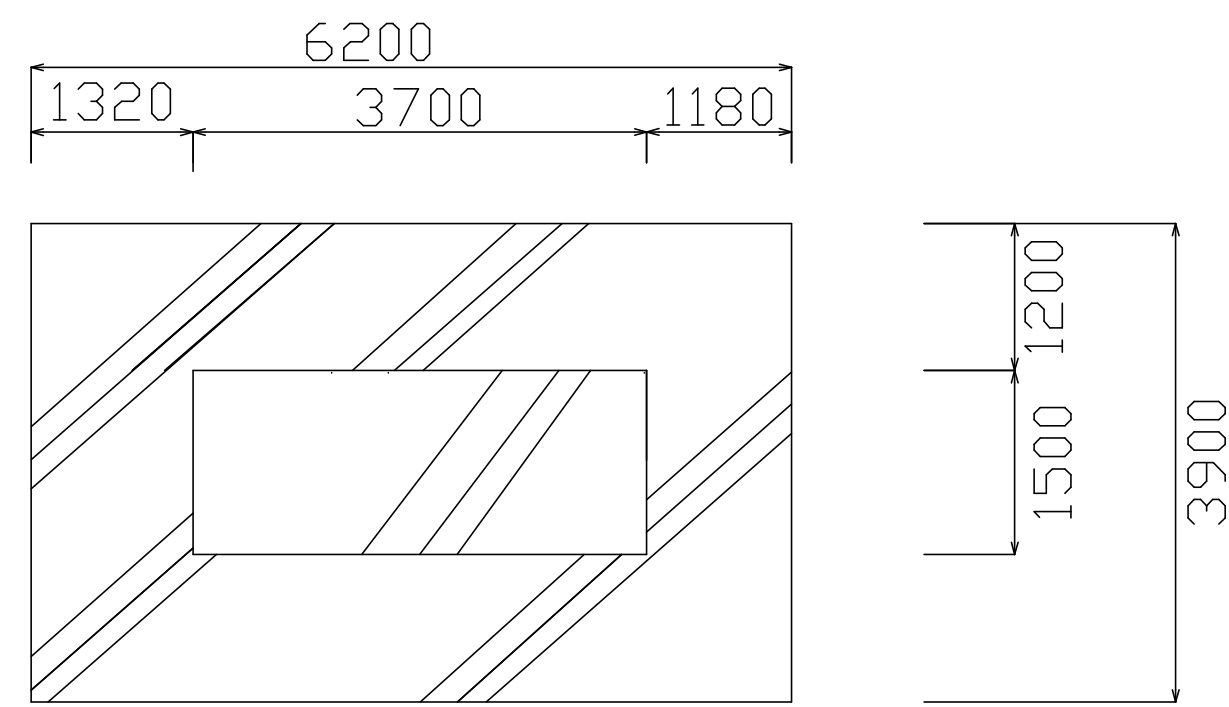


基礎平面図

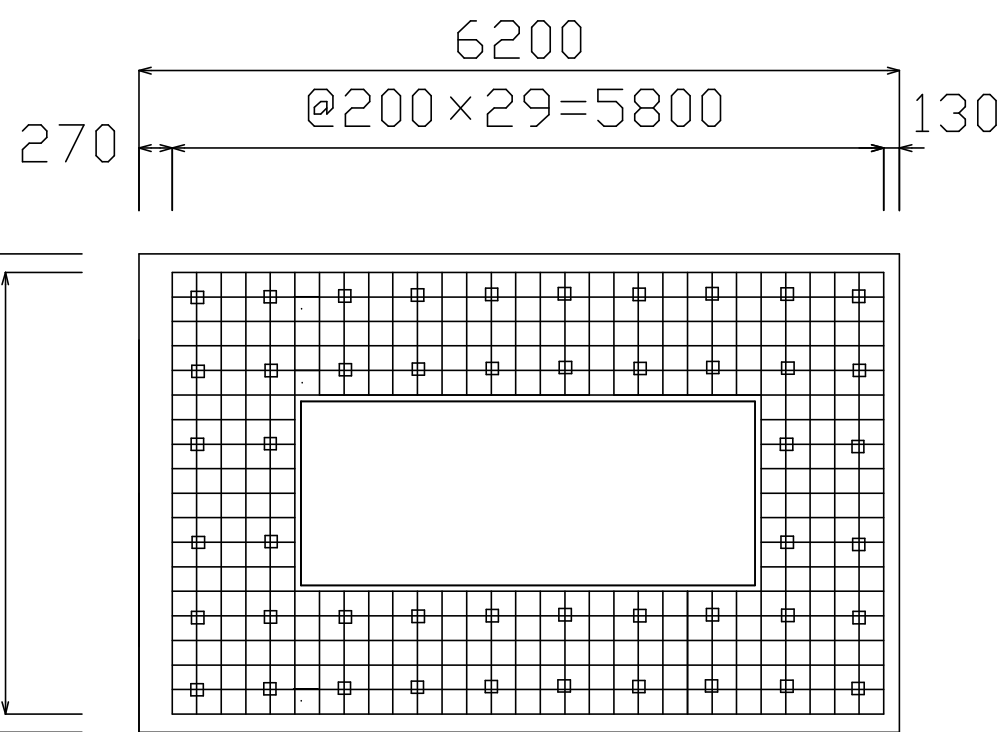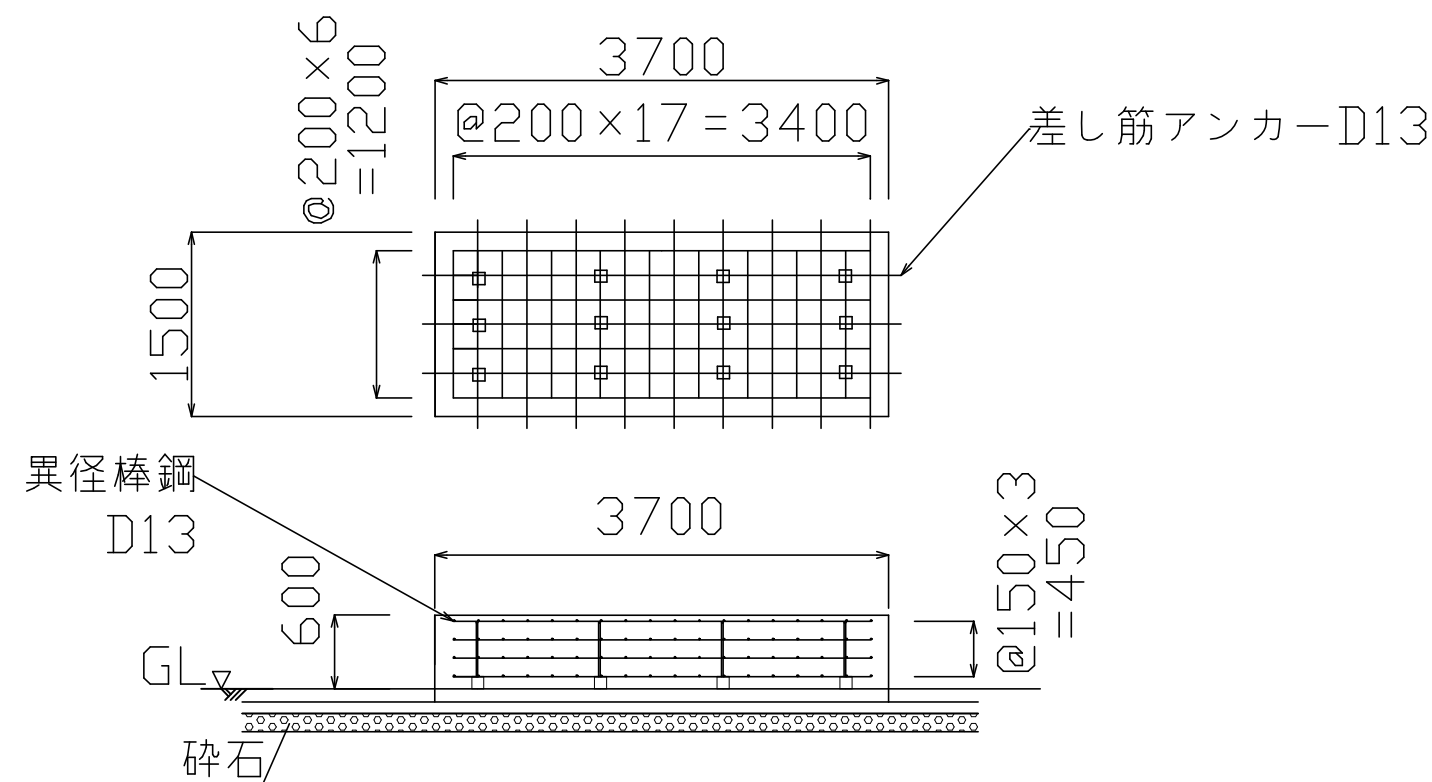


基礎背筋図 D矢視

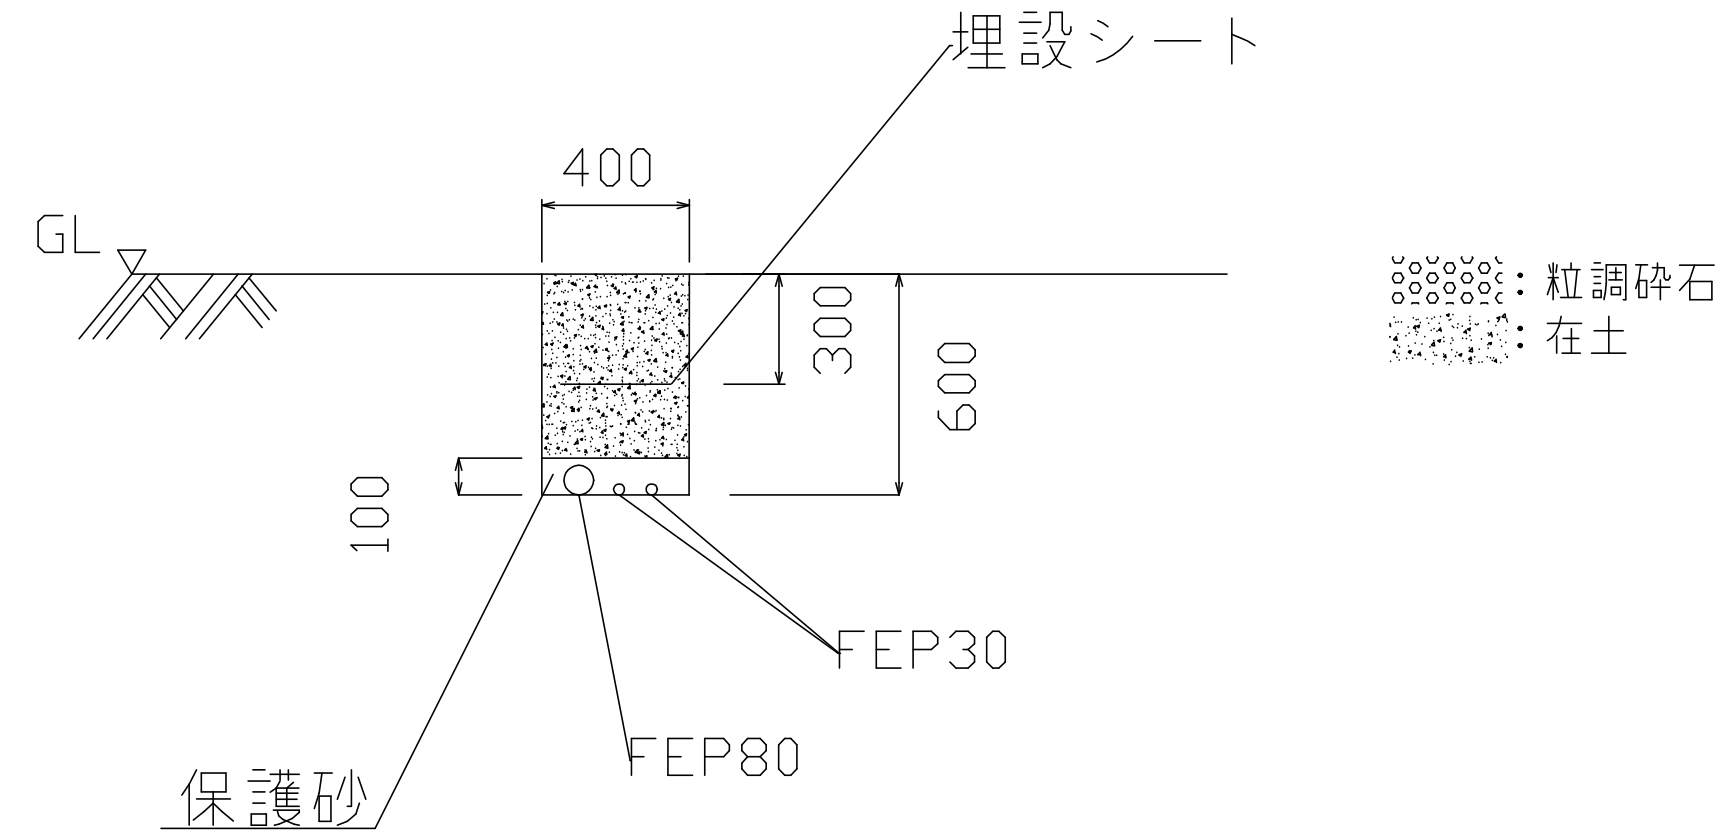

B-B断面図 (1/20)

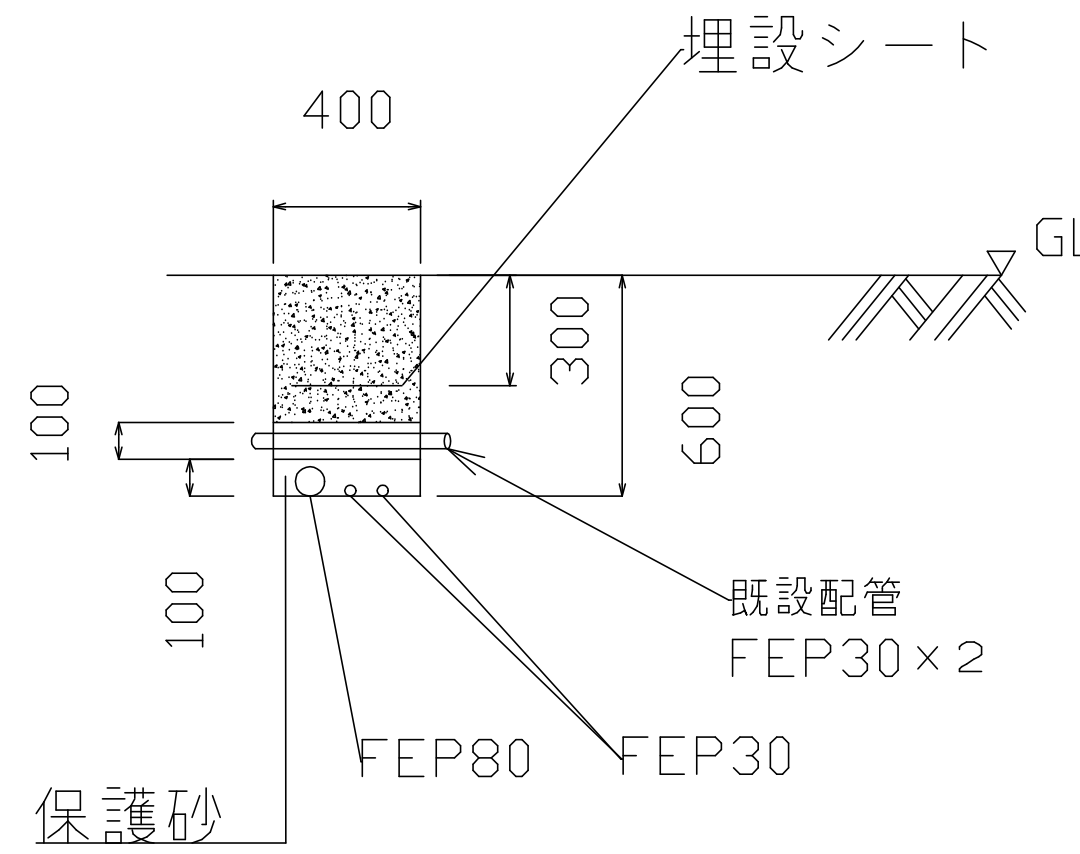


C-C断面図 (1/20)

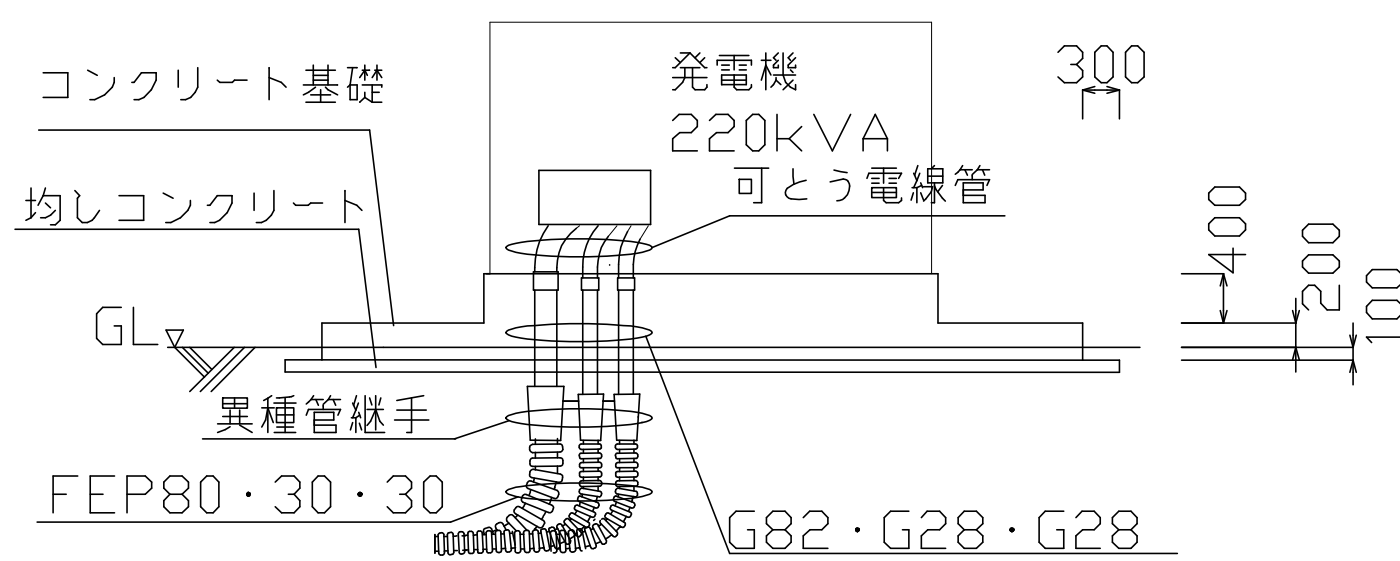


立面図 D矢視


図名	兼基加圧ポンプ場 No.2/4
	非常用発電機設置工事
	掘削平面図・発電機設置図
縮尺 A1 1/60	
岡山市水道局配水部浄水課	

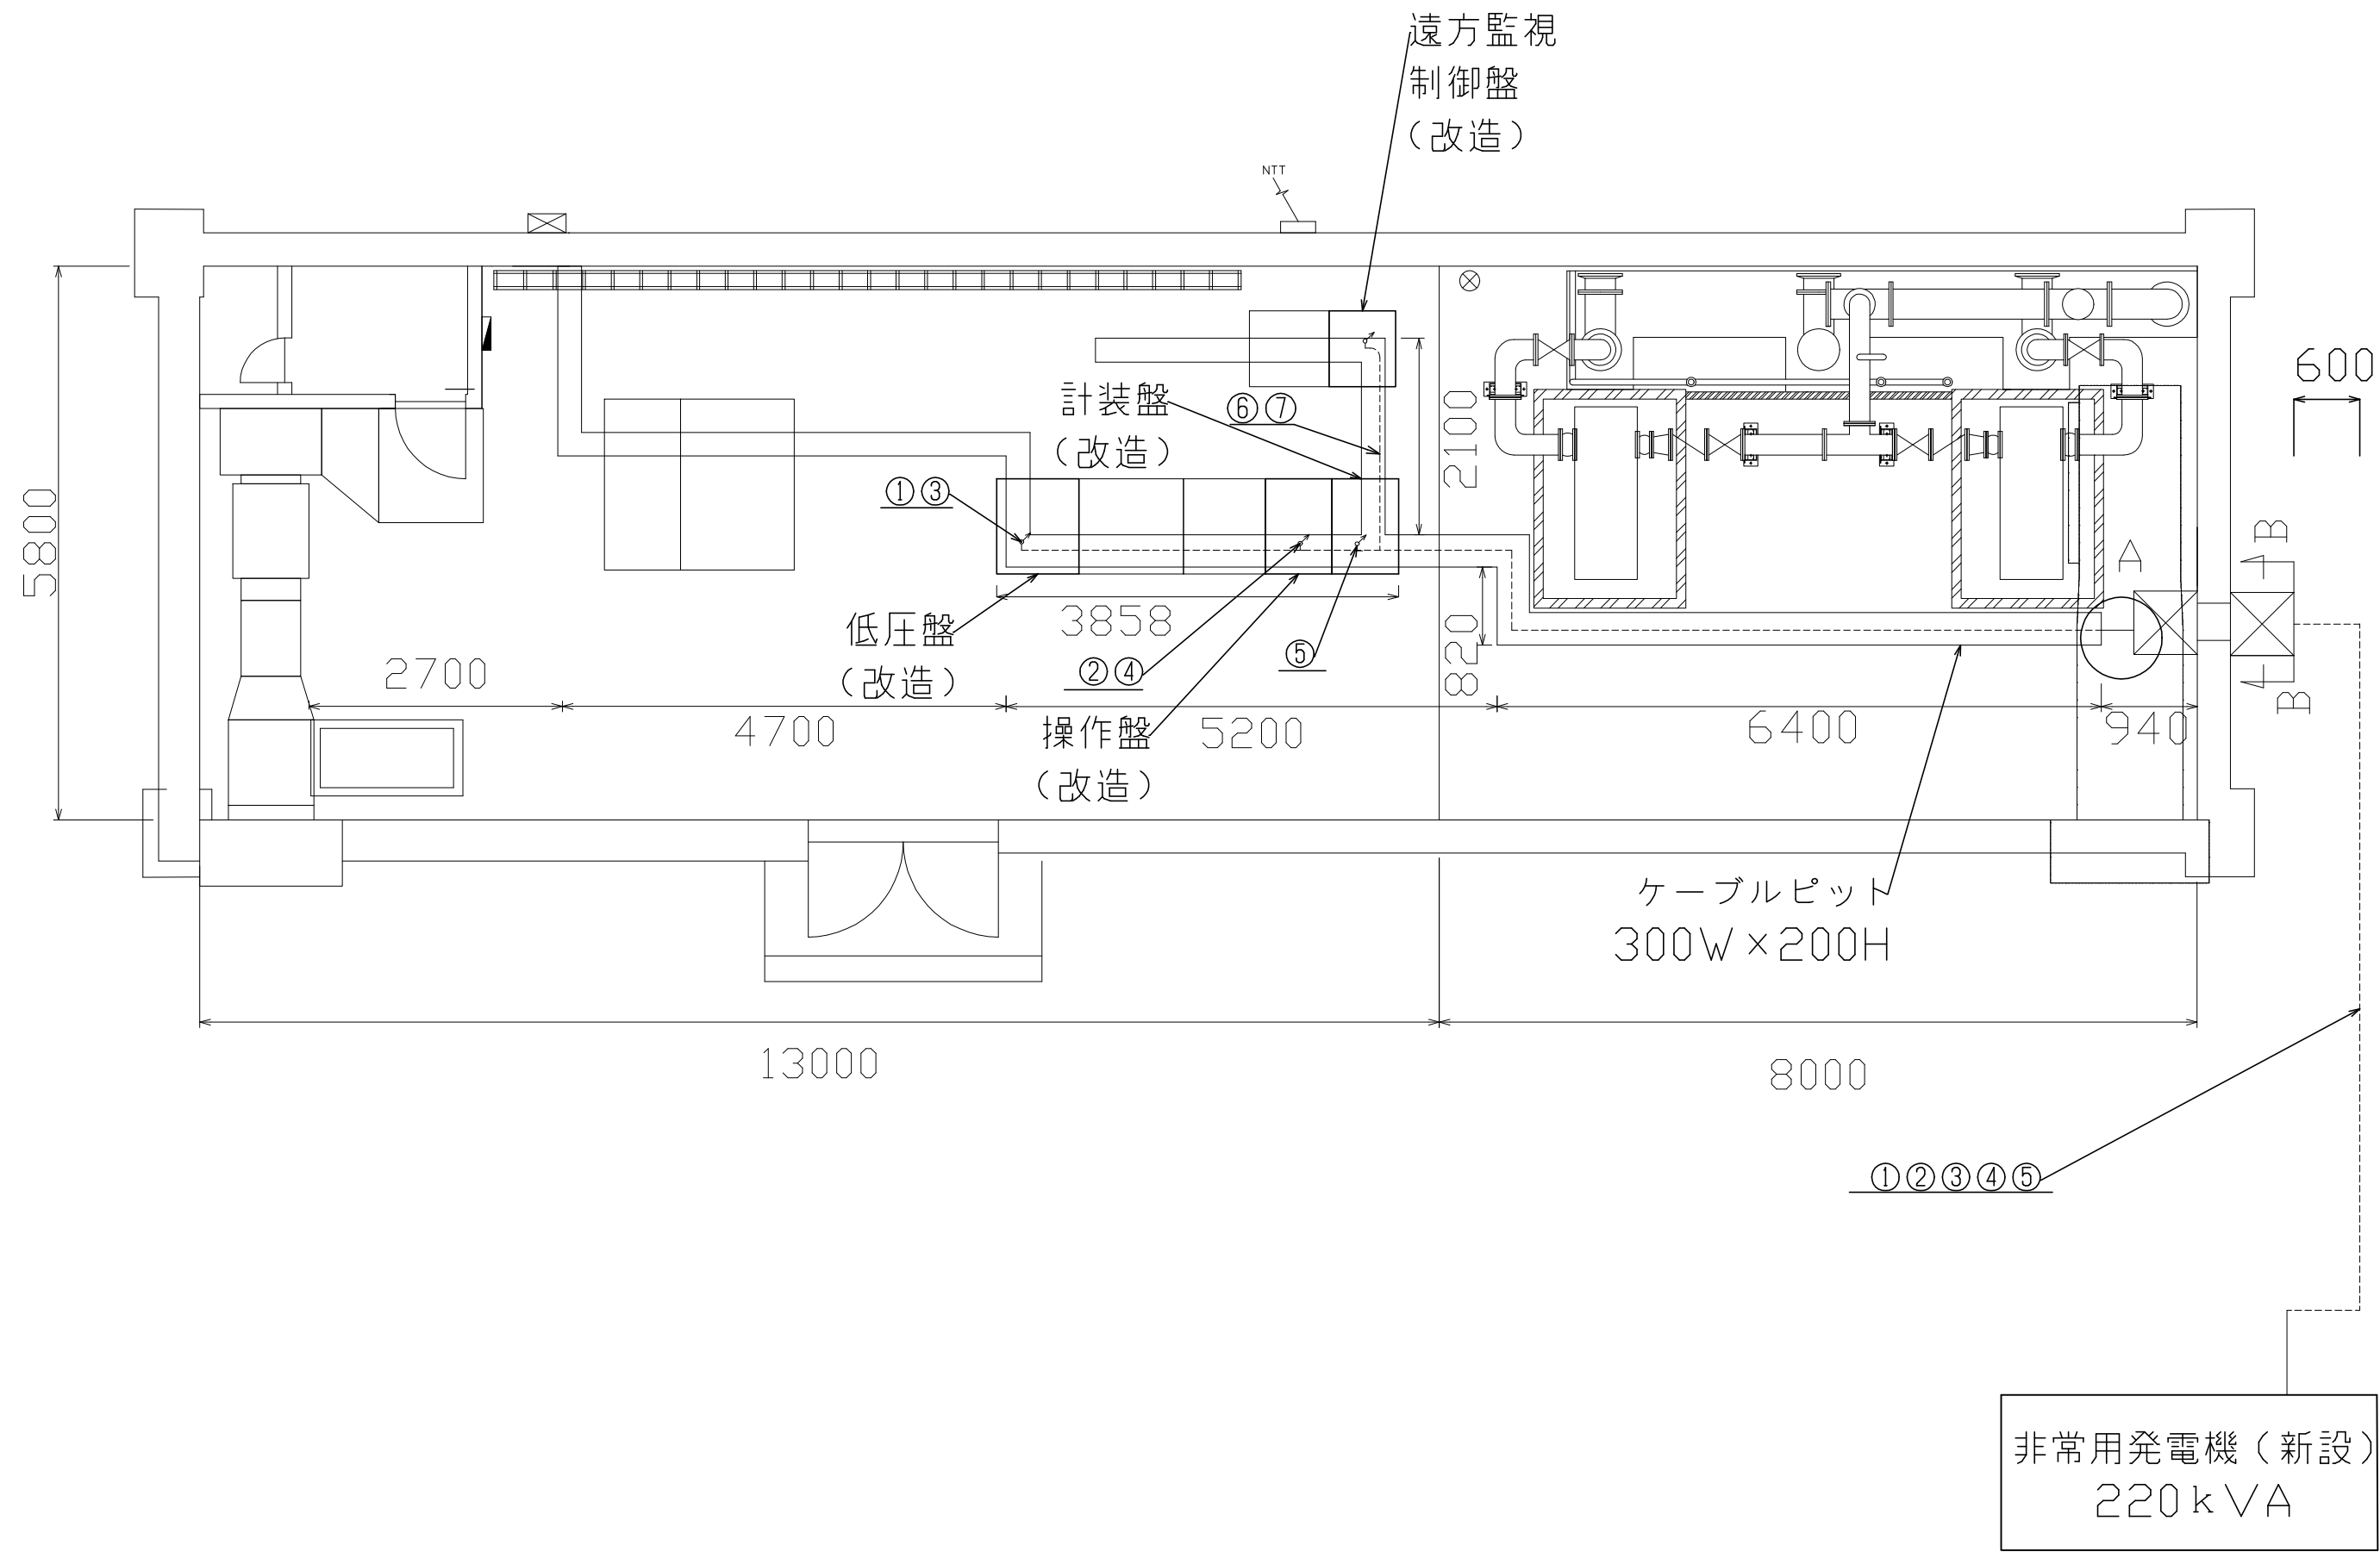

新設ケーブル布設図

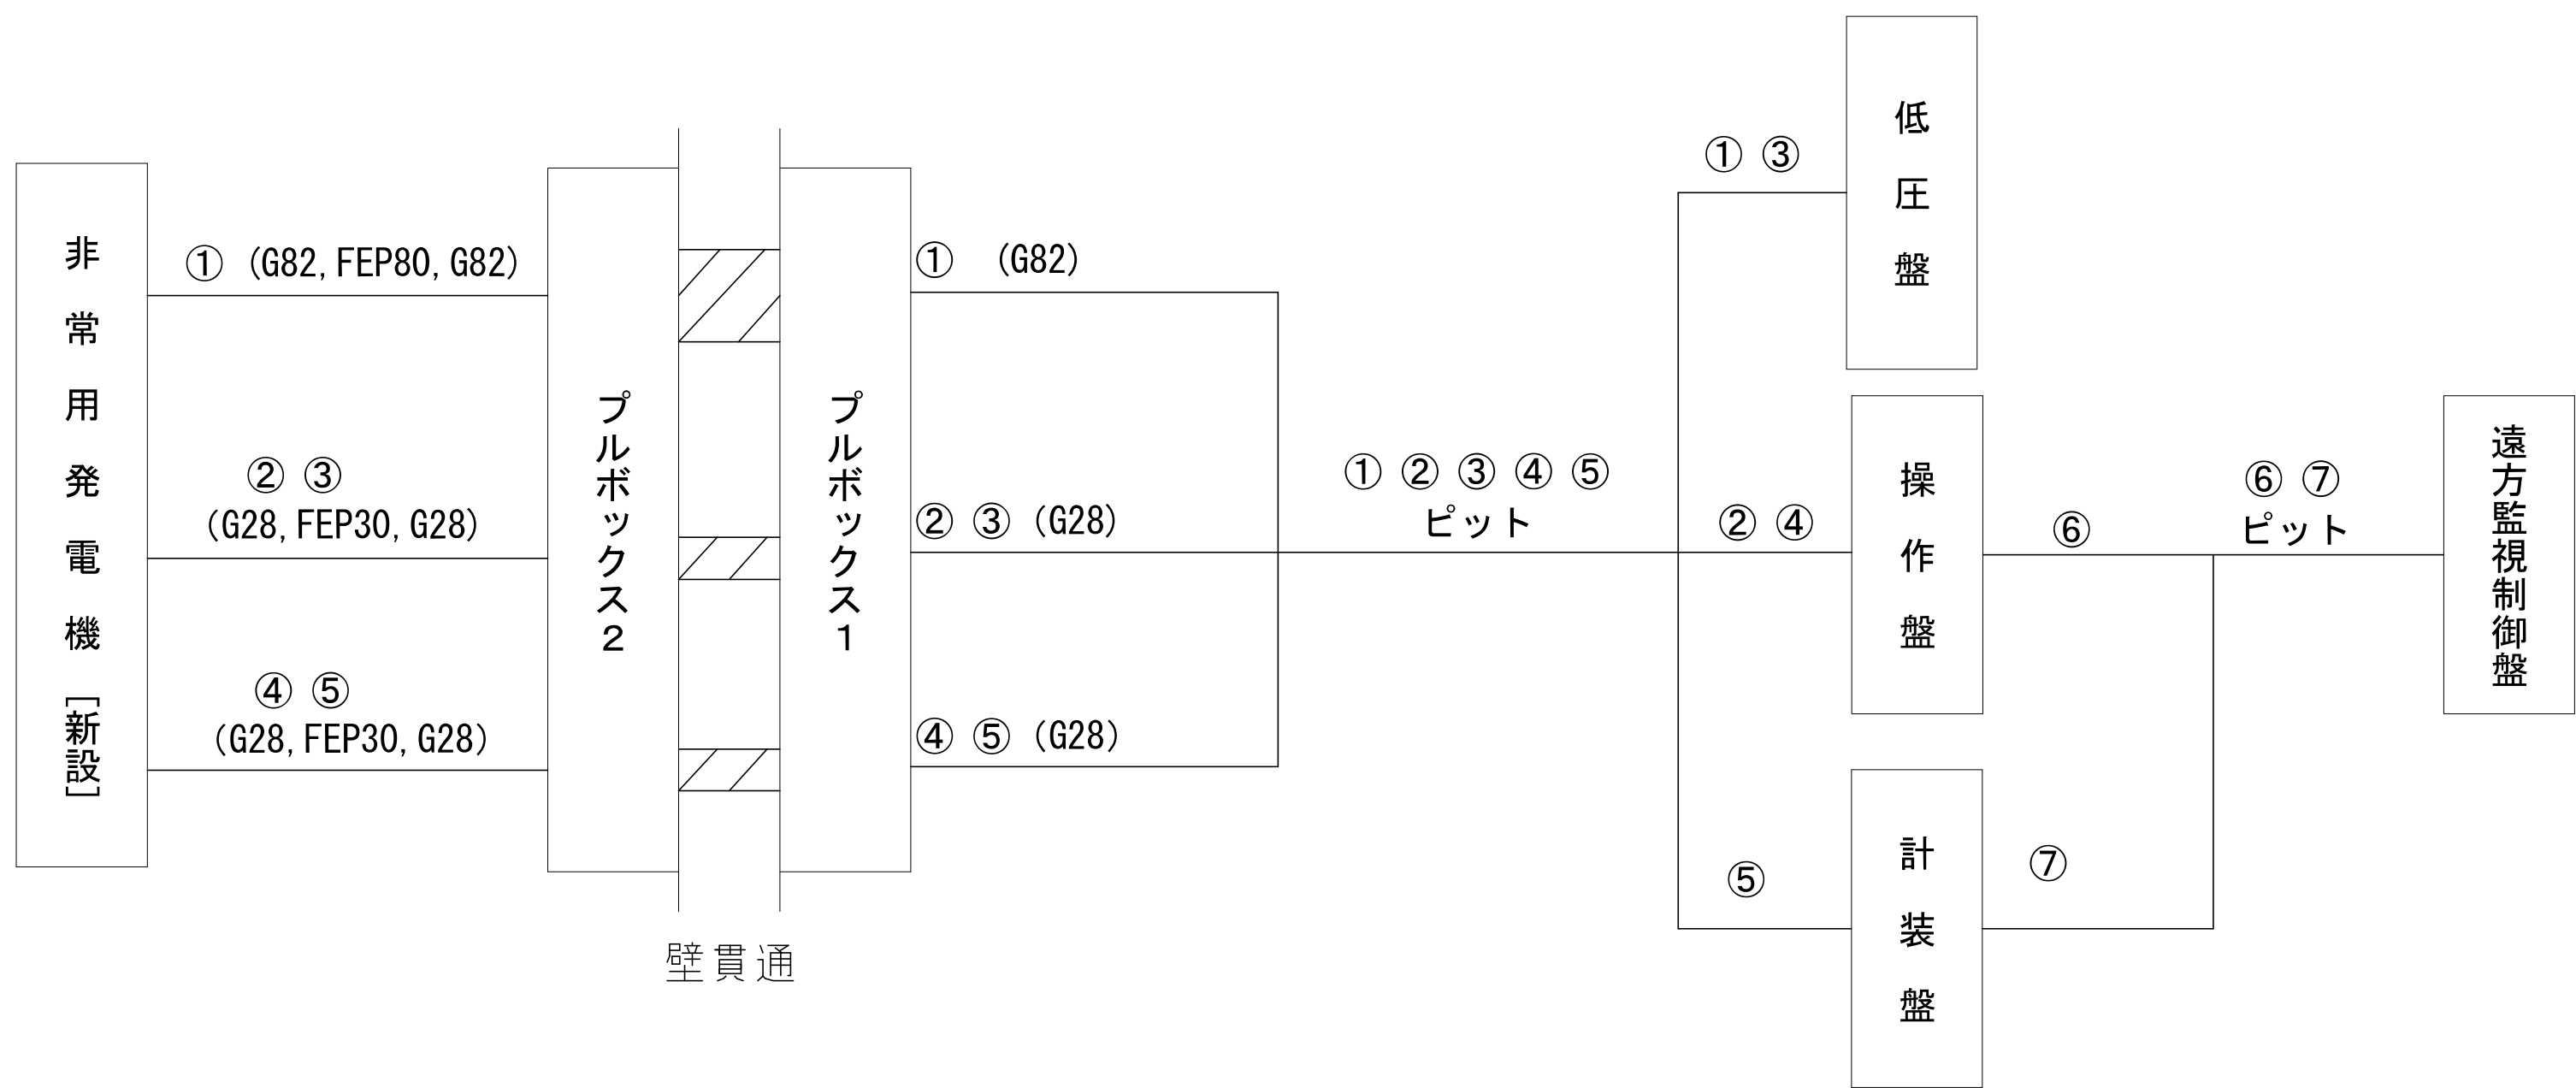

新設ケーブル系統図


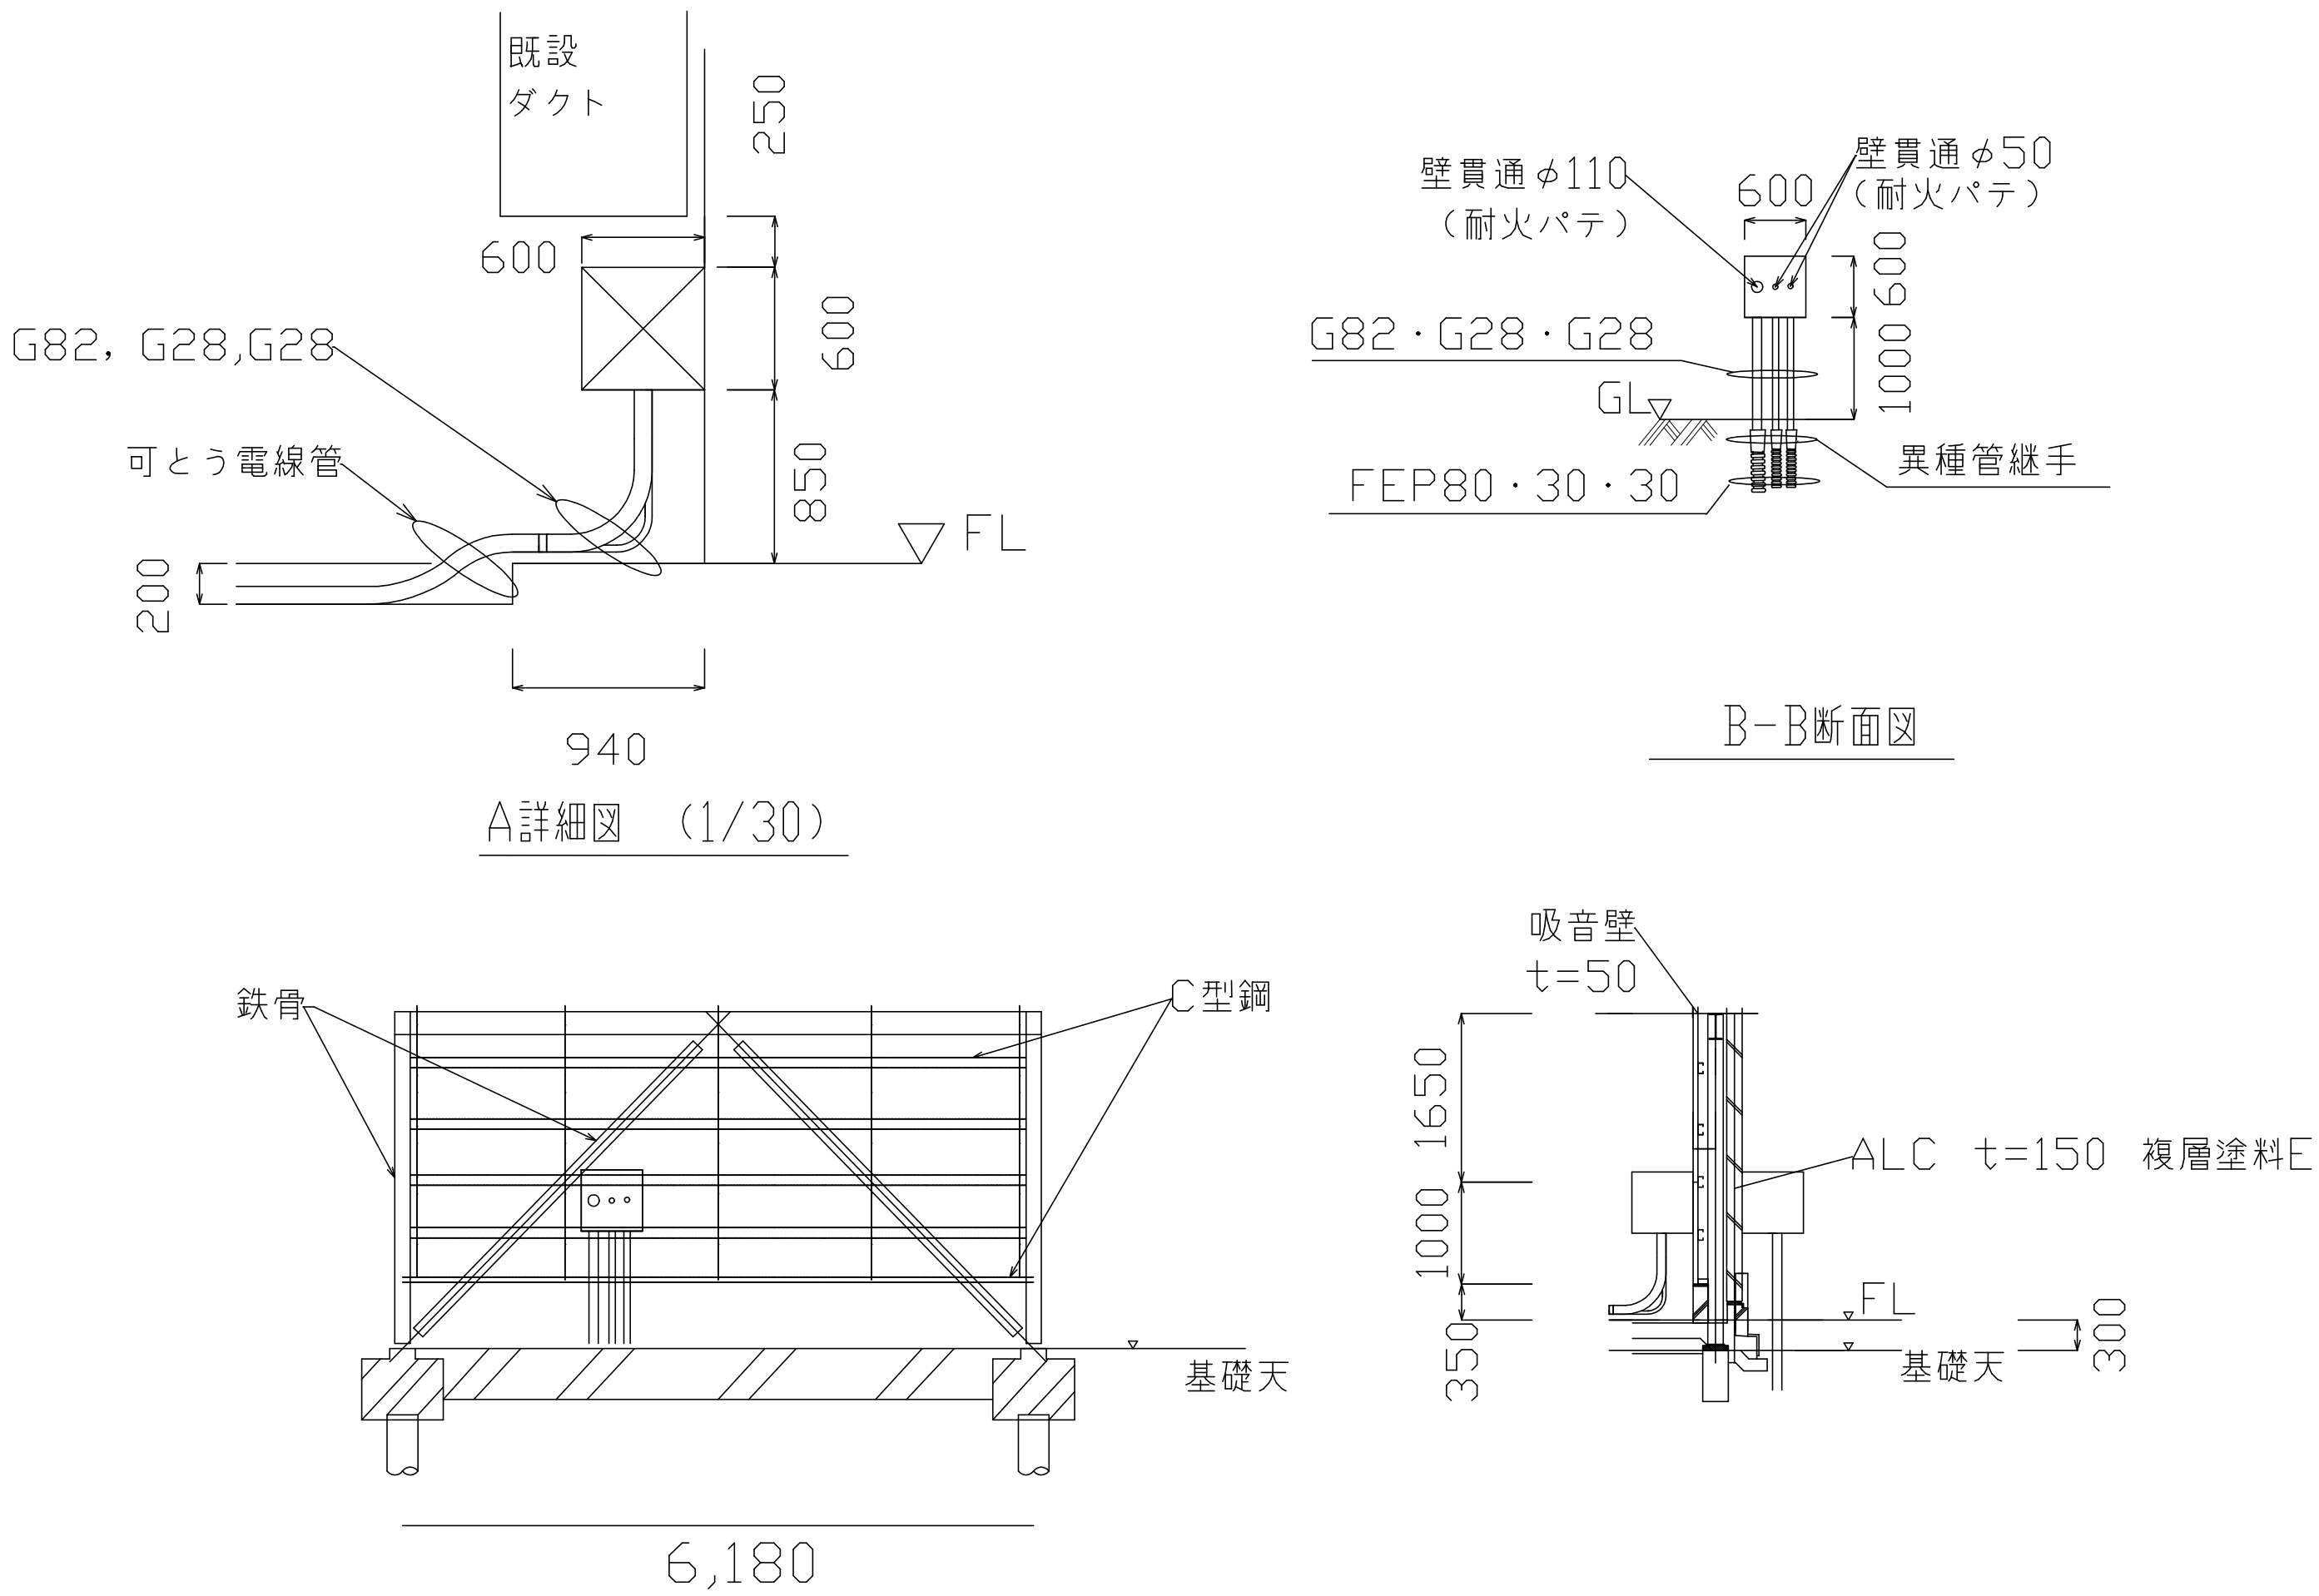


壁面詳細図

番号	ケーブル種類	条 数	用 途	自	至	電 線 管 種 類
①	EM-CET150sq	1	3φ3W 440V電源	非常用発電機	低圧盤	G82, FEP80, G82, プルボックス, G82, 可とう電線管, ピット
②	EM-IE22sq	1	アース	非常用発電機	操作盤	G28, FEP30, G28, プルボックス, G28, 可とう電線管, ピット
③	EM-CE3.5sq-2C	1	バッテリー充電用電源	非常用発電機	低圧盤	G28, FEP30, G28, プルボックス, G28, 可とう電線管, ピット
④	EM-CEE1.25sq-3C	1	発電機運転信号	非常用発電機	操作盤	G28, FEP30, G28, プルボックス, G28, 可とう電線管, ピット
⑤	EM-CEE1.25sq-3C	1	発電機一括故障信号	非常用発電機	計装盤	G28, FEP30, G28, プルボックス, G28, 可とう電線管, ピット
⑥	EM-CEE1.25sq-3C	1	発電機運転信号	操作盤	遠方監視制御盤	ピット
⑦	EM-CEE1.25sq-3C	1	発電機一括故障信号	計装盤	遠方監視制御盤	ピット

新設ケーブルリスト

図名	兼基加圧ポンプ場 No.3/4 非常用発電機設置工事 ケーブル布設図
	縮尺 A1 1/60
岡山市水道局配水部浄水課	

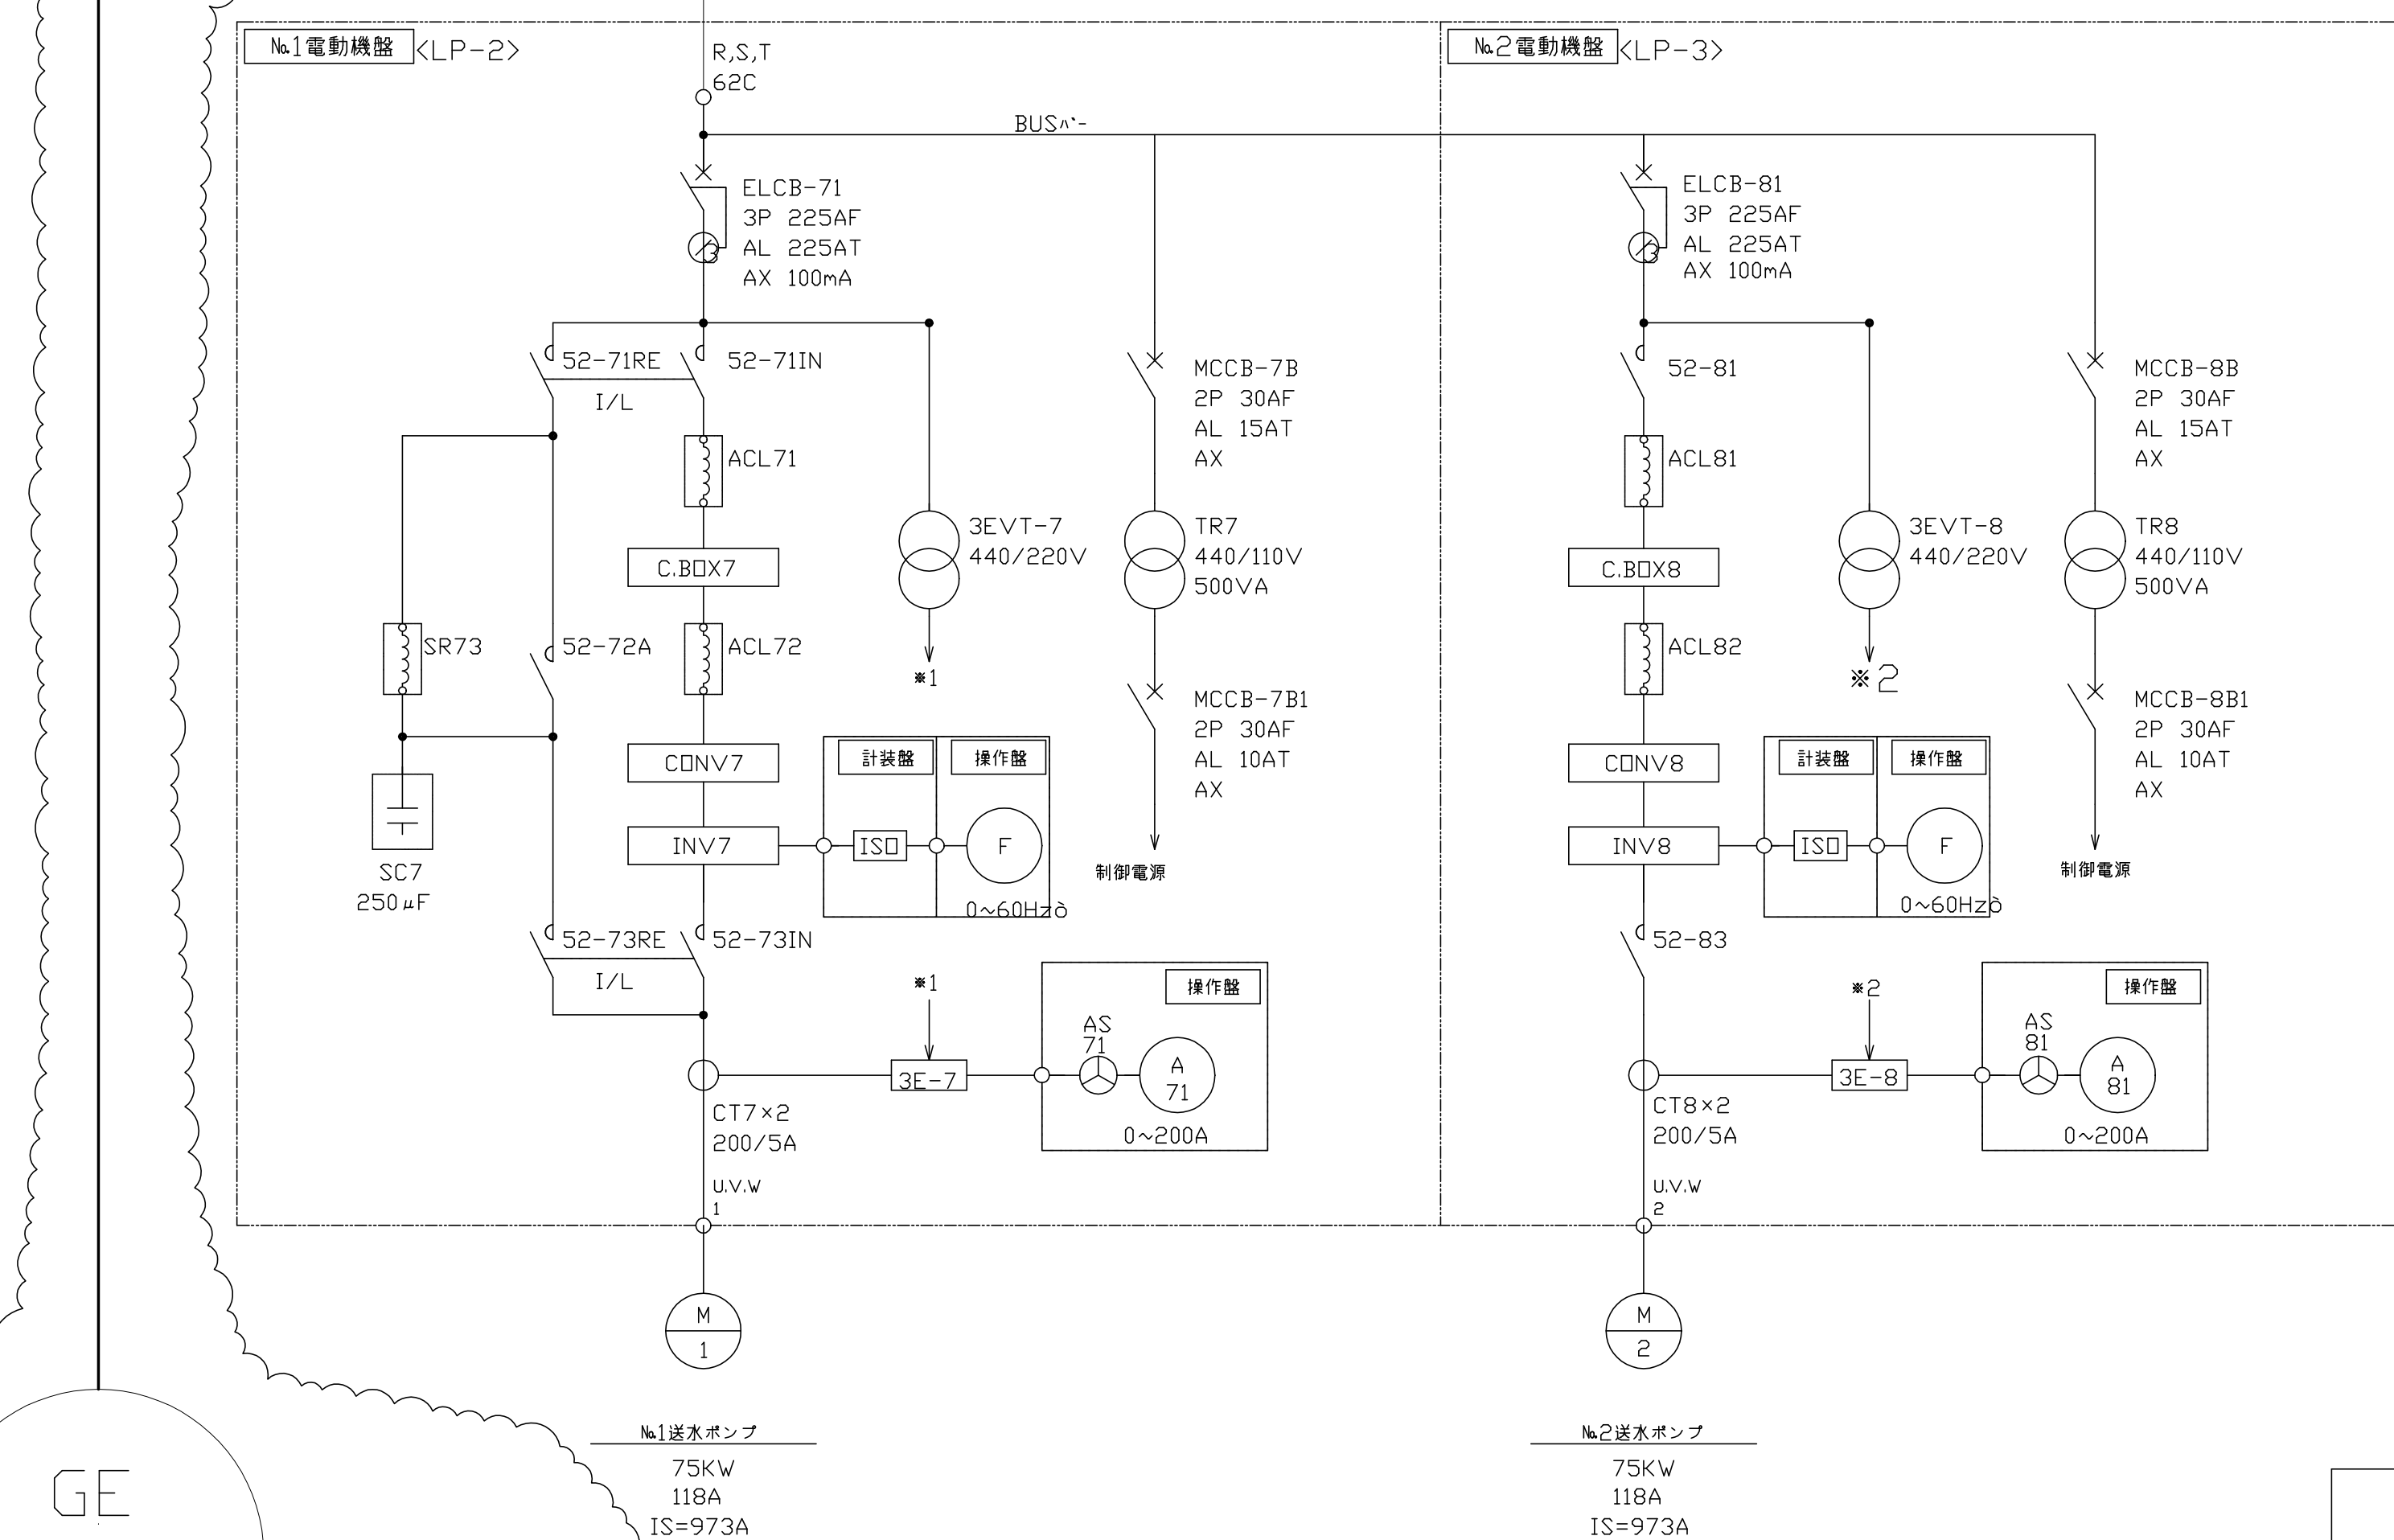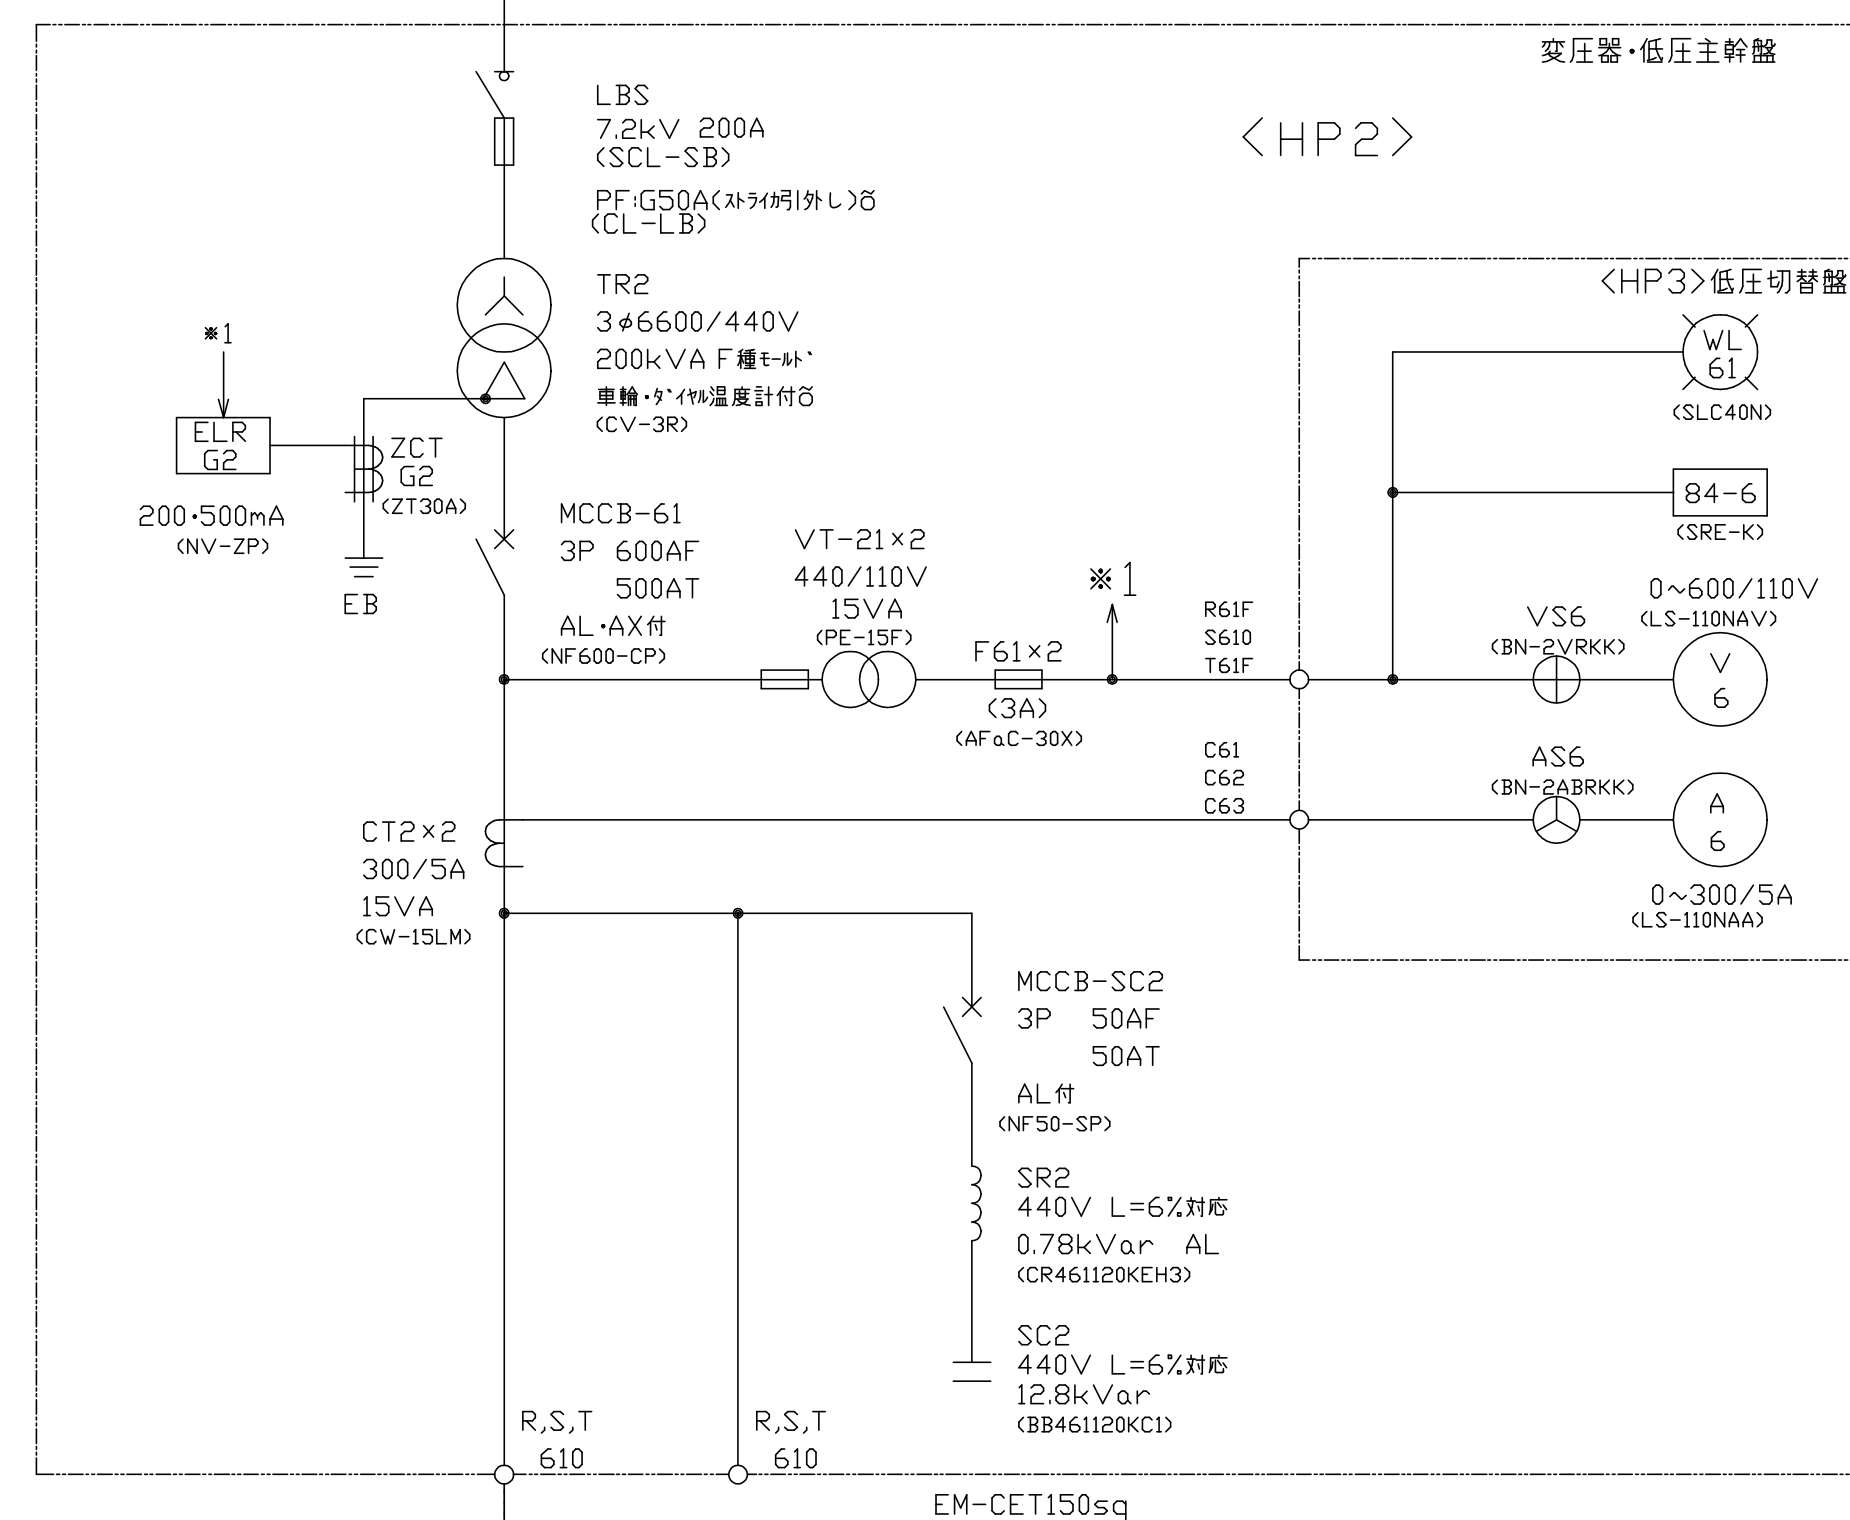

新設  非常用発電機

單線結線 

兼基加圧ポンプ場 No.4/4
非常用発電機設置工事
単線結線

岡山市水道局配水部浄水課