


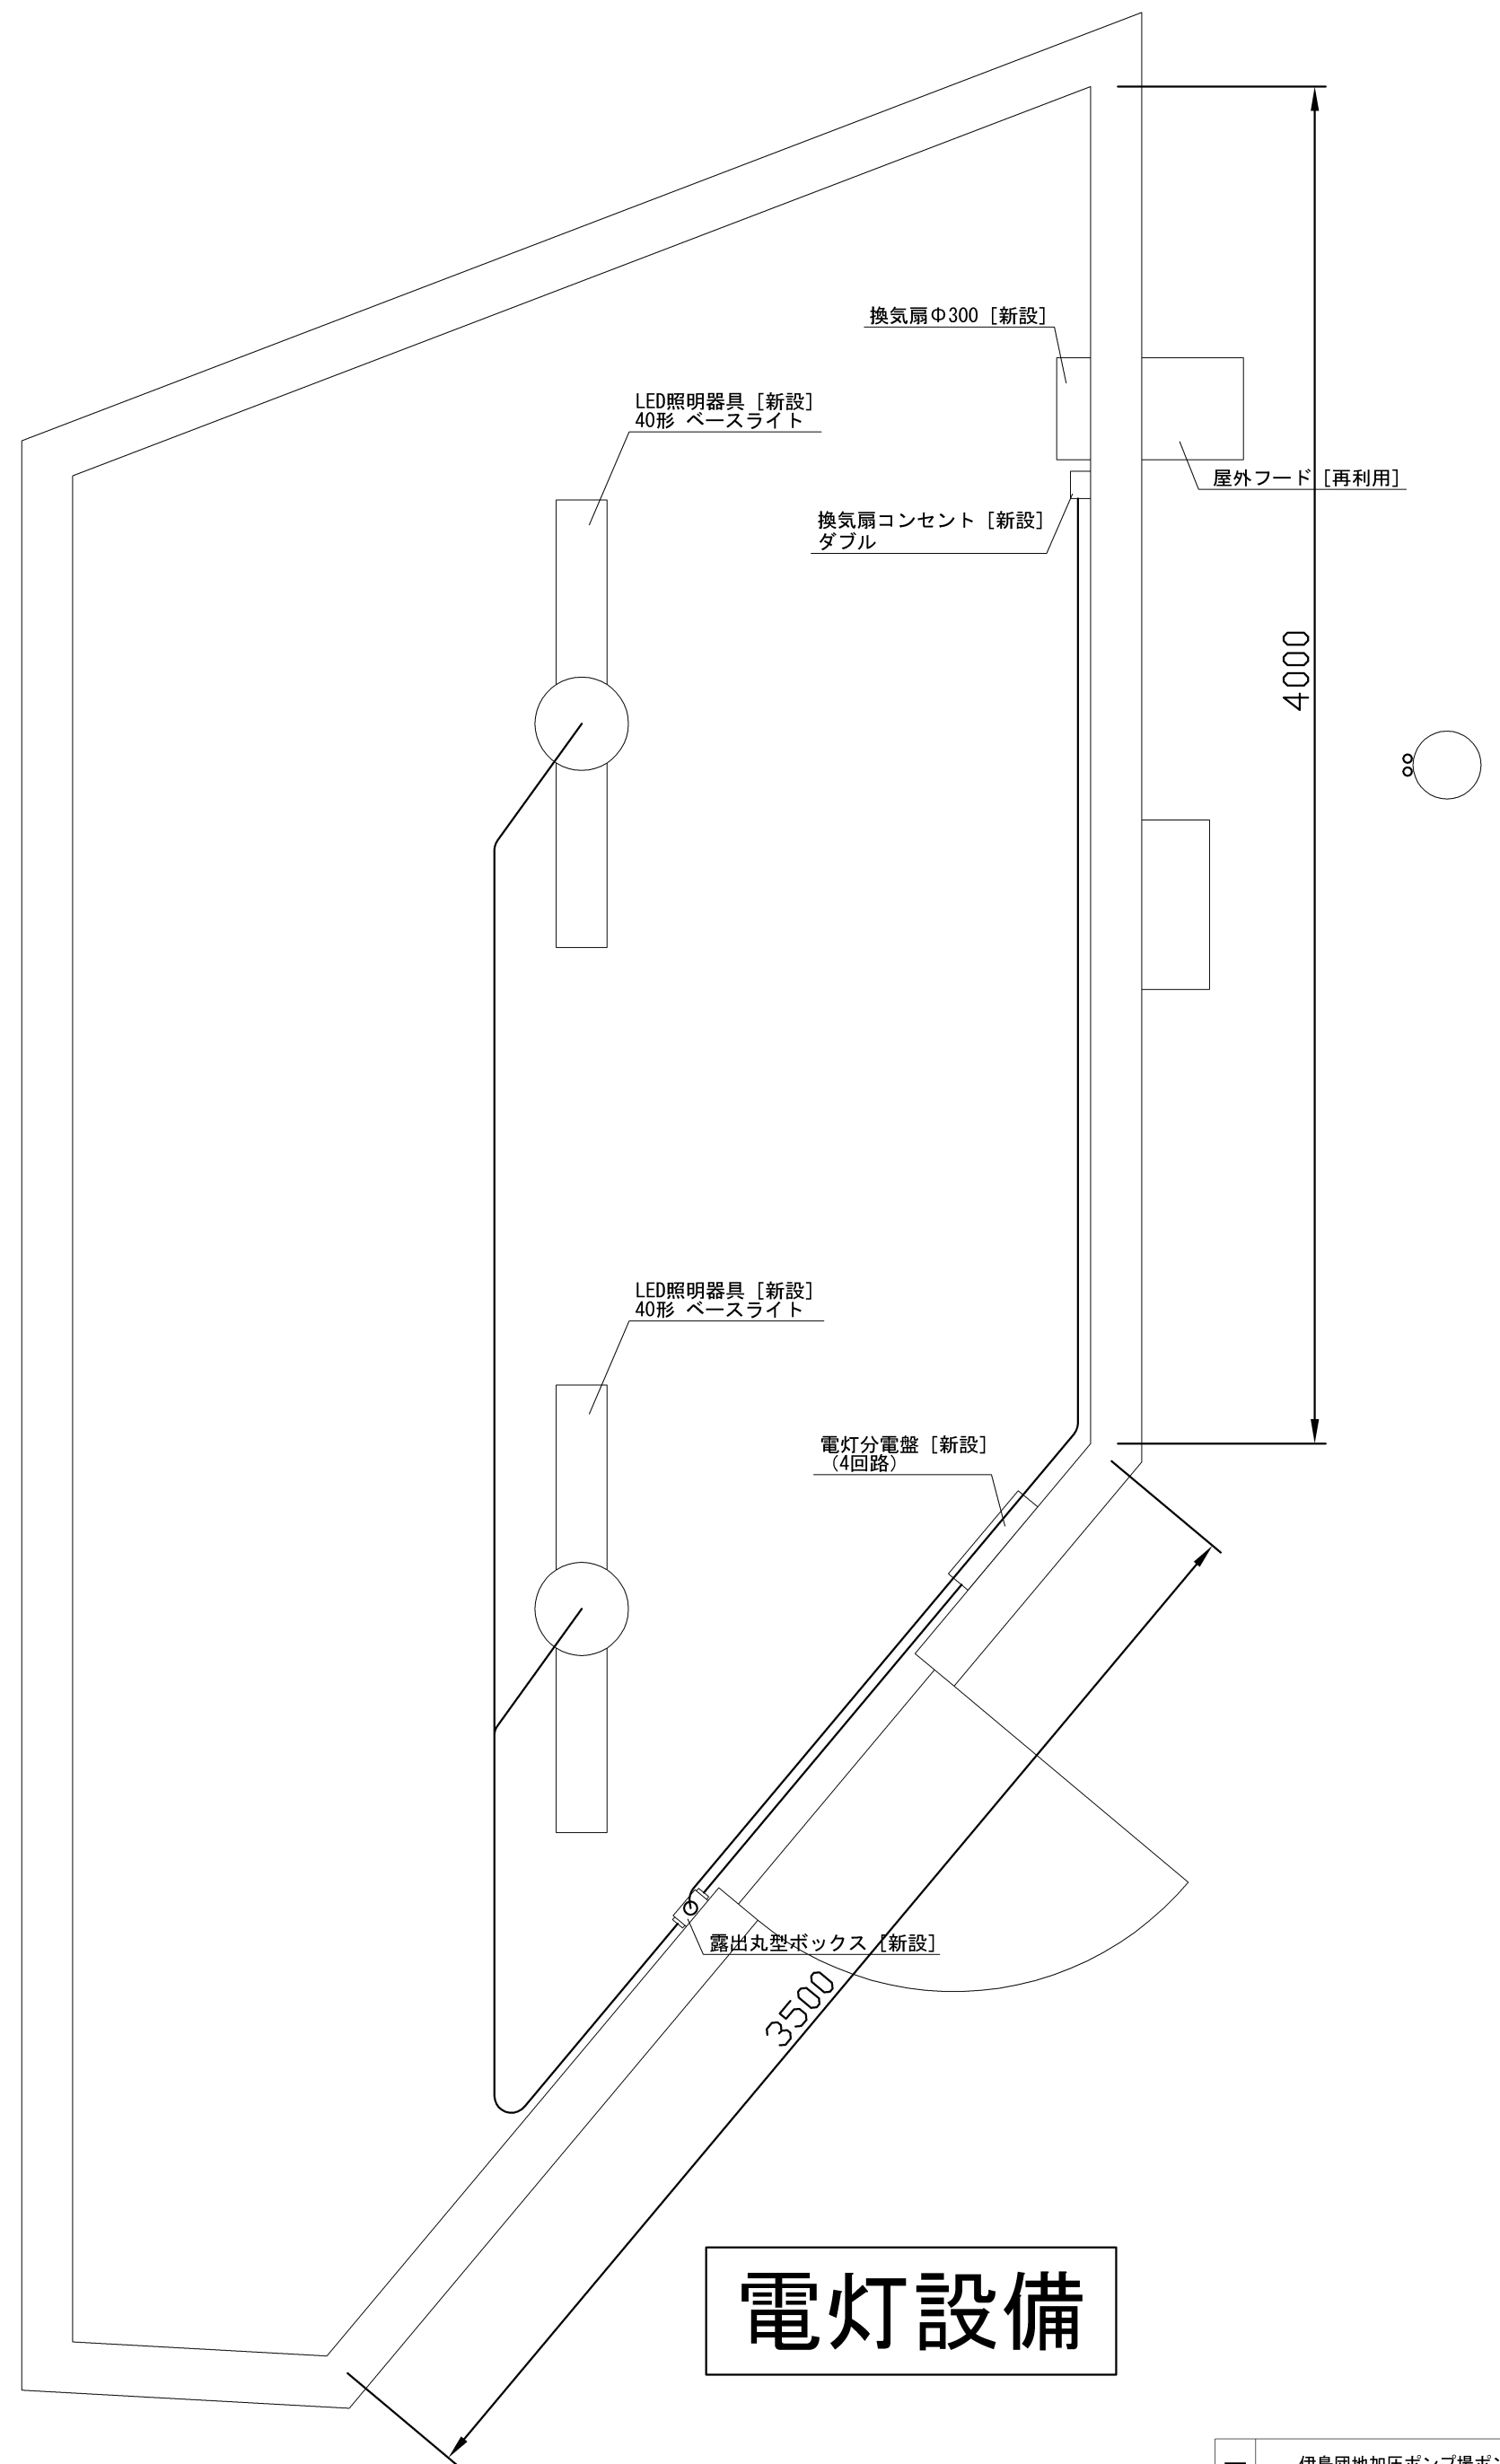
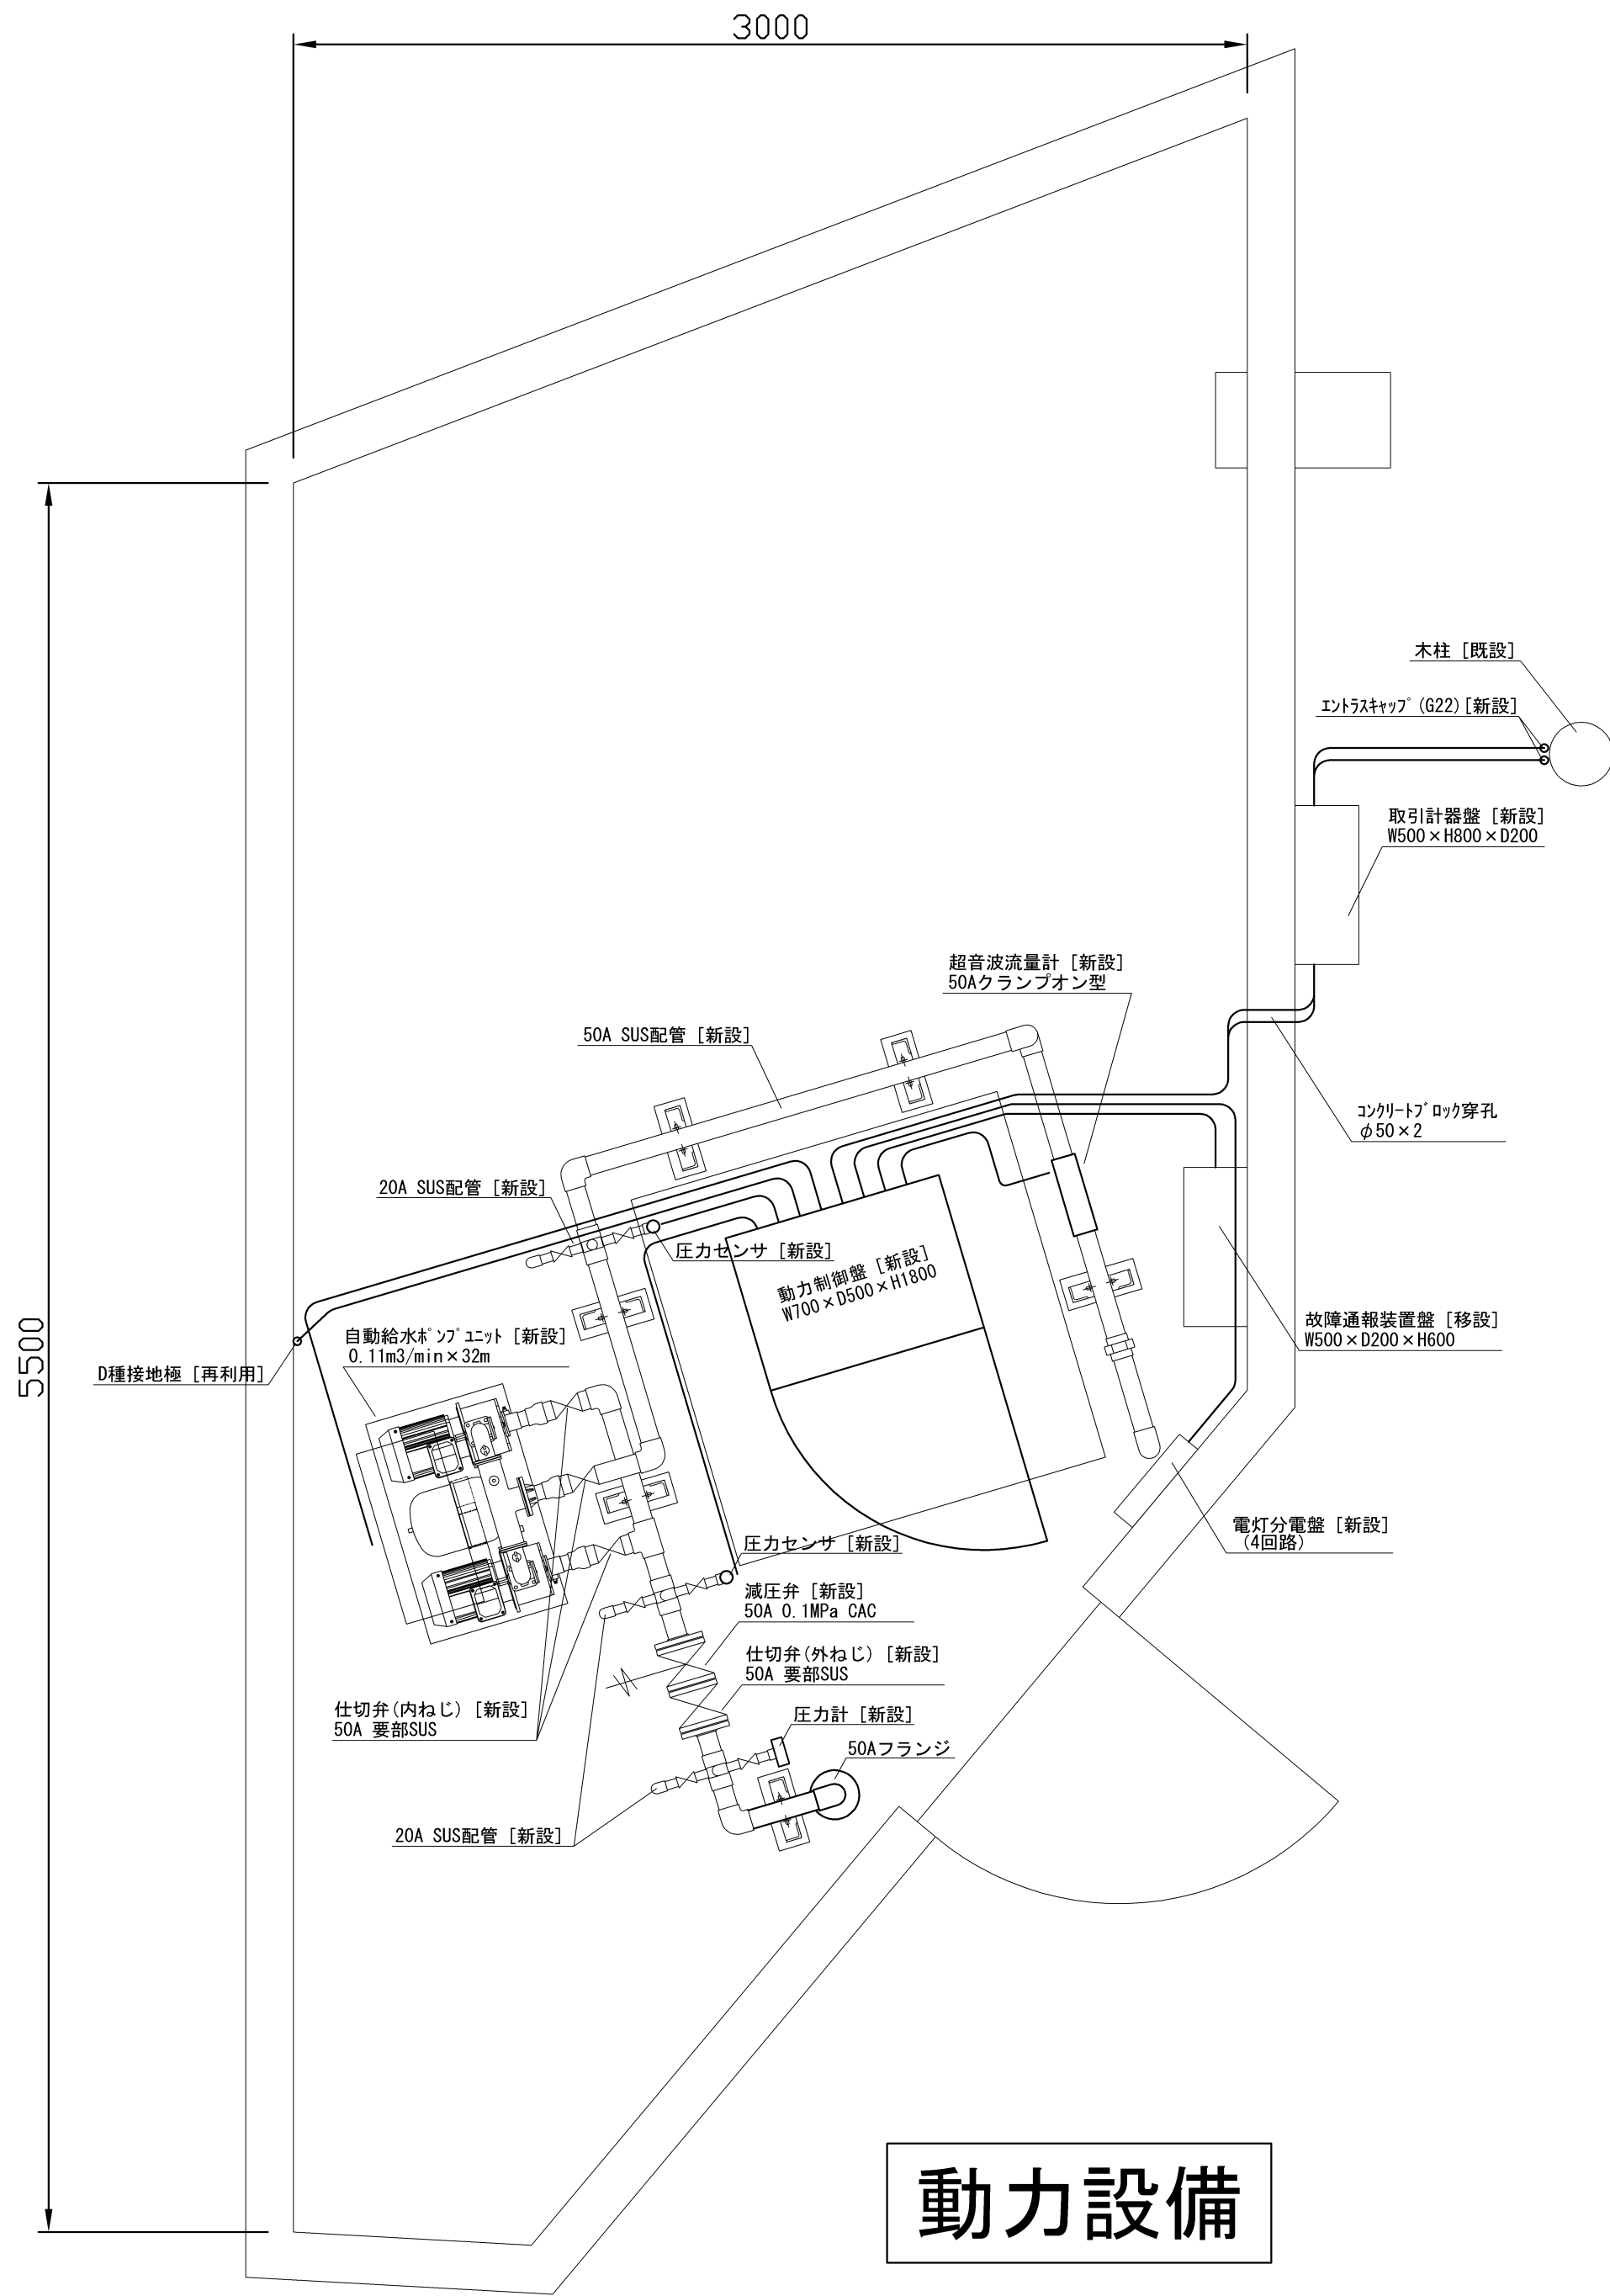


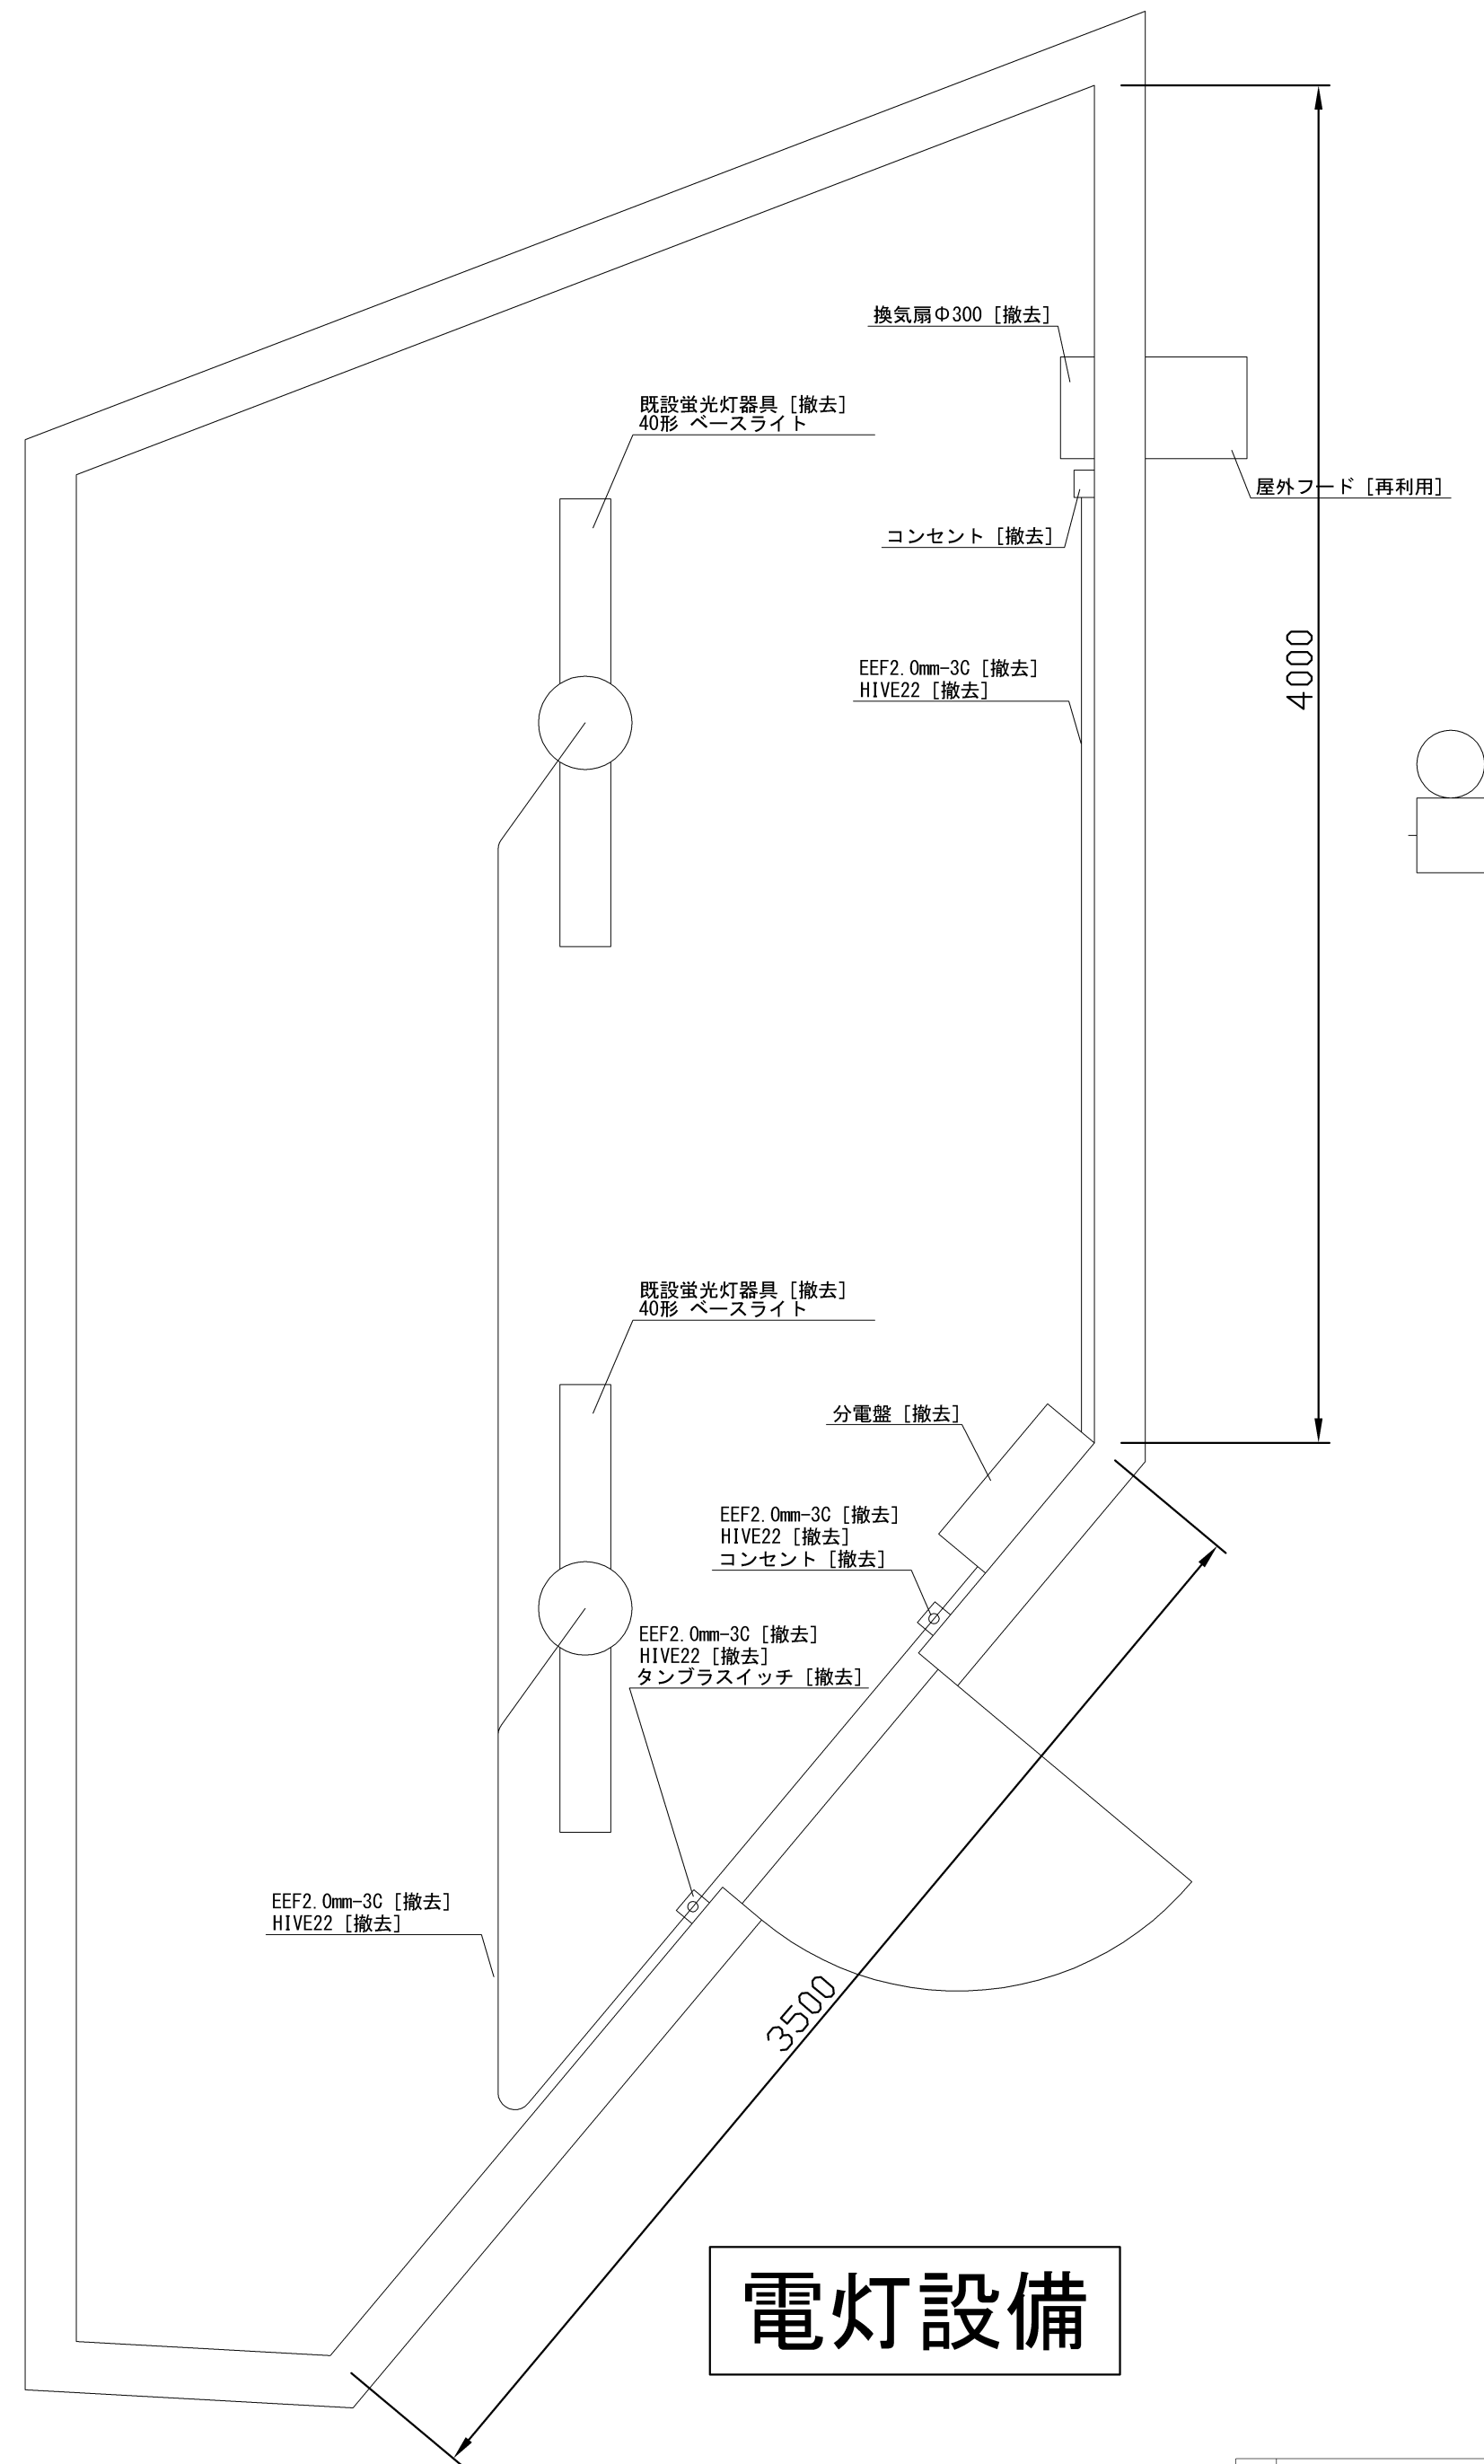


図名	伊島団地加圧ポンプ場ポンプ及び電気設備取替工事 (新設平面図)	
	縮尺 1/20	NO. 1/7
	岡山市水道局配水部浄水課	

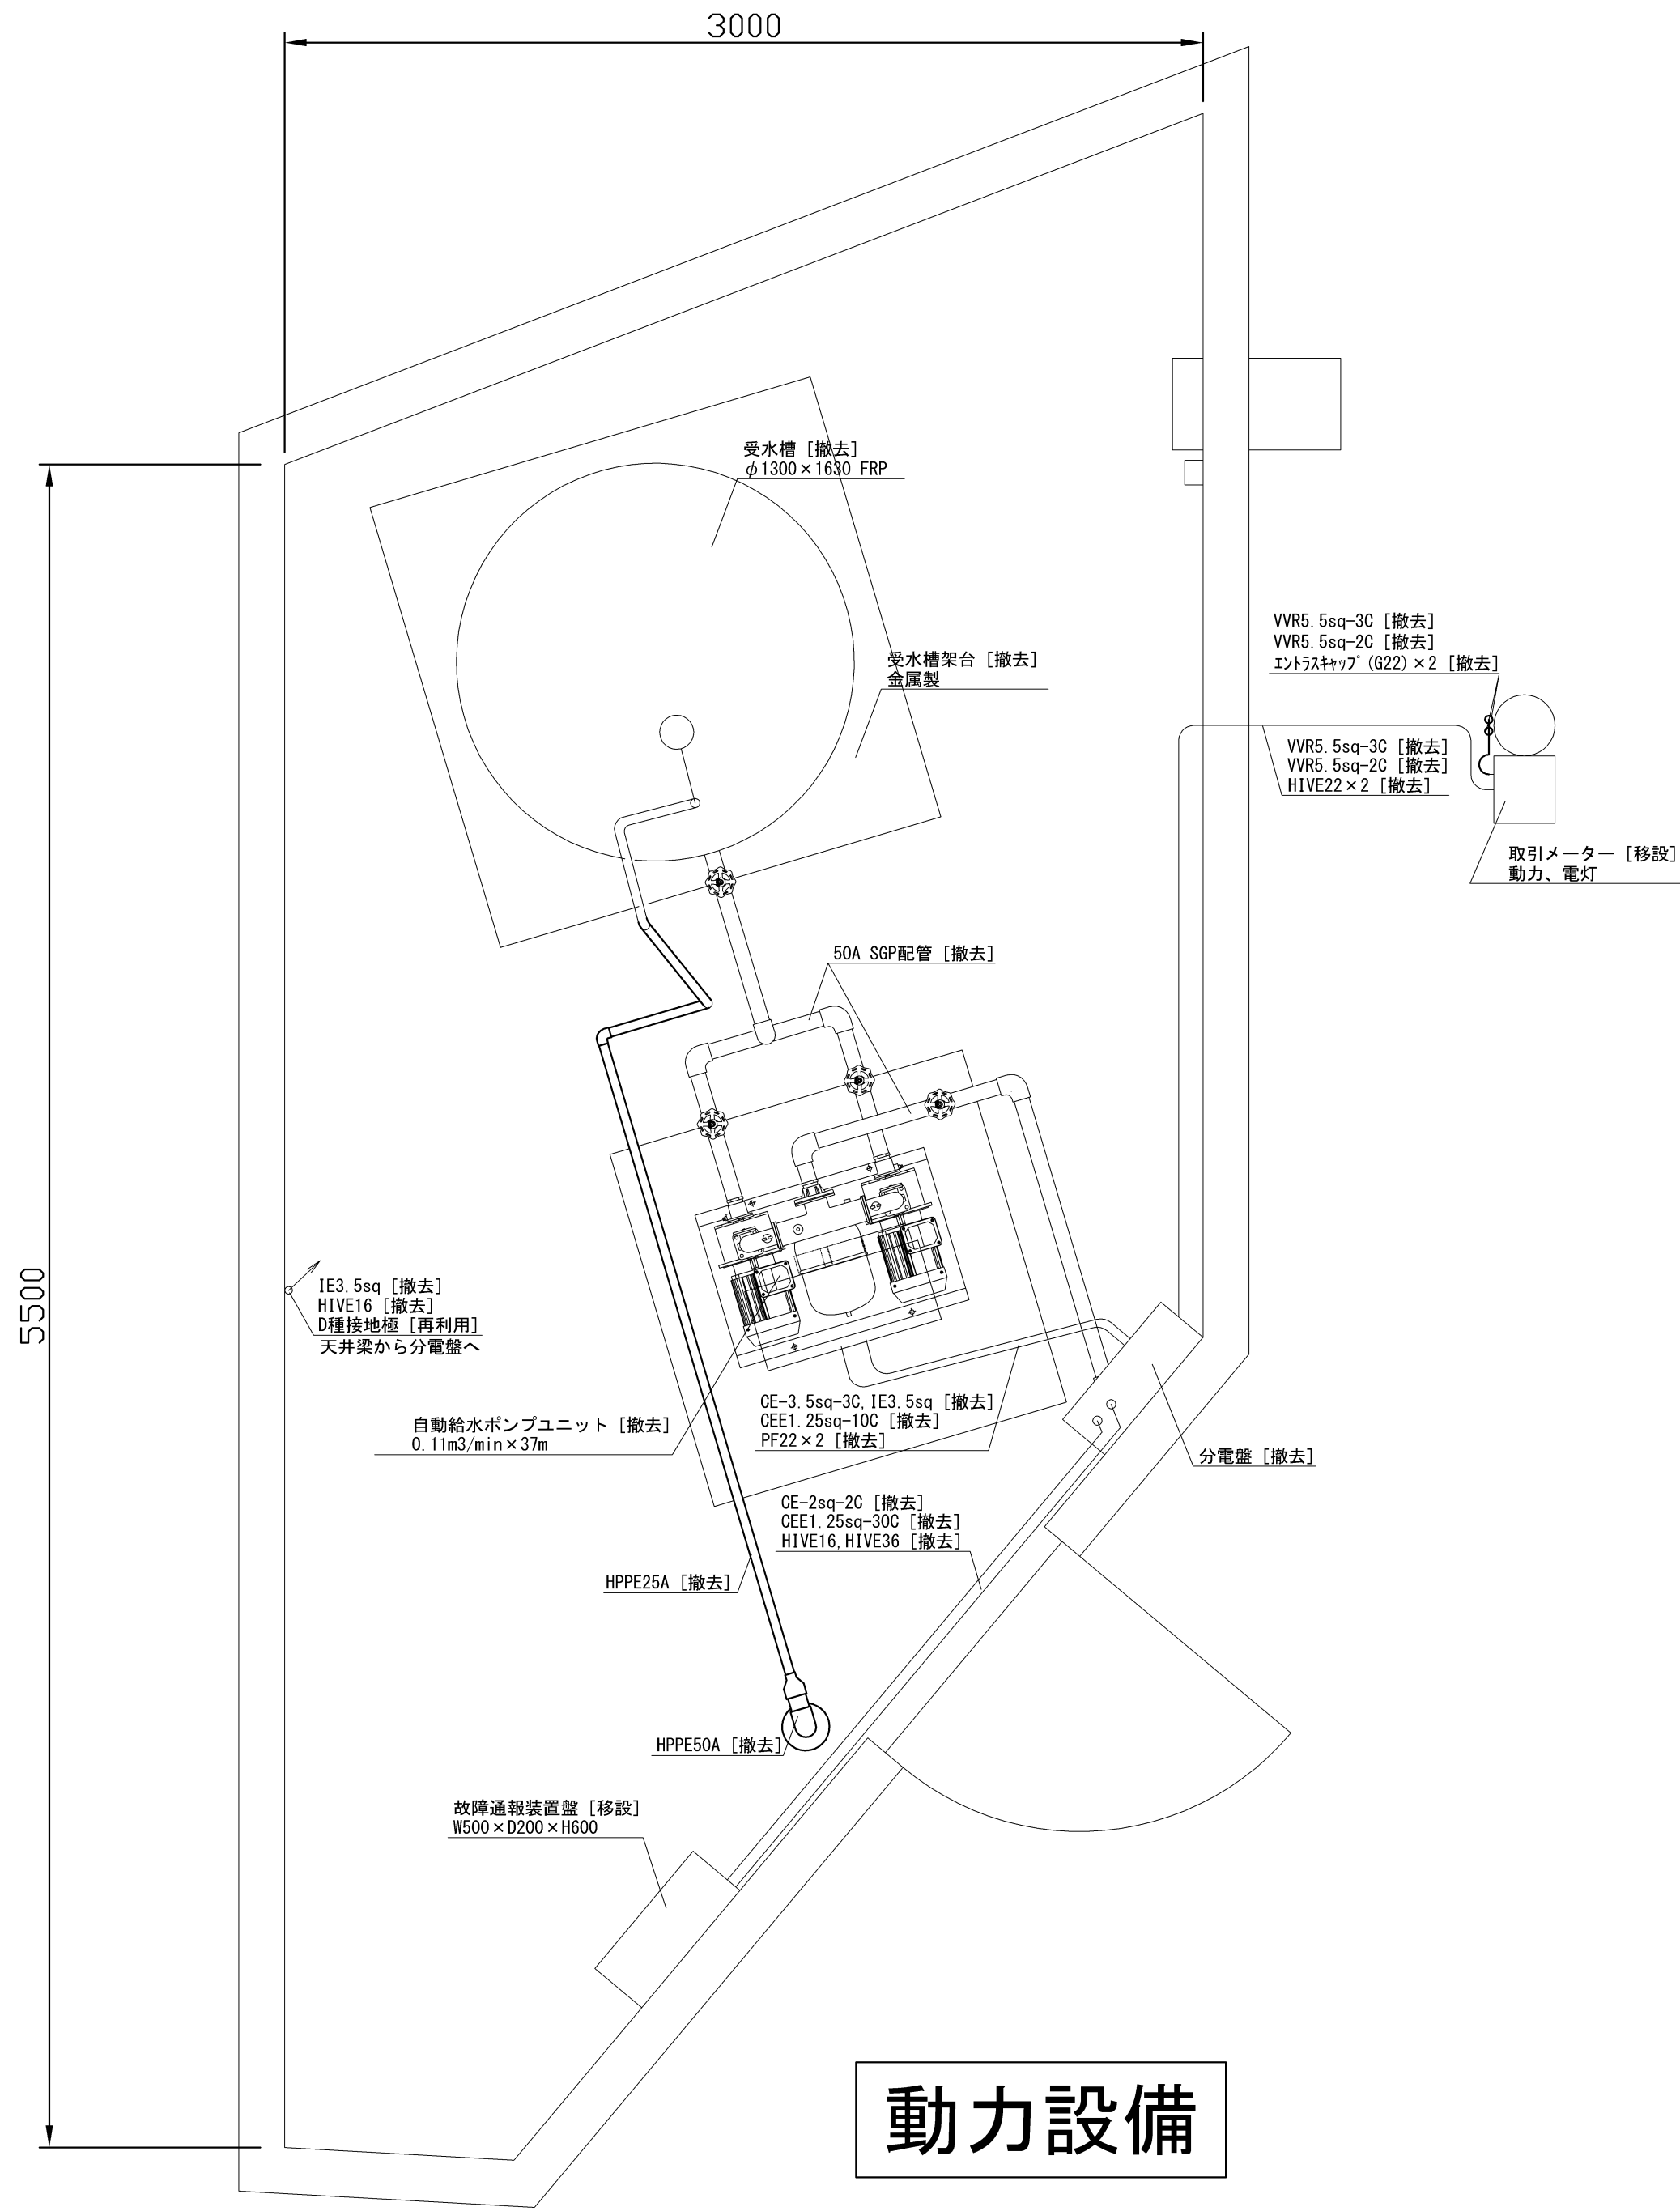


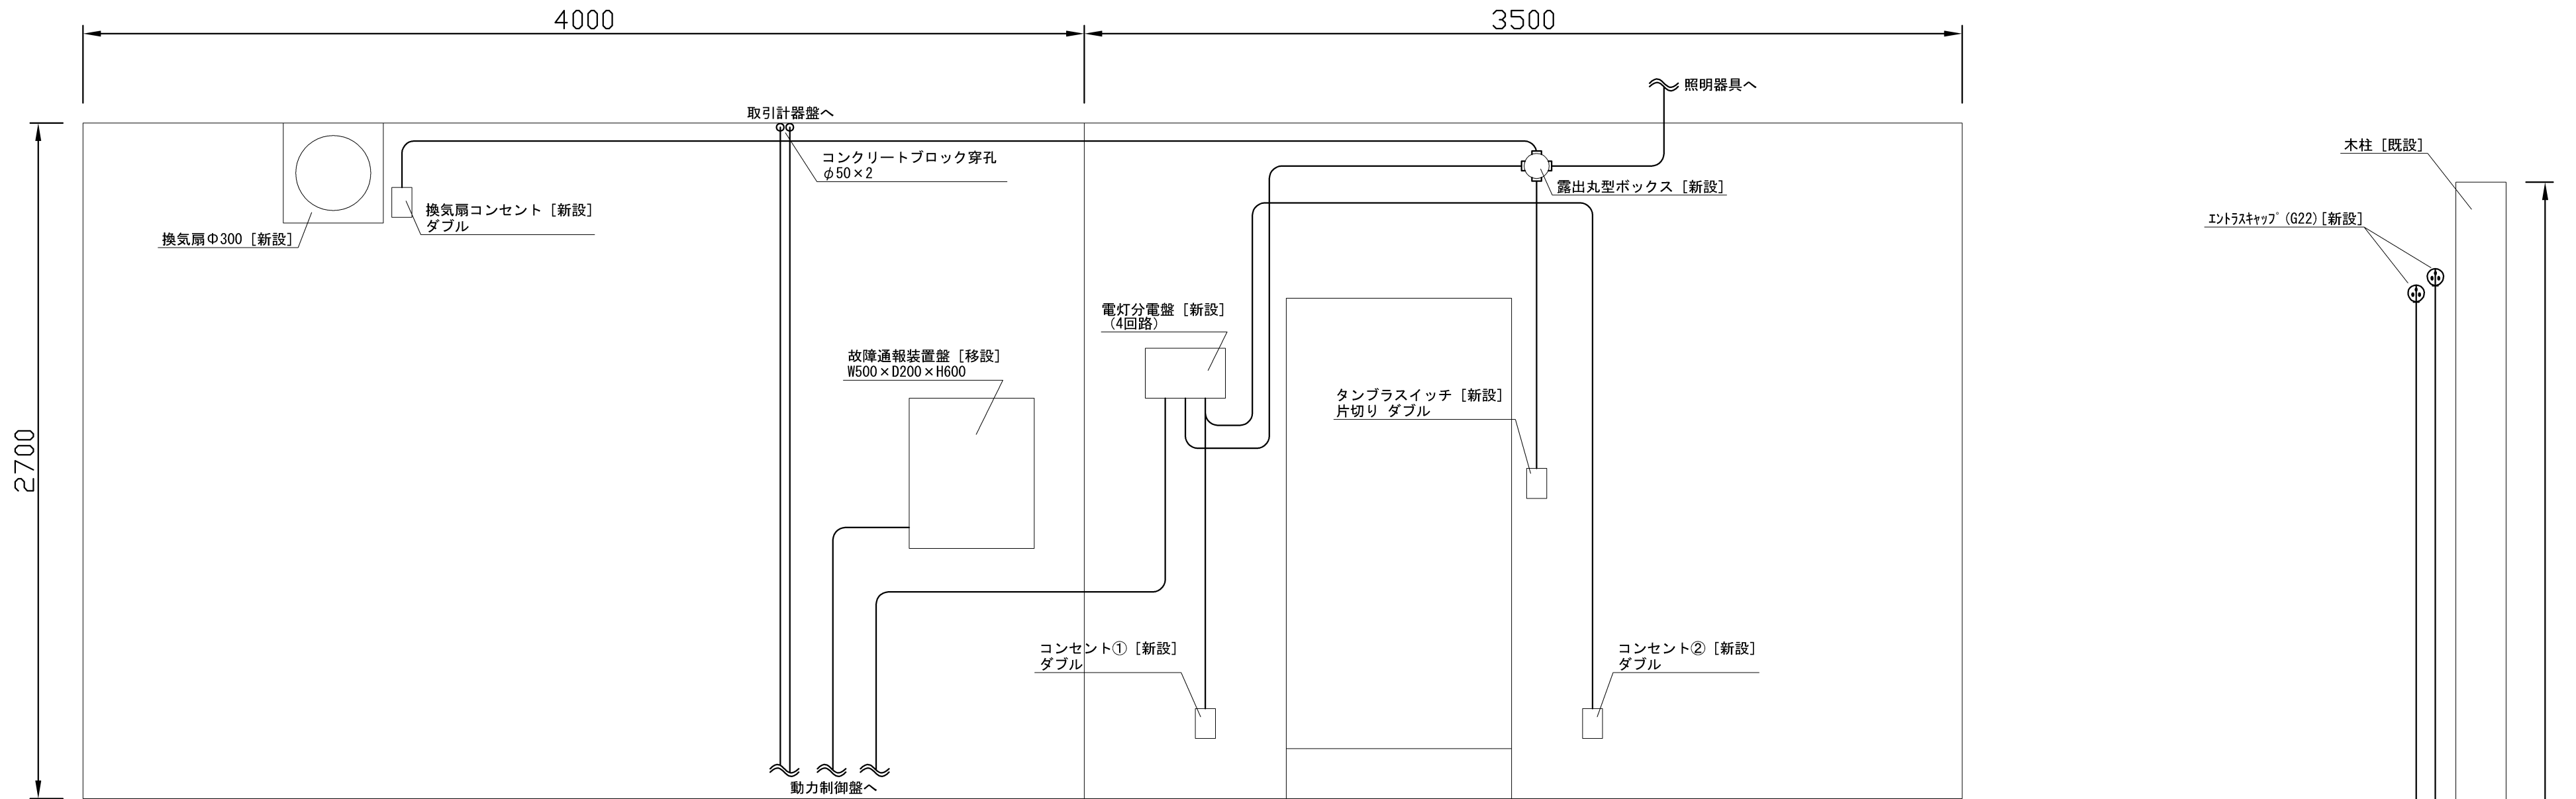


建屋展開図 (S=1/20)

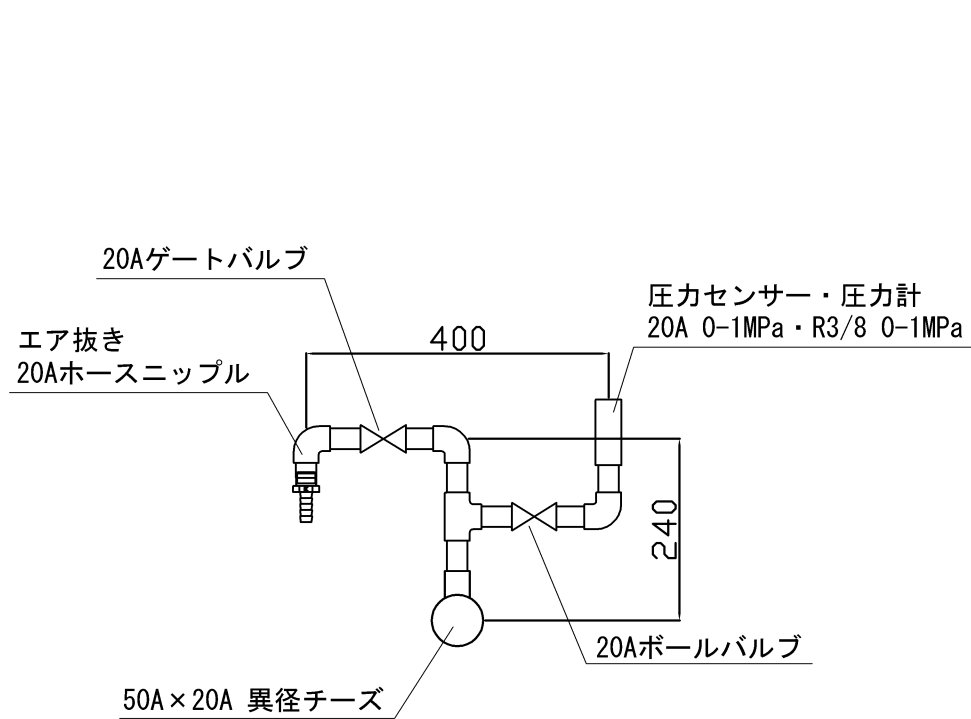


20ASUS配管詳細図 (S=1/10)


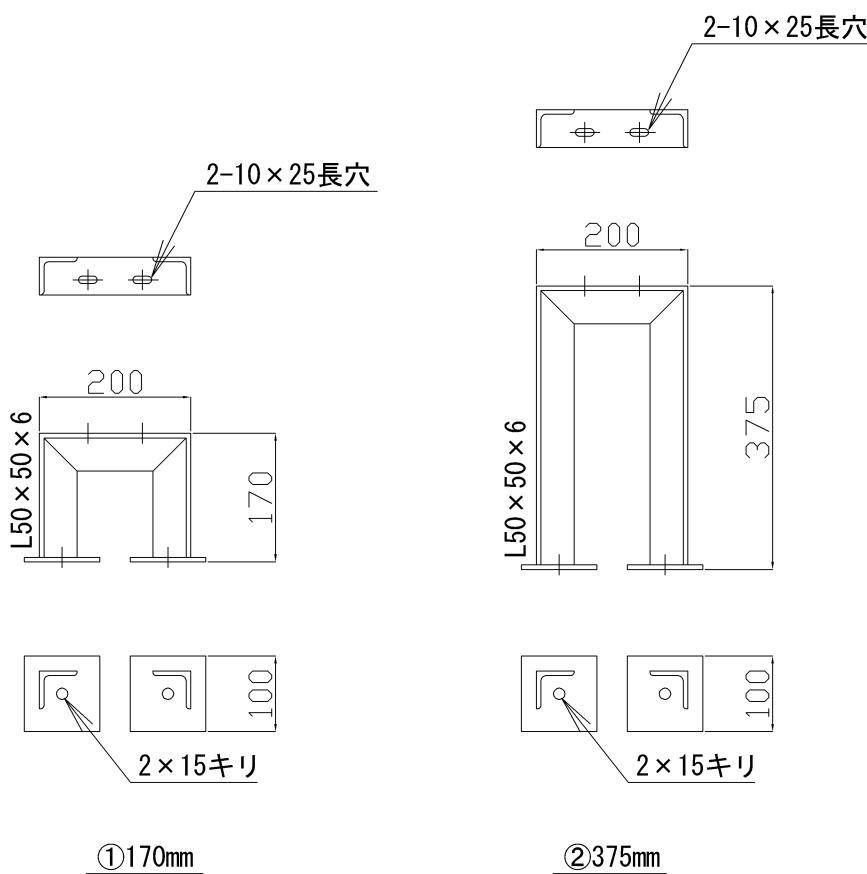



SUS配管架台詳細図 (S=1/10)

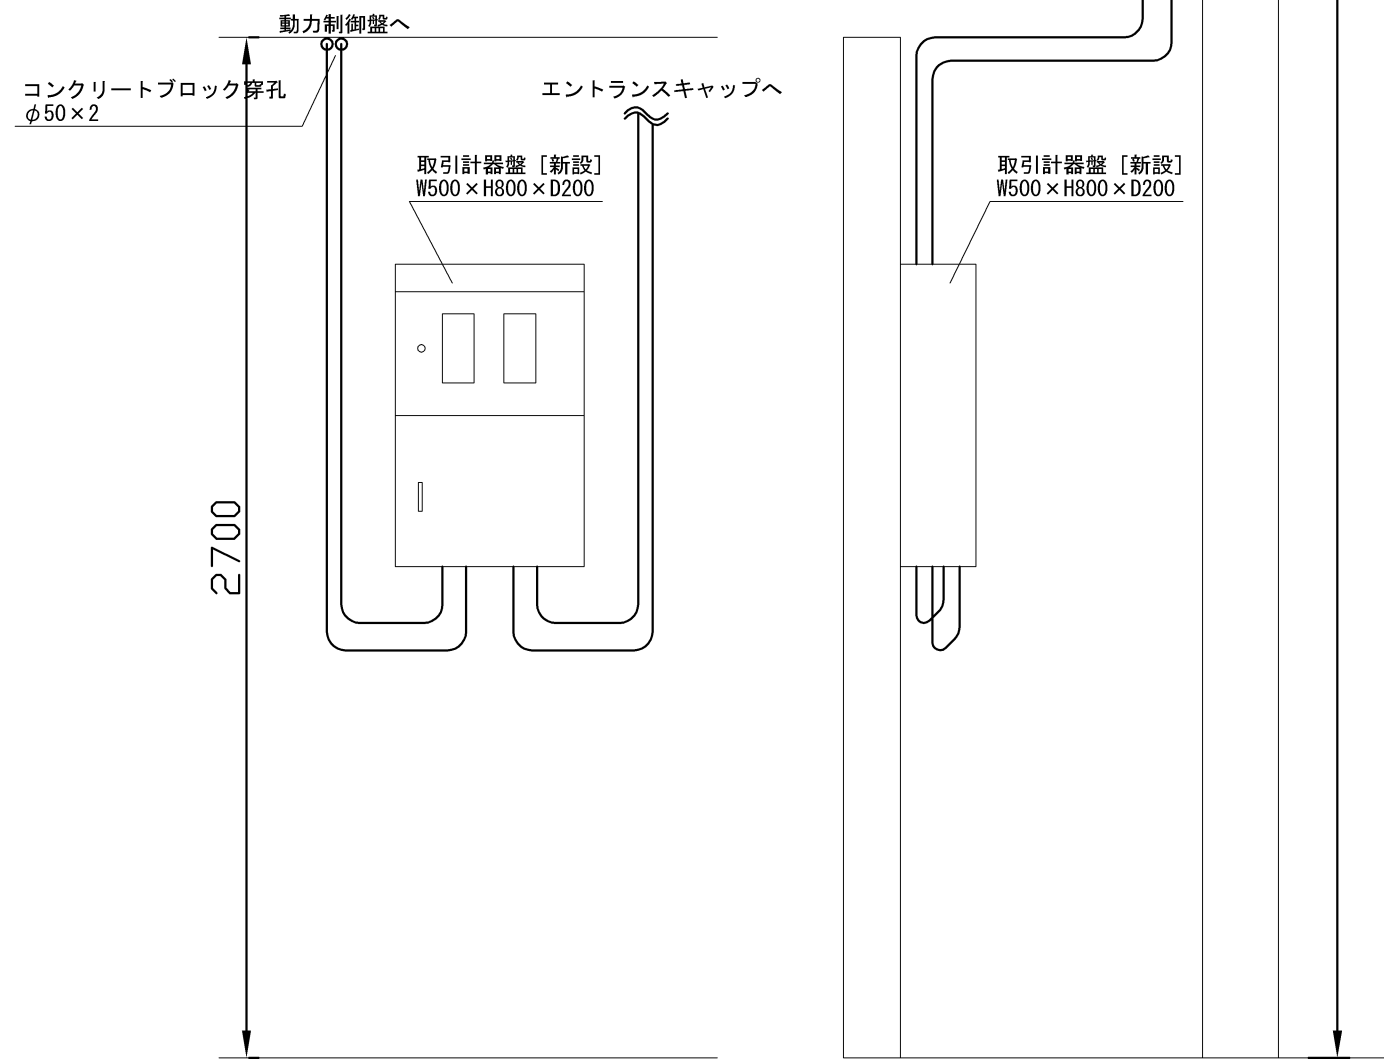

屋外立面図 (S=1/20)

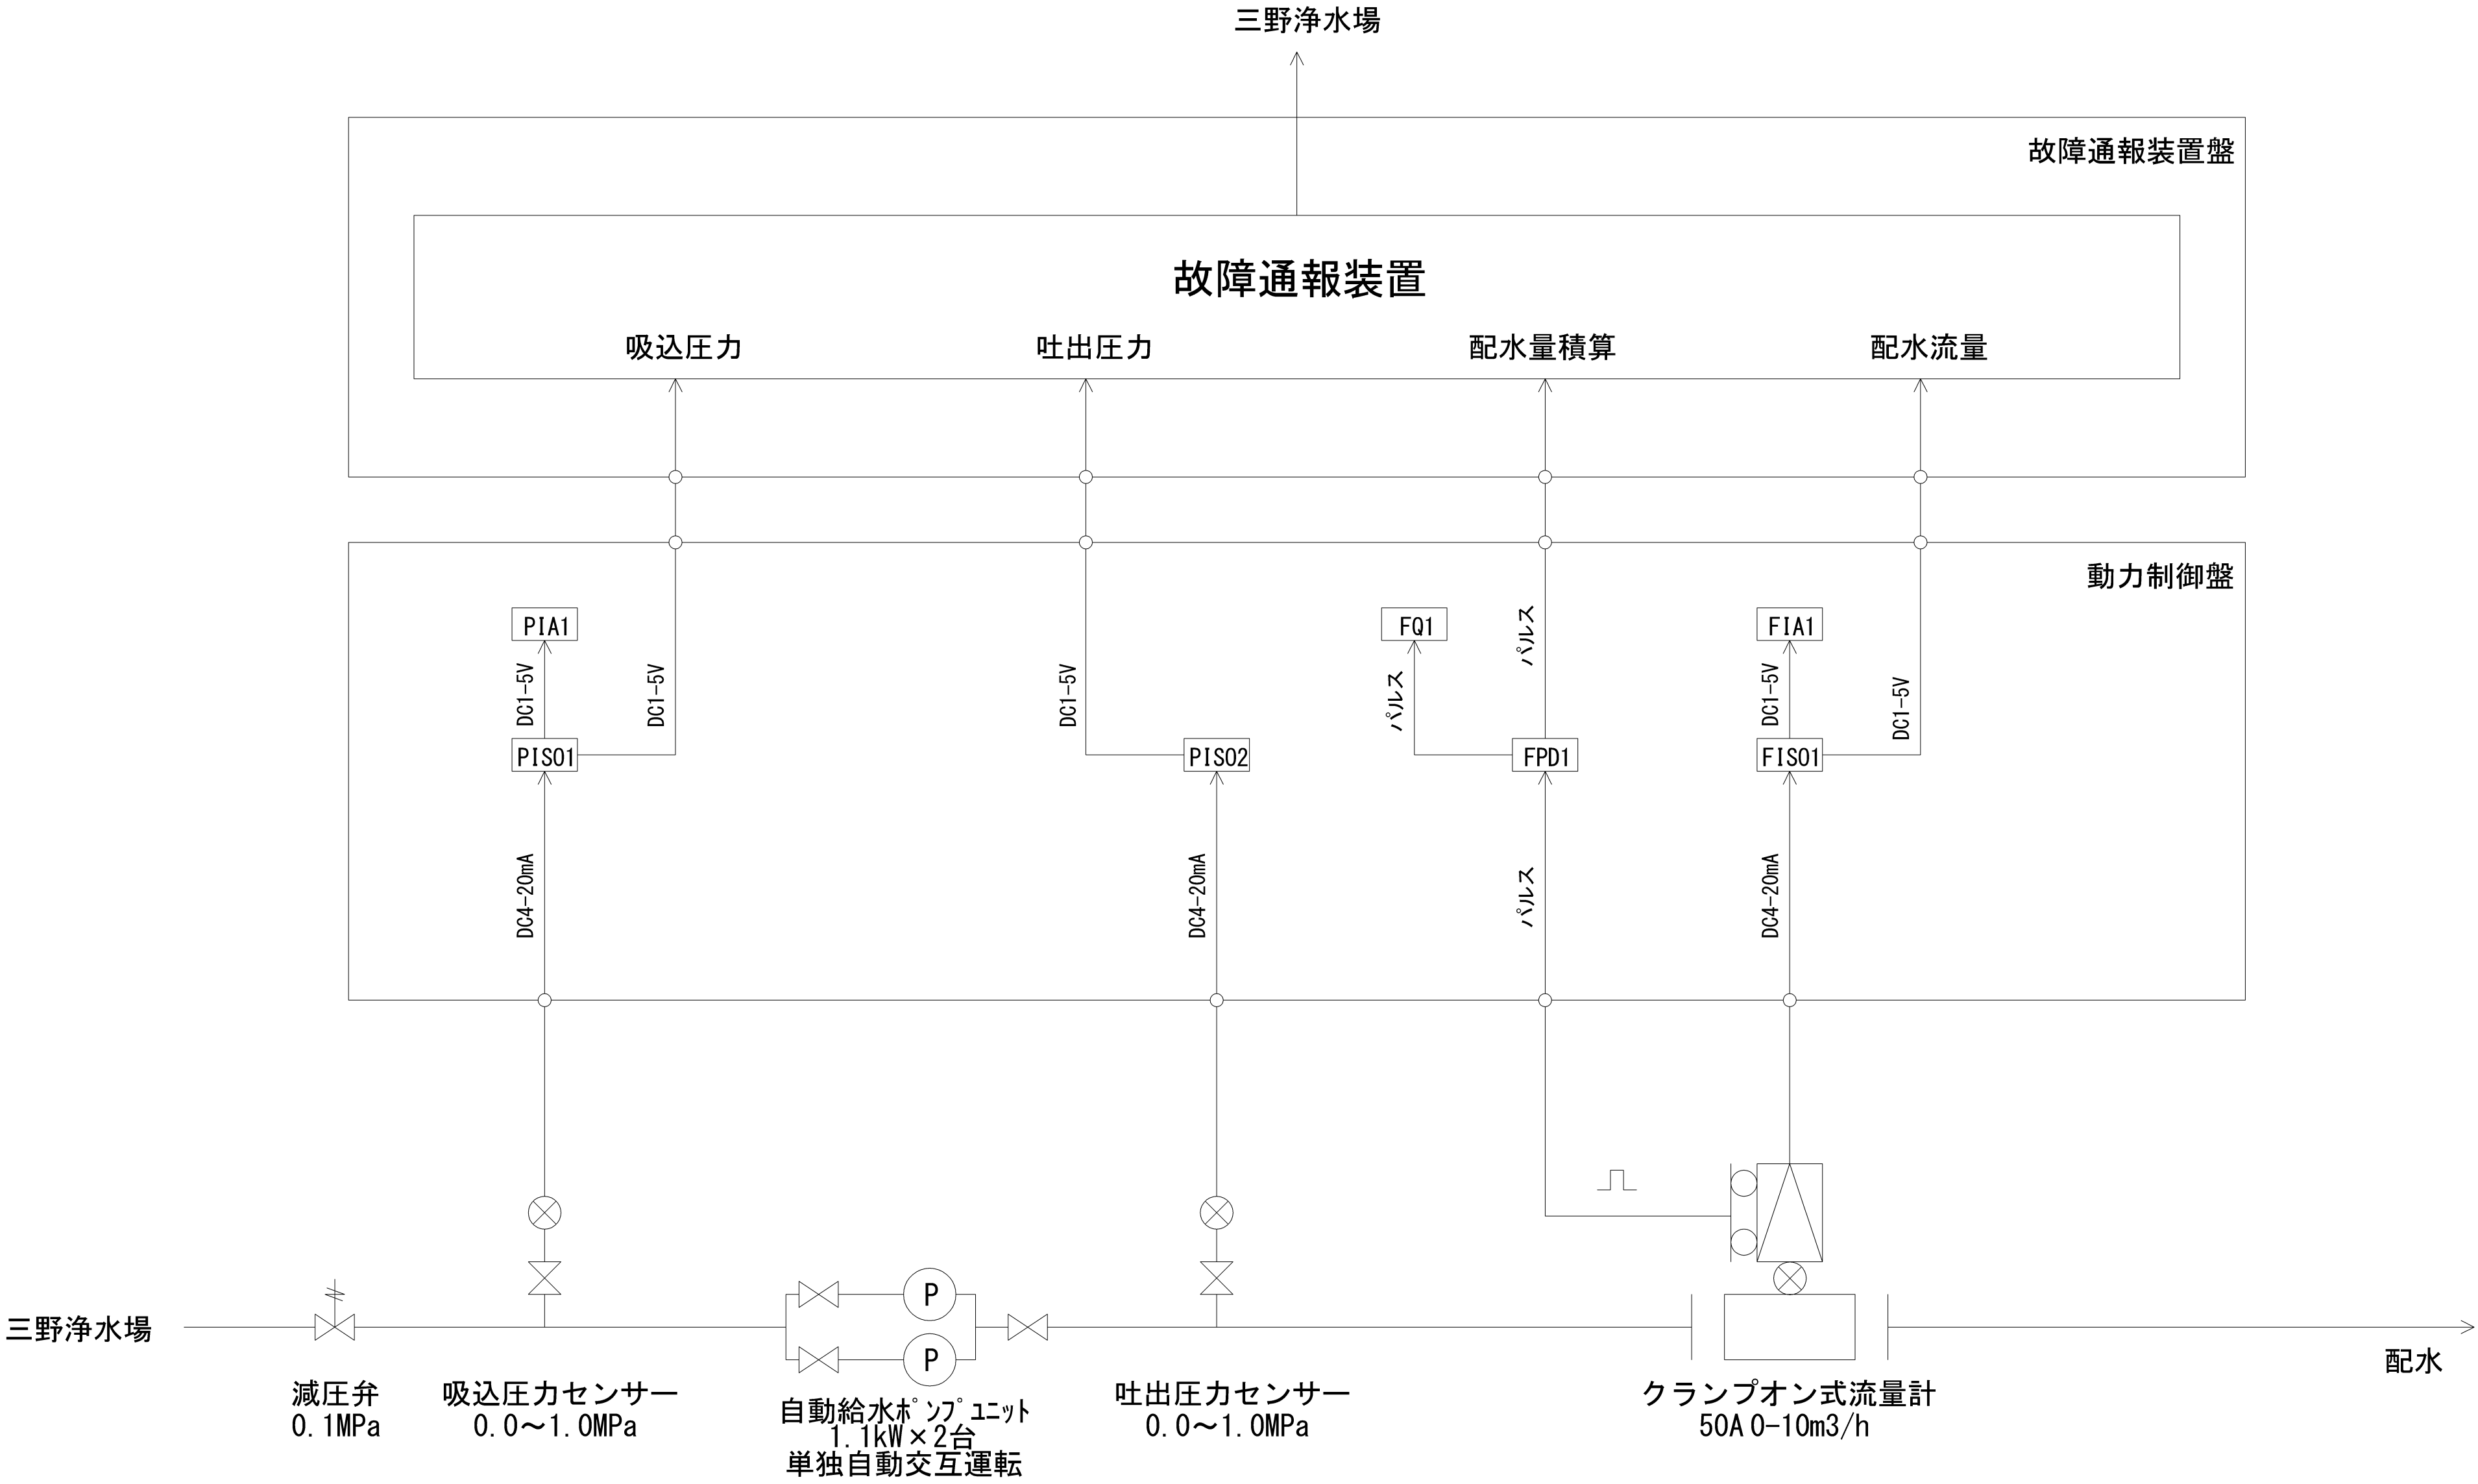

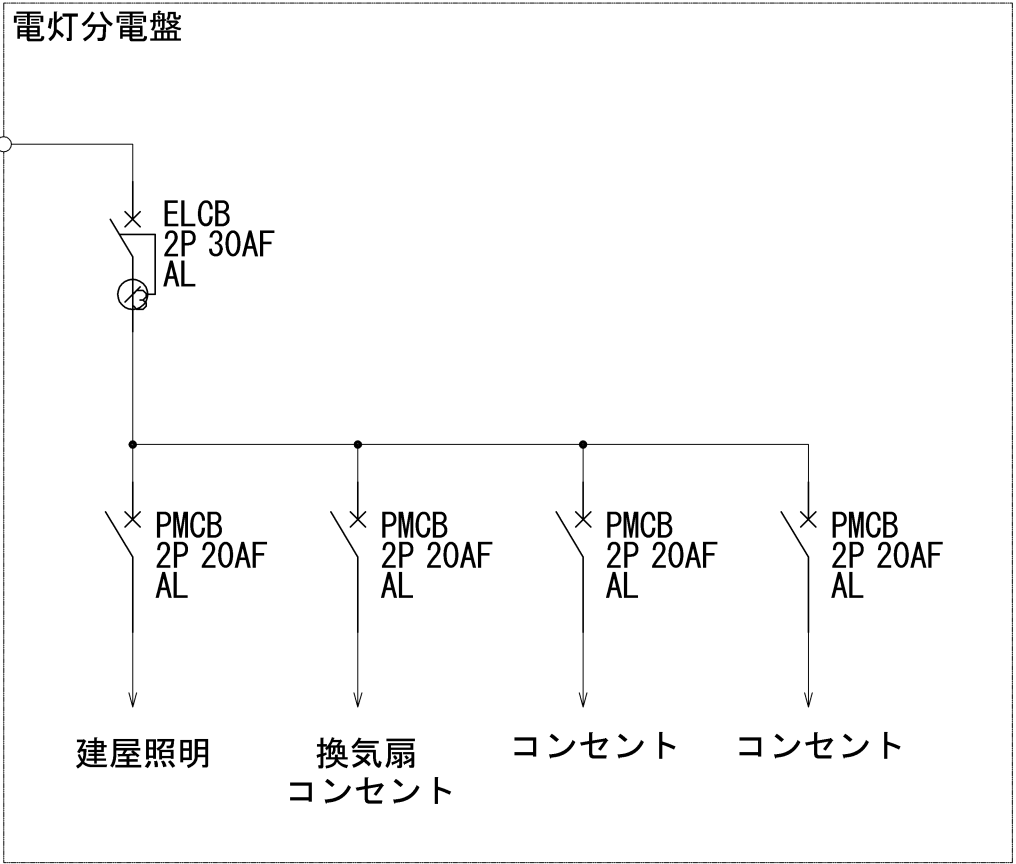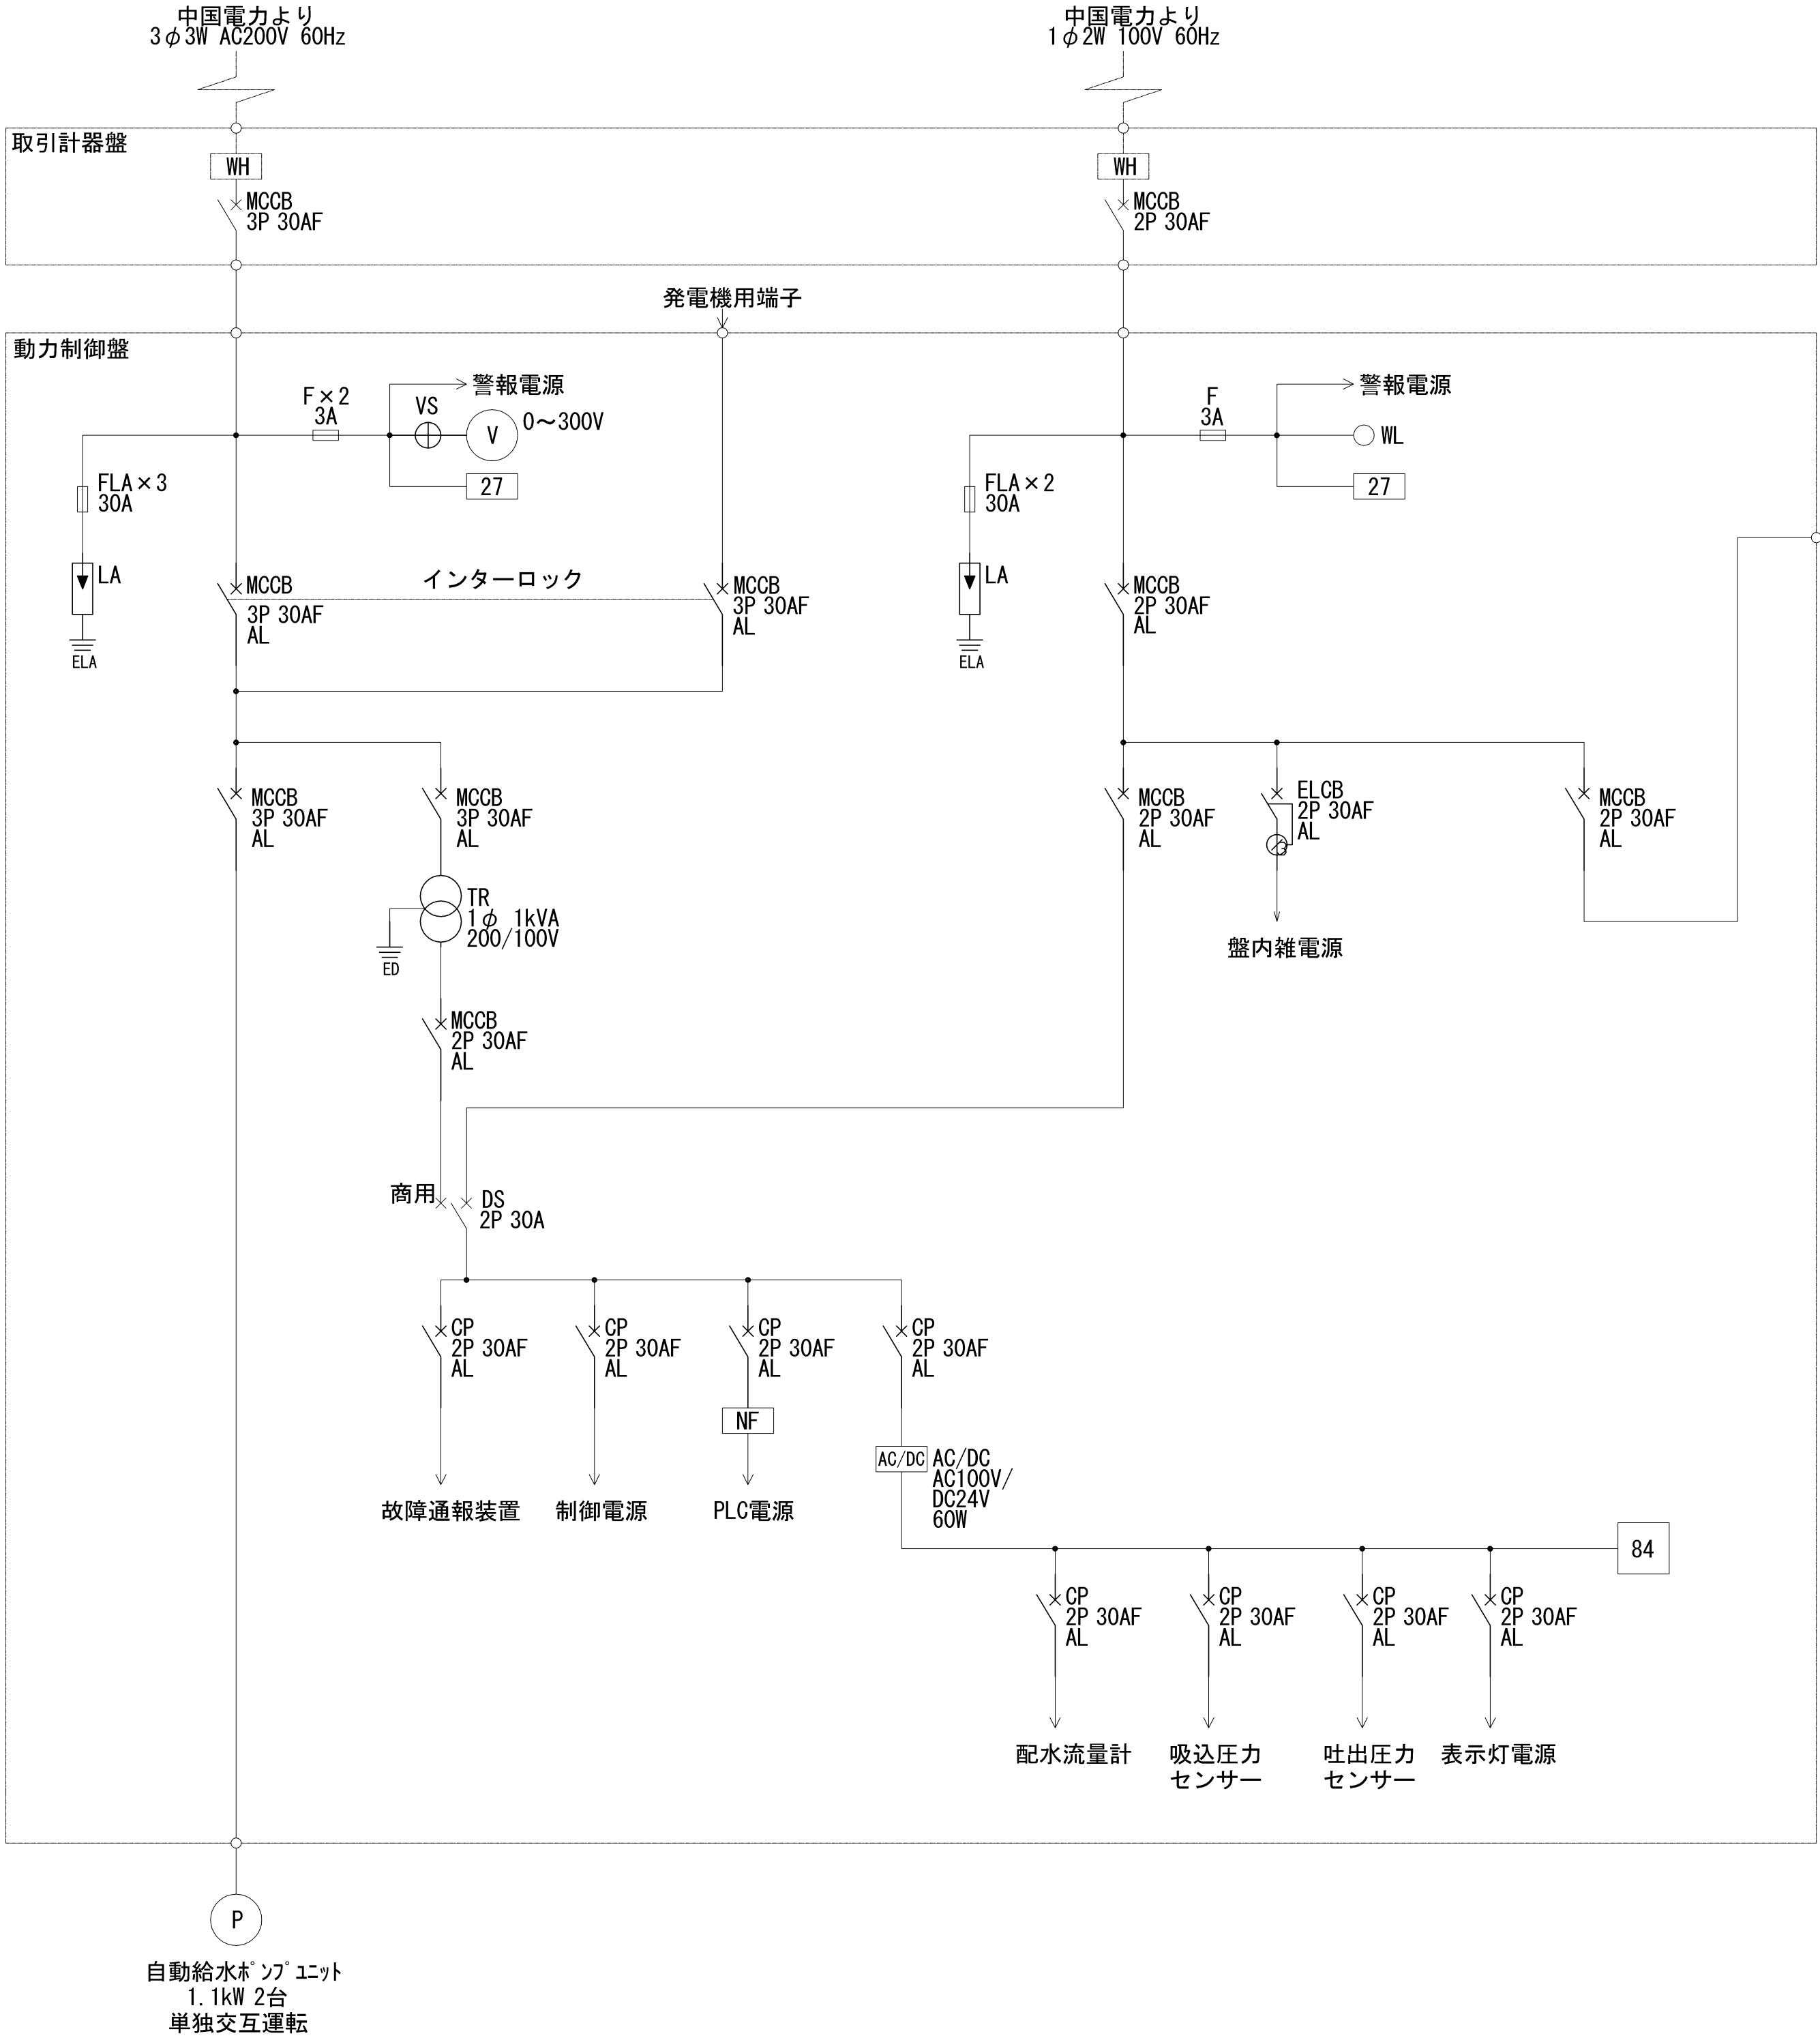

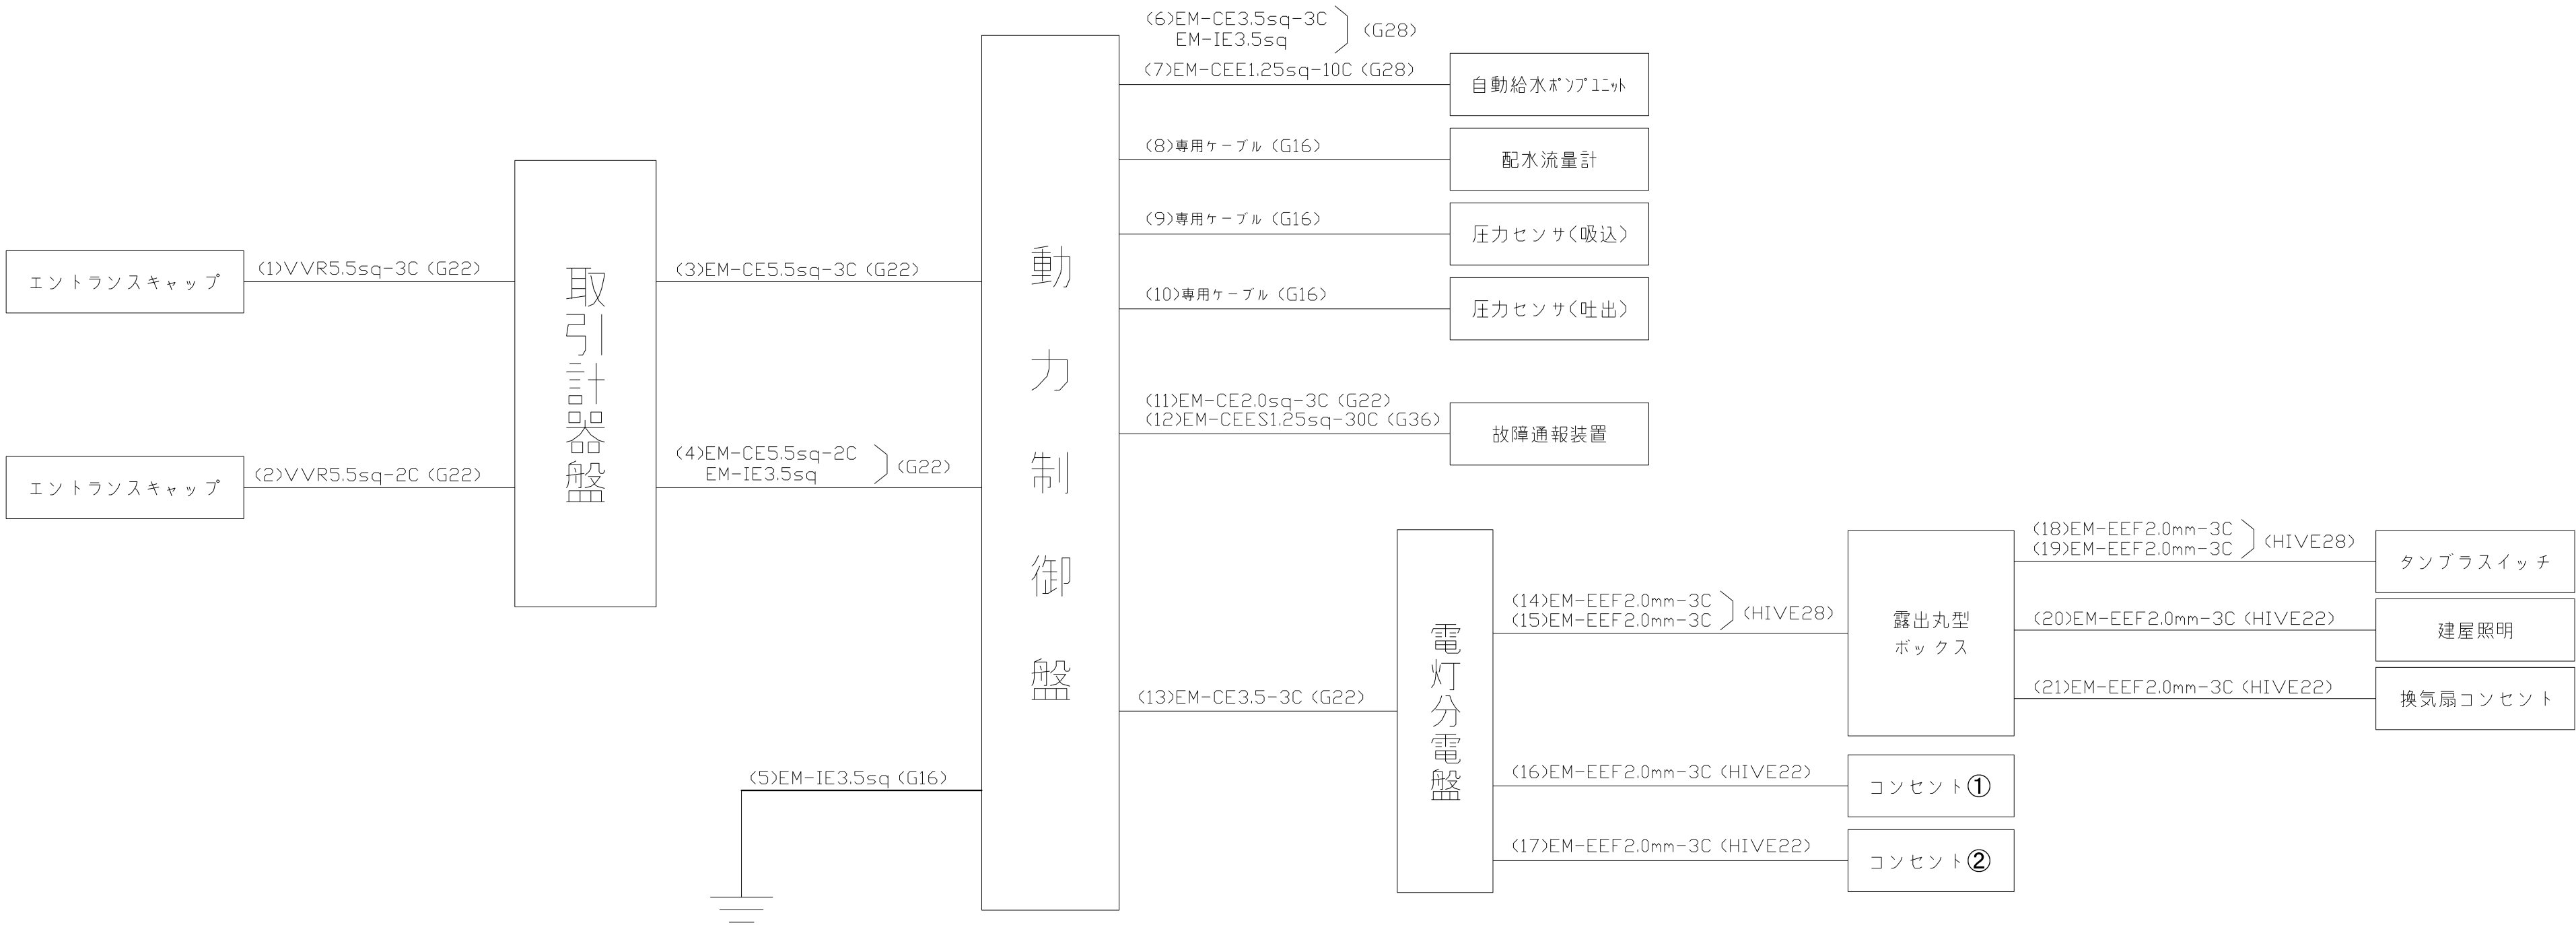

	名称	自	至	用途	備考
1	VVR5.5sq-3C (新設)	エントランスキャップ	取引計器盤	動力電源	G22 (新設)
2	VVR5.5sq-2C (新設)	エントランスキャップ	取引計器盤	電灯電源	G22 (新設)
3	EM-CE5.5sq-3C (新設)	取引計器盤	動力制御盤	動力電源	G22 (新設)
4	EM-CE5.5sq-2C、EM-IE3.5sq (新設)	取引計器盤	動力制御盤	電灯電源・アース	G22 (新設)
5	EM-IE3.5sq (新設)	接地極	動力制御盤	アース	G16 (新設)
6	EM-CE3.5sq-3C、EM-IE3.5sq (新設)	動力制御盤	自動給水ポンプユニット	ポンプ電源・アース	G28 (新設)
7	EM-CEE1.25sq-10C (新設)	動力制御盤	自動給水ポンプユニット	ポンプ状態・異常信号	G28 (新設)
8	専用ケーブル (新設)	動力制御盤	配水流量計	流量信号	G16 (新設)
9	専用ケーブル (新設)	動力制御盤	圧力(吸込)センサ	圧力信号	G16 (新設)
10	専用ケーブル (新設)	動力制御盤	圧力(吐出)センサ	圧力信号	G16 (新設)
11	EM-CE2.0sq-3C (新設)	動力制御盤	故障通報装置	電源	G22 (新設)
12	EM-CEES1.25sq-30C (新設)	動力制御盤	故障通報装置	ポンプ場設備状態・異常信号	G36 (新設)
13	EM-CE3.5sq-3C (新設)	動力制御盤	電灯分電盤	電灯電源	G22 (新設)
14	EM-EEF2.0mm-3C (新設)	電灯分電盤	露出丸型ボックス	照明電源	HIVE28 (新設)
15	EM-EEF2.0mm-3C (新設)	電灯分電盤	露出丸型ボックス	換気扇電源	HIVE28 (新設)
16	EM-EEF2.0mm-3C (新設)	電灯分電盤	コンセント①	雑電源	HIVE22 (新設)
17	EM-EEF2.0mm-3C (新設)	電灯分電盤	コンセント②	雑電源	HIVE22 (新設)
18	EM-EEF2.0mm-3C (新設)	露出丸型ボックス	タンブラスイッチ	照明電源	HIVE28 (新設)
19	EM-EEF2.0mm-3C (新設)	露出丸型ボックス	タンブラスイッチ	換気扇電源	HIVE28 (新設)
20	EM-EEF2.0mm-3C (新設)	露出丸型ボックス	建屋照明	照明電源	HIVE22 (新設)
21	EM-EEF2.0mm-3C (新設)	露出丸型ボックス	換気扇コンセント	換気扇電源	HIVE22 (新設)

伊島団地加圧ポンプ場

動力停電	電灯停電	1号ポンプ 故障	2号ポンプ 故障
吸込圧力 低	流量過大	PLC異常	補機異常
1号ポンプ 運転	2号ポンプ 運転		

